

SUNY KOREA B1F 환경개선사업

2026. 06. 15



PROJECT TITLE
SUNY KOREA B1F 환경개선사업

인천광역시 연수구 송도문화로 119-2
한국뉴욕주립대학교

DRAWING TITLE
표지

DRAWING NO. T-001
CONSULTANT -

APPROVED BY SC
DRAWN BY GC

SCALE A3 = NTS
DATE 2026.06

콜라브웍스건축사사무소+정파트너스 아키텍츠

NOTES

-
-

(주) 콜라브웍스건축사사무소

Office 02.2135.2423
Mail info@collab-works.com

■ 도면목록표

구분	도면번호	도면명	축척	비고
공통	T-001	표지	NONE	
	T-002	도면목록표	NONE	
투시도	A-001	투시도 (변경 후)	NONE	
	A-002	투시도 (변경 후)	NONE	
	A-003	투시도 (변경 후)	NONE	
	A-004	투시도 (변경 후)	NONE	
	A-005	투시도 (변경 후)	NONE	
	A-006	투시도 (변경 후)	NONE	
	A-007	투시도 (변경 후)	NONE	
	A-008	투시도 (변경 후)	NONE	
기본	DM-100	지하1층 평면도(변경 전)	A3 1/200	
	A-100	지하1층 평면도(변경 후)	A3 1/200	
	W-100	지하1층 벽체레이아웃	A3 1/200	
	F-100	지하1층 바닥 평면도	A3 1/200	
천장	A-120	지하1층 천장평면도	A3 1/200	
마감	A-200	지하1층 실내재료마감표	NONE	
실내	A-300	지하1층 실내전개도 레이아웃	A3 1/200	
	A-301	지하1층 실내전개도	A3 1/50	
	A-302	지하1층 실내전개도	A3 1/50	
	A-303	지하1층 실내전개도	A3 1/50	
	A-304	지하1층 실내전개도	A3 1/100	
	A-305	지하1층 실내전개도	A3 1/50	
	A-306	지하1층 실내전개도	A3 1/50	
	A-307	지하1층 실내전개도	A3 1/50	
	A-308	지하1층 실내전개도	A3 1/50	
	A-309	지하1층 실내전개도	A3 1/50	
	A-310	지하1층 실내전개도	A3 1/50	
	A-311	지하1층 실내전개도	A3 1/50	
	A-312	지하1층 실내전개도	A3 1/50	
	A-313	지하1층 실내전개도	A3 1/100	
A-314	지하1층 실내전개도	A3 1/50		

구분	도면번호	도면명	축척	비고
상세	A-400	벽체 상세도	A3 1/10	
	A-401	벽체 상세도 및 기타상세도	A3 1/10	
도어	A-700	도어 및 창호 일람표	1/100	
전기 소방 통신	EE-101	지하1층 전등설비 평면도(변경전)	A3 1/200	
	EE-102	지하1층 전열설비 평면도(변경전)	A3 1/200	
	EE-103	지하1층 전등설비 평면도(변경후)	A3 1/200	
	EE-104	지하1층 전열설비 평면도(변경후)	A3 1/200	
	ET-101	지하1층 정보통신설비 평면도(변경전)	A3 1/200	
	ET-102	지하1층 전광방송설비 평면도(변경전)	A3 1/200	
	ET-103	지하1층 정보통신설비 평면도(변경후)	A3 1/200	
	ET-104	지하1층 전광방송설비 평면도(변경후)	A3 1/200	
	EF-101	지하1층 자동화재탐지설비 평면도(변경전)	A3 1/200	
	EF-102	지하1층 유도등설비 평면도(변경전)	A3 1/200	
	EF-103	지하1층 자동화재탐지설비 평면도(변경후)	A3 1/200	
	EF-104	지하1층 유도등설비 평면도(변경후)	A3 1/200	
MF-101	지하1층 소화배관설비 평면도(변경전)	A3 1/200		
MF-102	지하1층 공조배관설비 평면도(변경전)	A3 1/200		
MF-103	지하1층 소화배관설비 평면도(변경후)	A3 1/200		
MF-104	지하1층 공조배관설비 평면도(변경후)	A3 1/200		



PROJECT TITLE
SUNY KOREA B1F 환경개선사업

인천광역시 연수구 송도문화로 119-2
한국뉴욕주립대학교

DRAWING TITLE
도면 목록표

DRAWING NO. T-002
CONSULTANT -

APPROVED BY SC
DRAWN BY GC

SCALE A3 = NTS
DATE 2026.06

콜라브웍스건축사사무소+정파트너스 아키텍츠

NOTES

-
-

(주) 콜라브웍스건축사사무소


Office 02.2135.2423
Mail info@collab-works.com




01 주출입구
B101



02 주출입구
B101

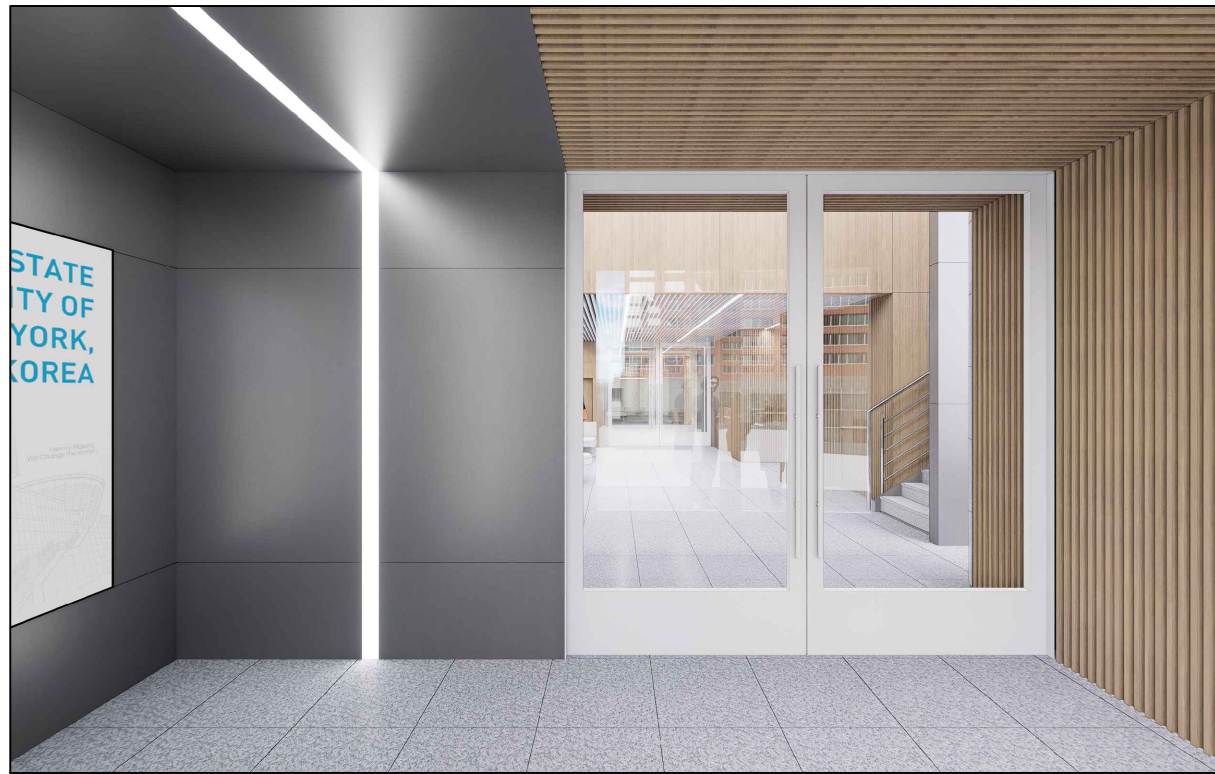

03 주출입구 방풍실
B101

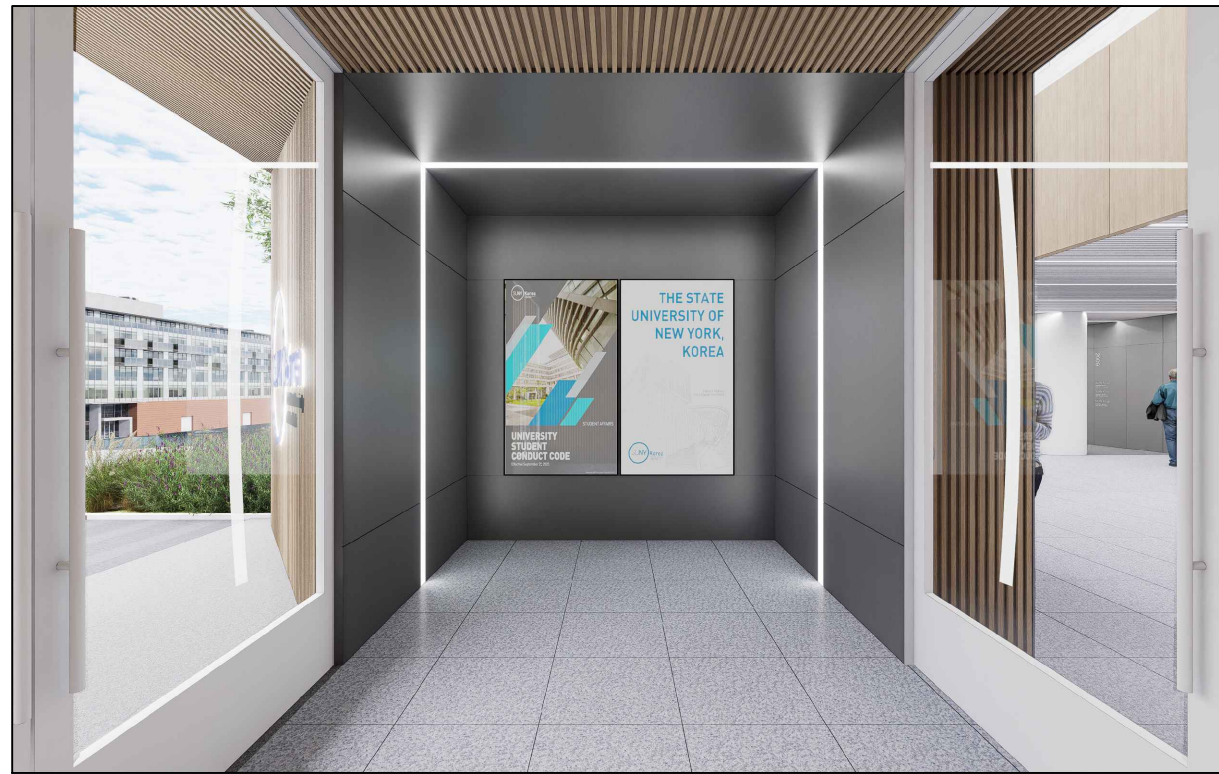

04 주출입구 방풍실
B101



01 로비
B102



02 로비
B102



03 로비
B102




04 로비
B102



01 미팅존
B103




02 미팅존
B103

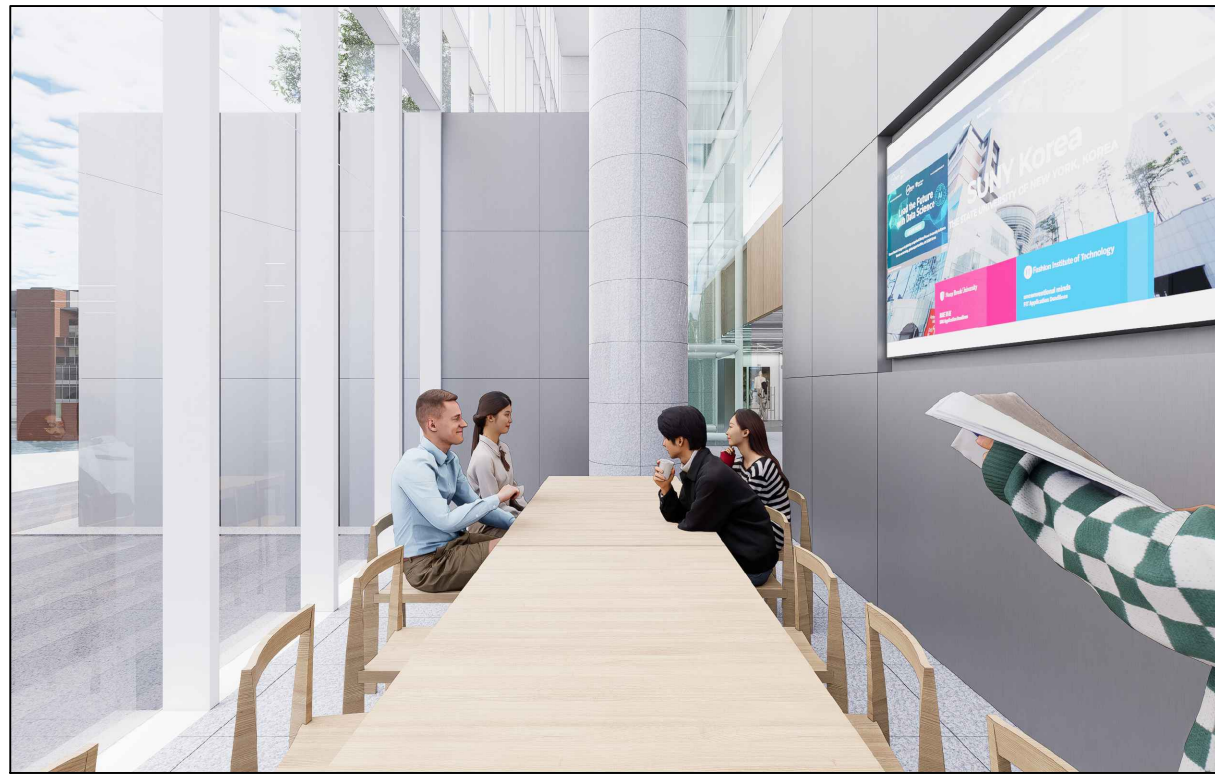

03 미팅존
B103



04 침착 좌석
B106

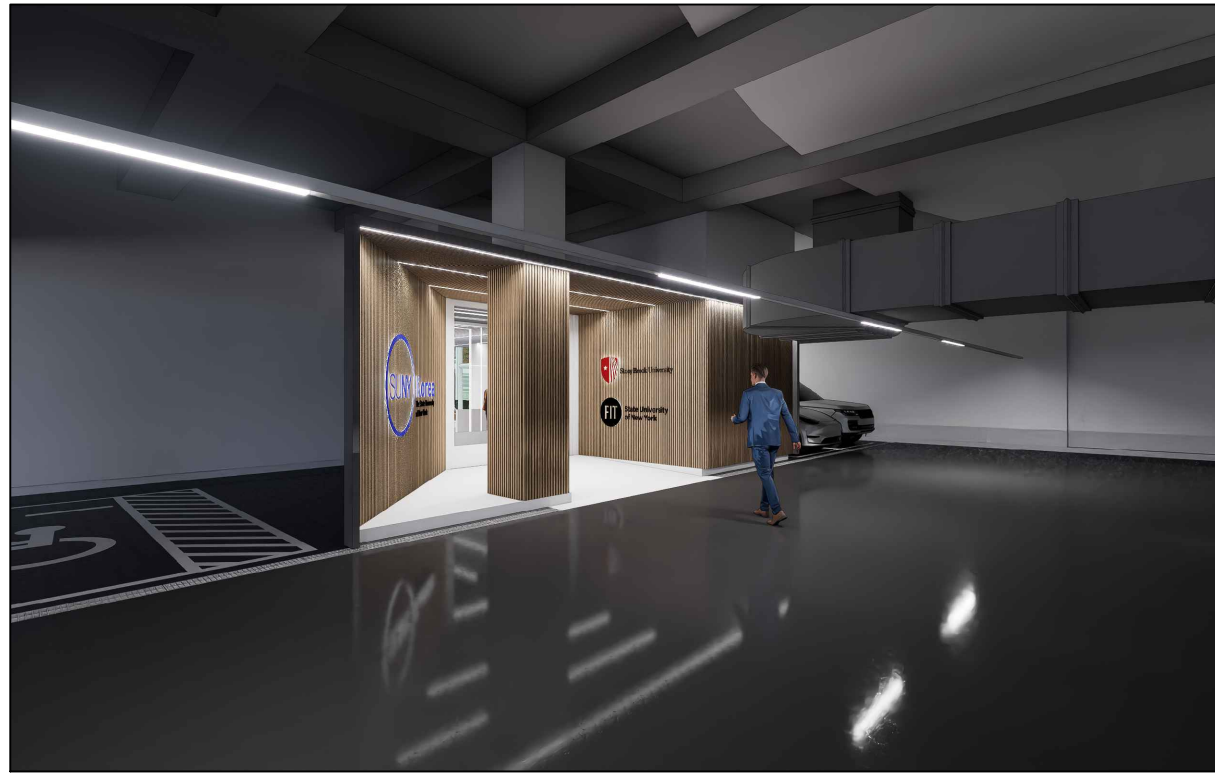

01 부출입구 방풍실
B105




02 부출입구 방풍실
B105



03 부출입구 로비
B102




04 라운지
B104

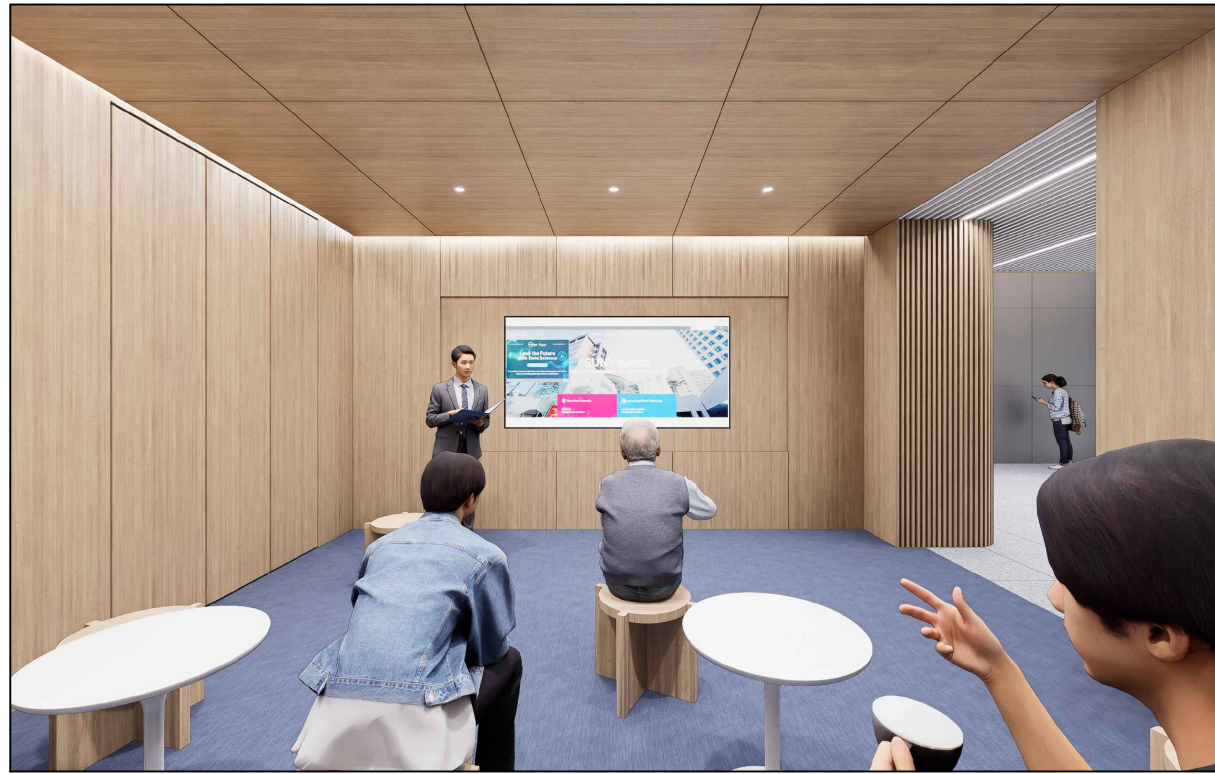

01 라운지
B104



02 라운지
B104

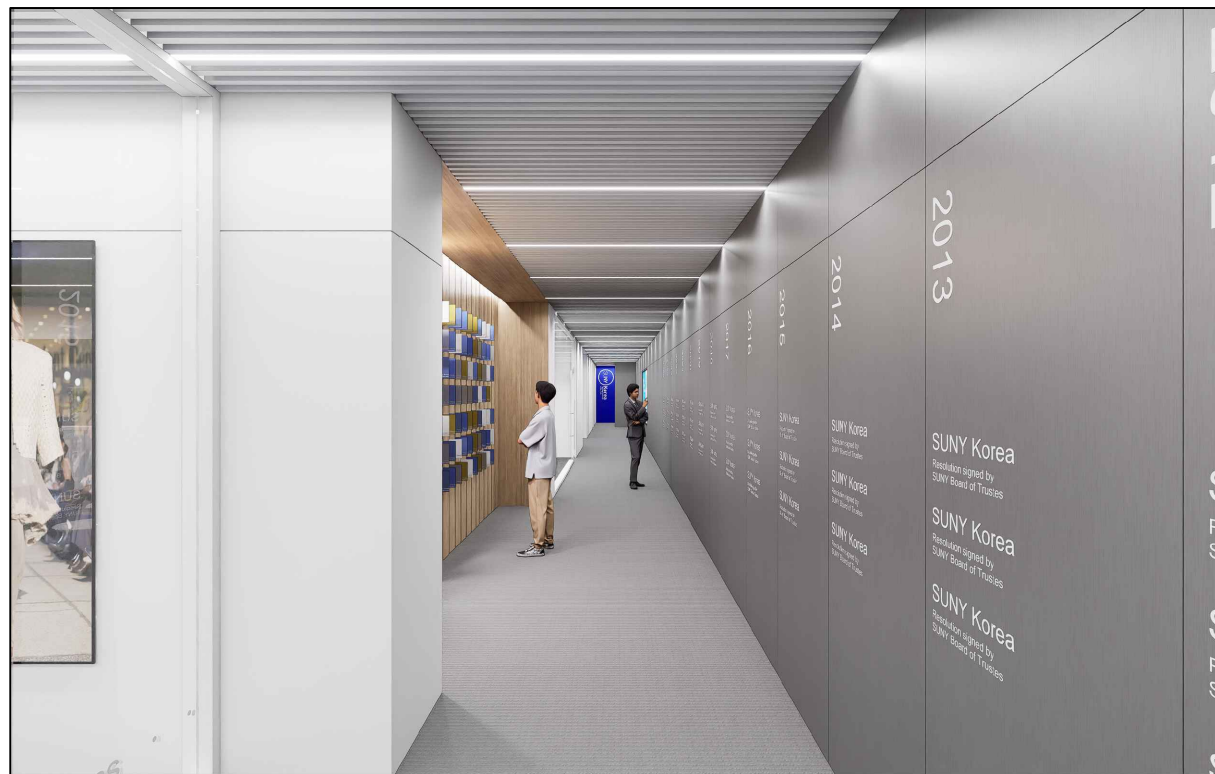

03 복도
B113



04 복도
B113




01 리셉션
B107




02 리셉션
B107



03 입학처 사무실
B112

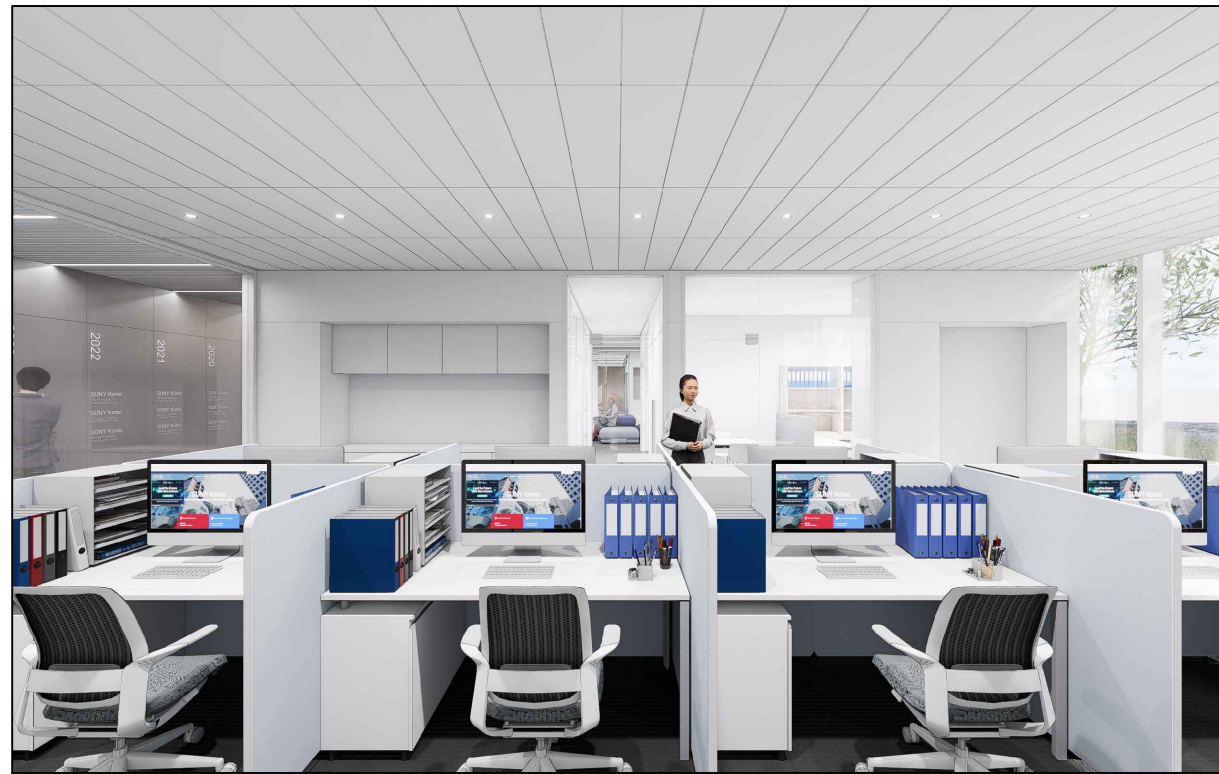

04 입학처 사무실
B112

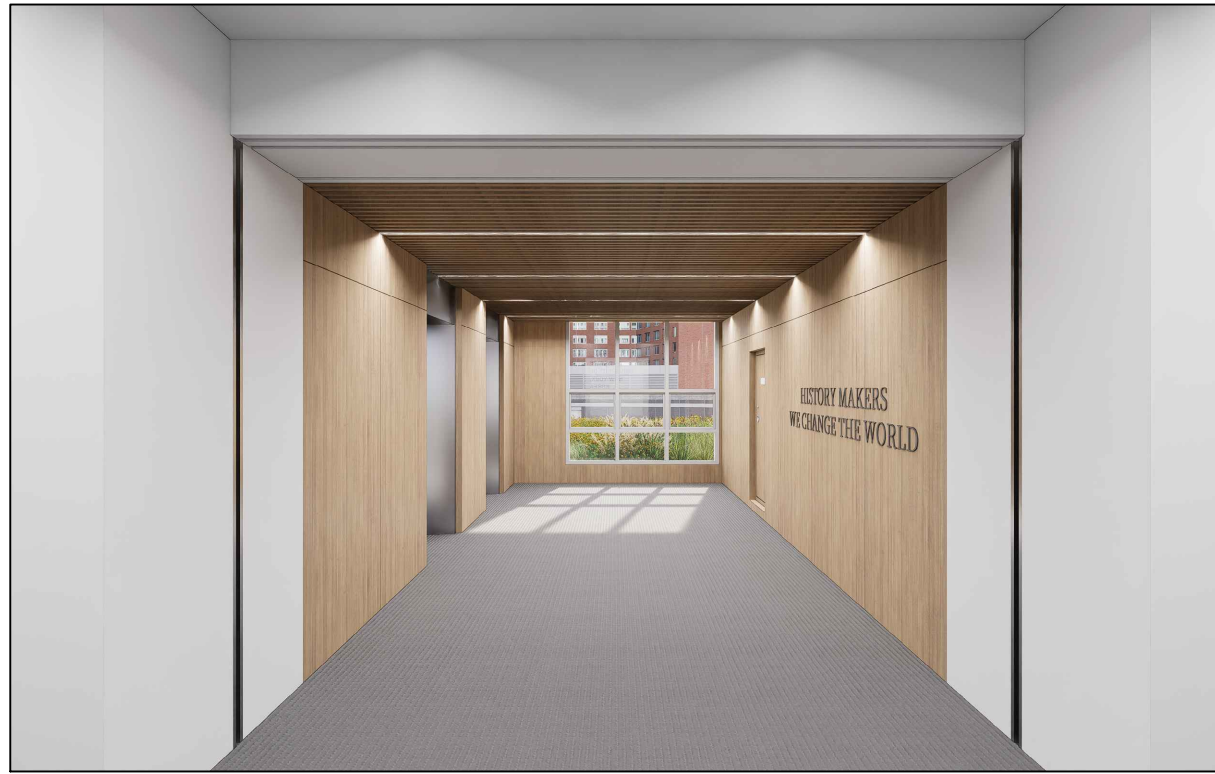


01 엘리베이터 홀
B114




02 엘리베이터 홀
B114





03 엘리베이터 홀
B114

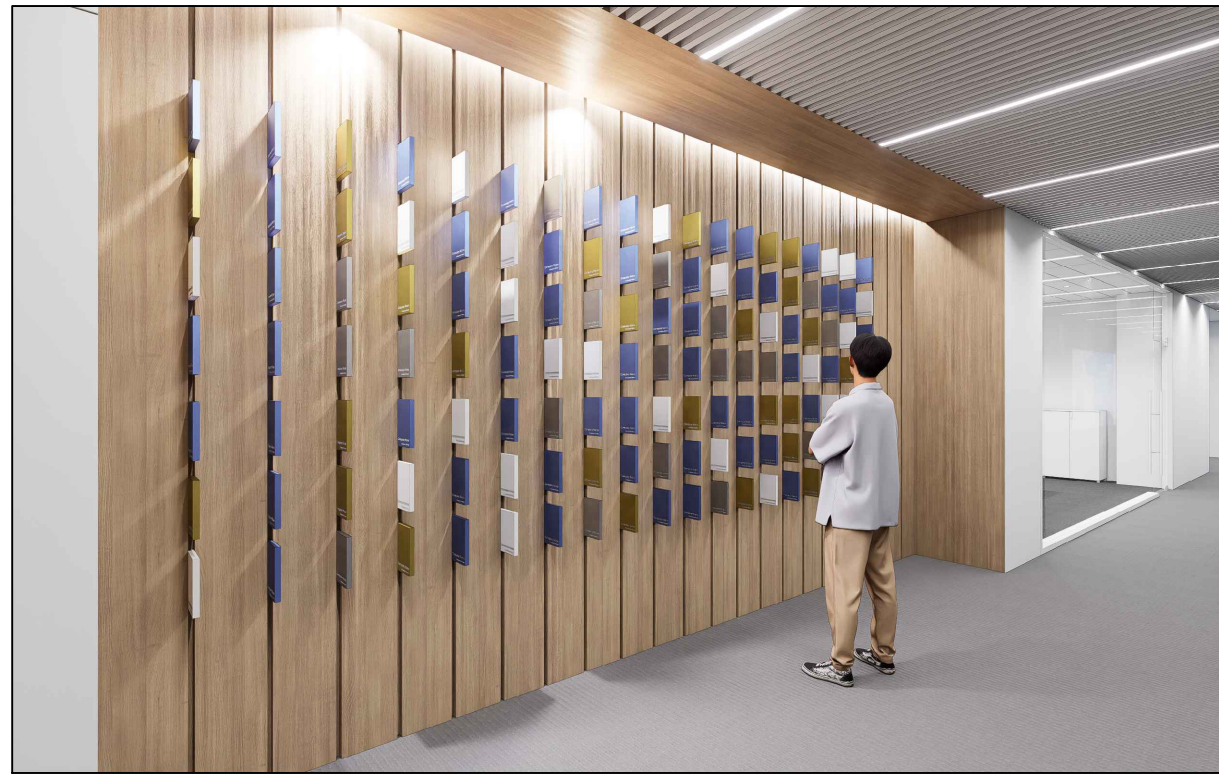



04 복도_Donor Wall
B113

 


01 입학처 복도
B107

 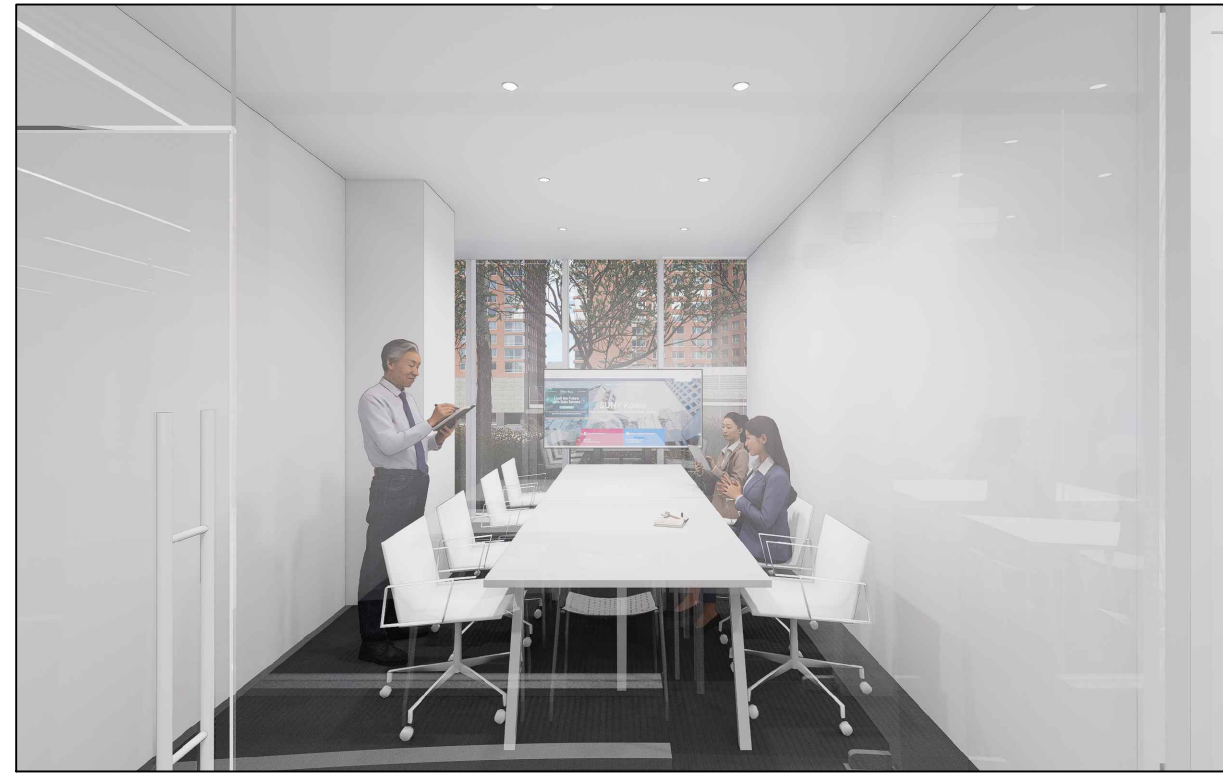

02 회의실
B108

 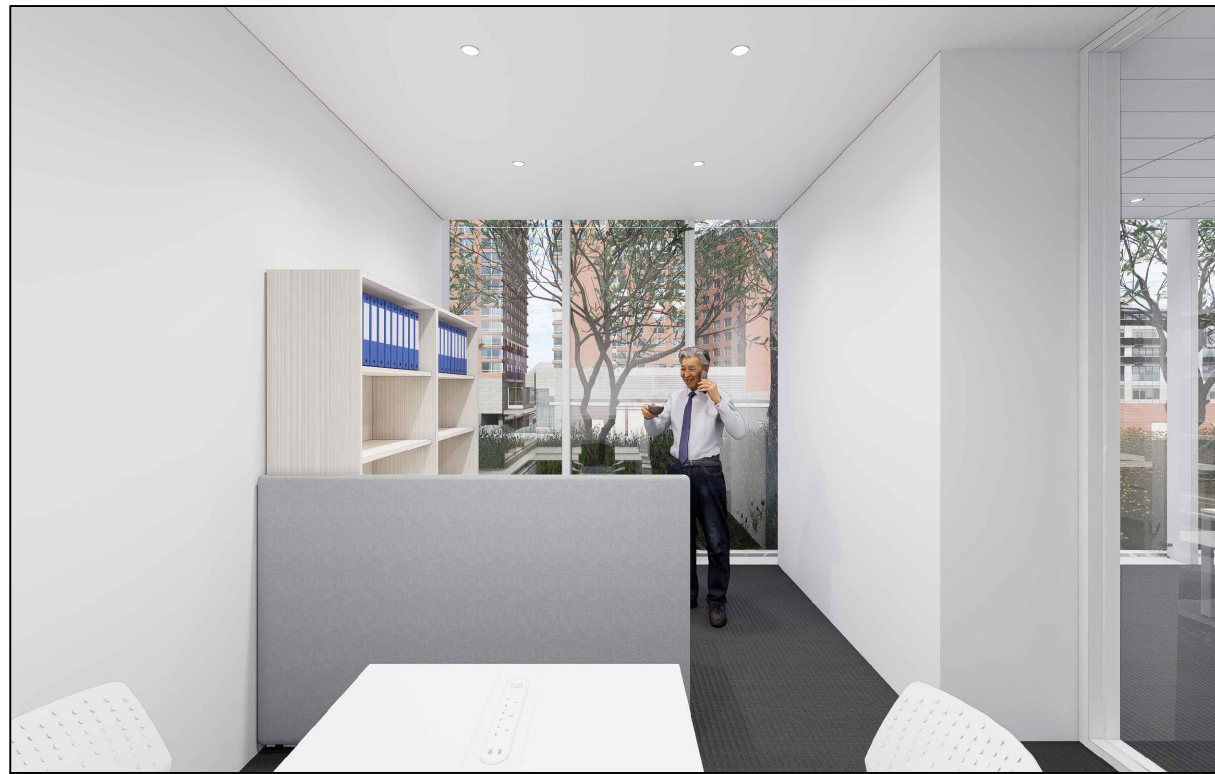


03 처장실
B109

 

04 상담실2
B111

구분	내용
●	지문리더 보안장치 (세콤)
○	버튼식 개폐장치 (세콤)

NOTE : 높이 및 위치는 실내전개도 참조

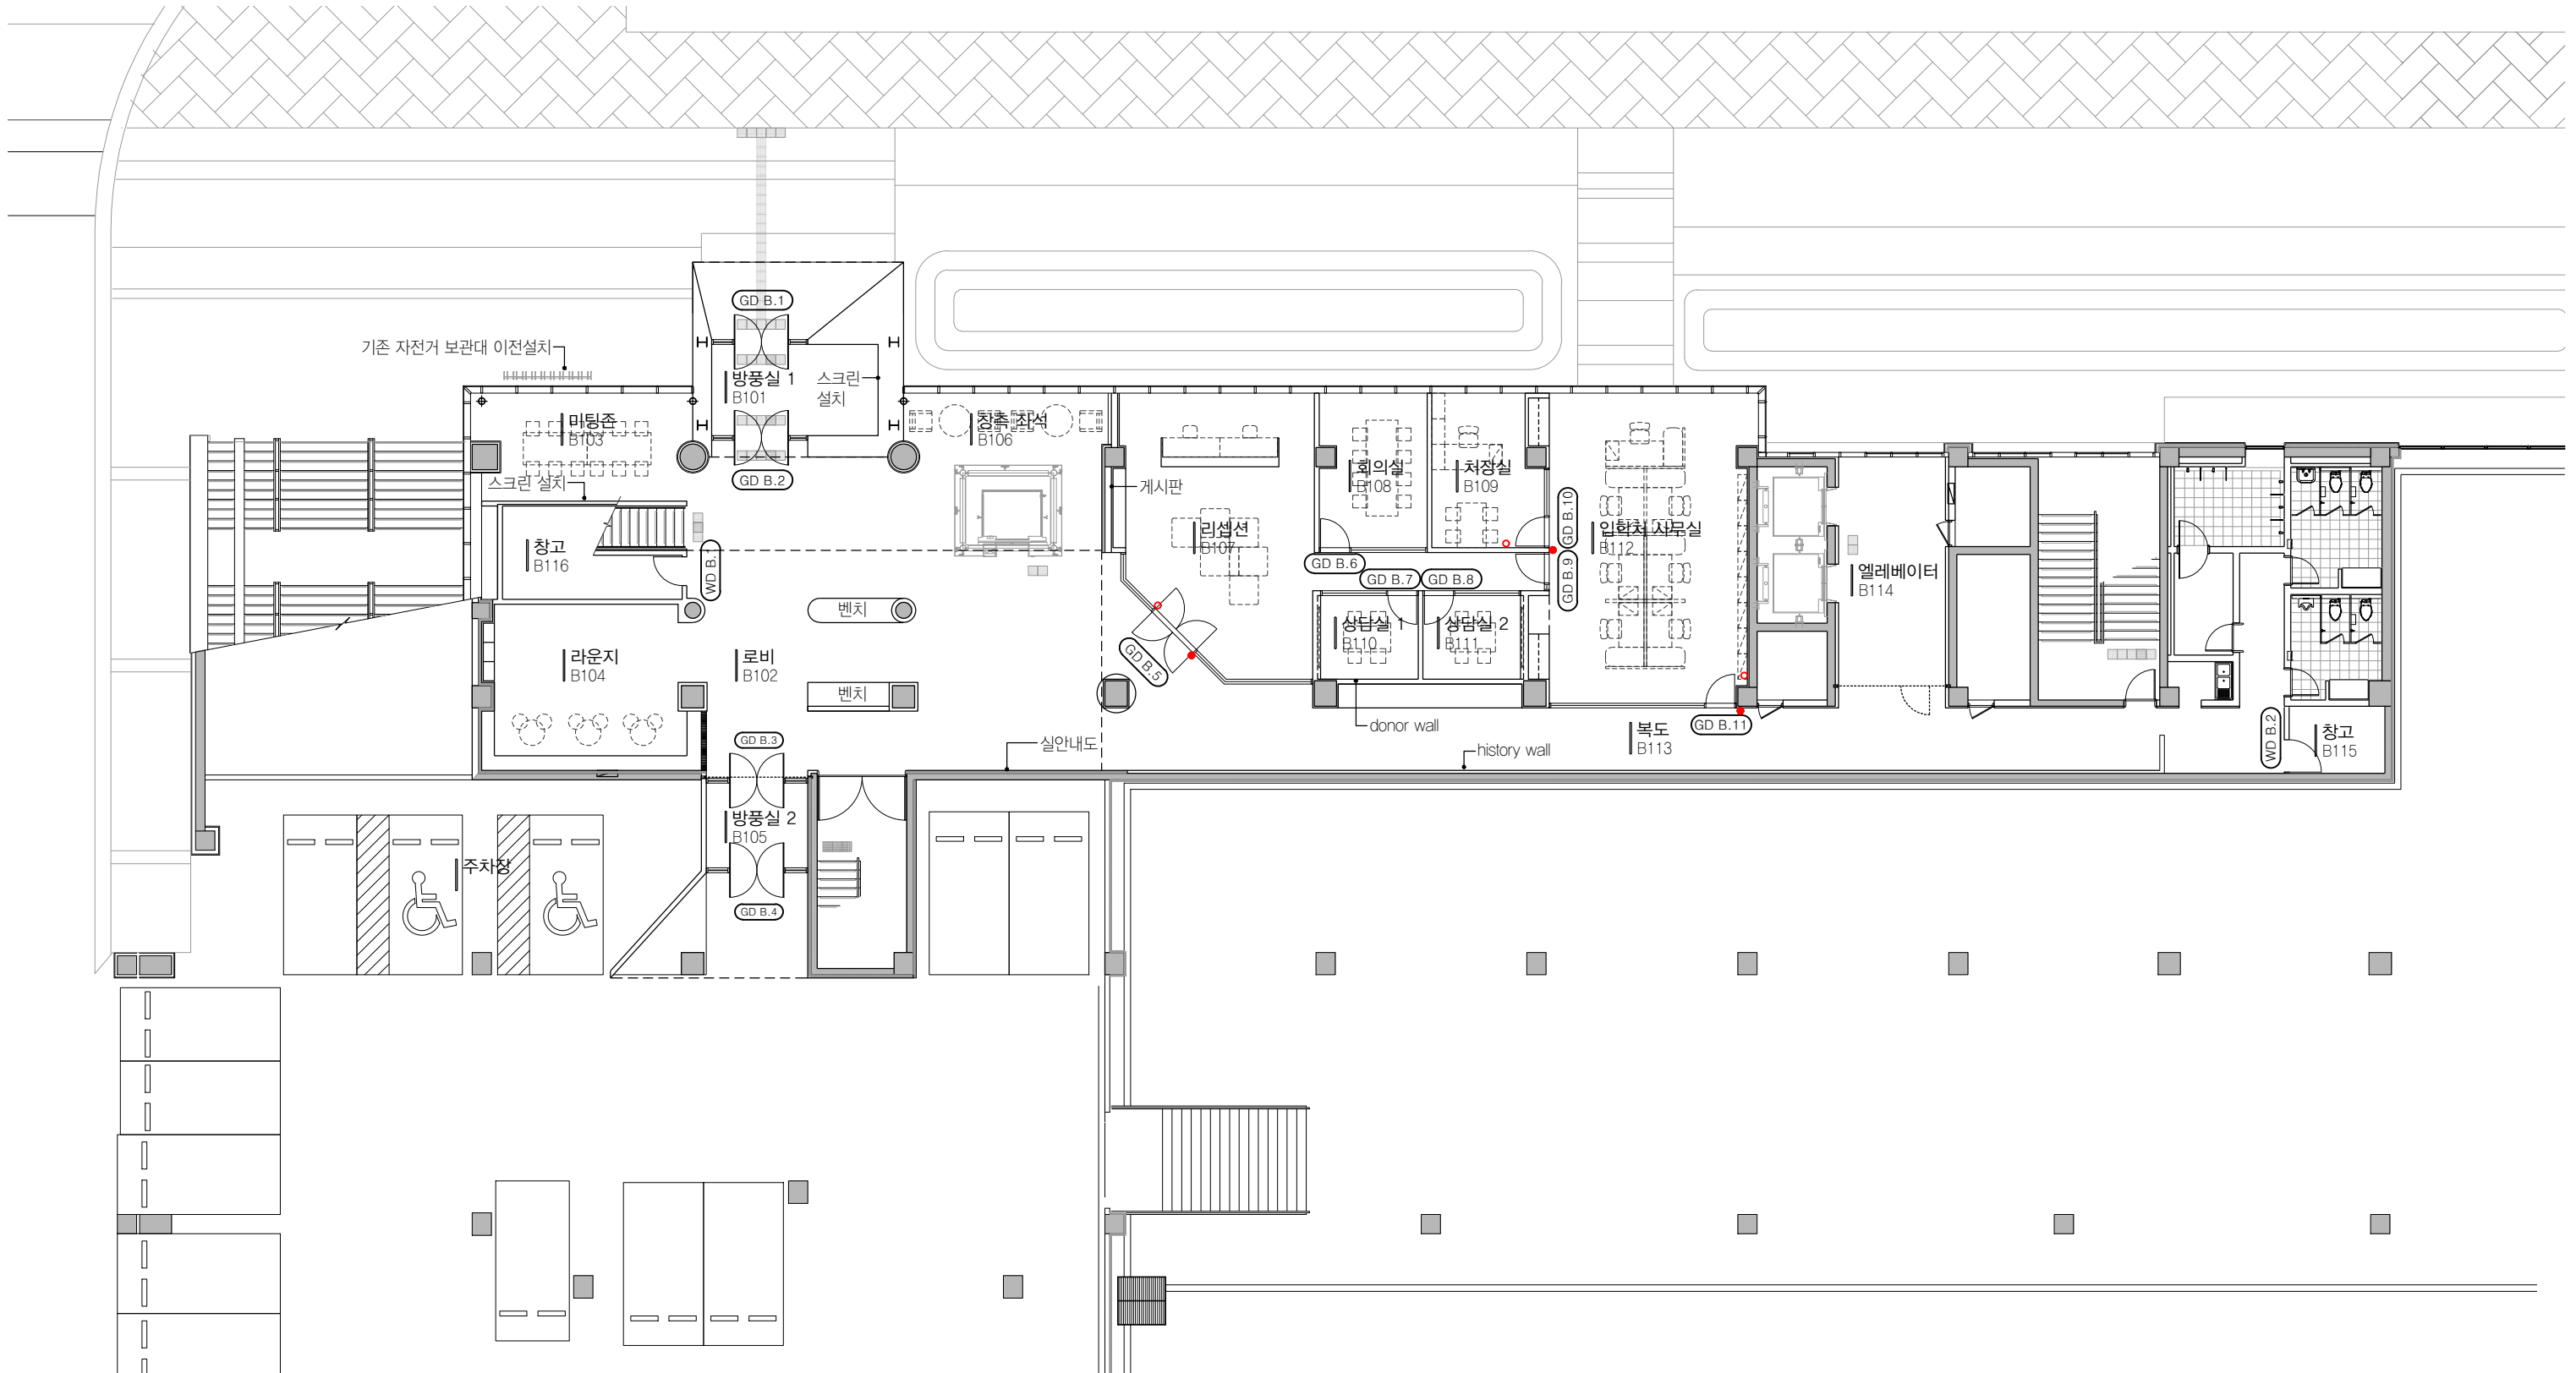

PROJECT TITLE
SUNY KOREA B1F 환경개선사업

인천광역시 연수구 송도문화로 119-2
한국뉴욕주립대학교

DRAWING TITLE
지하 1층 평면도 (변경 후)

DRAWING NO. A-101
CONSULTANT CONSULTANTNAME

APPROVED BY SC
DRAWN BY GC


SCALE A3=1:200
DATE 2026.05

콜라브웍스건축사사무소+정파트너스 아키텍츠

NOTES
-
-

(주) 콜라브웍스건축사사무소


Office 02.2135.2423
Mail info@collab-works.com

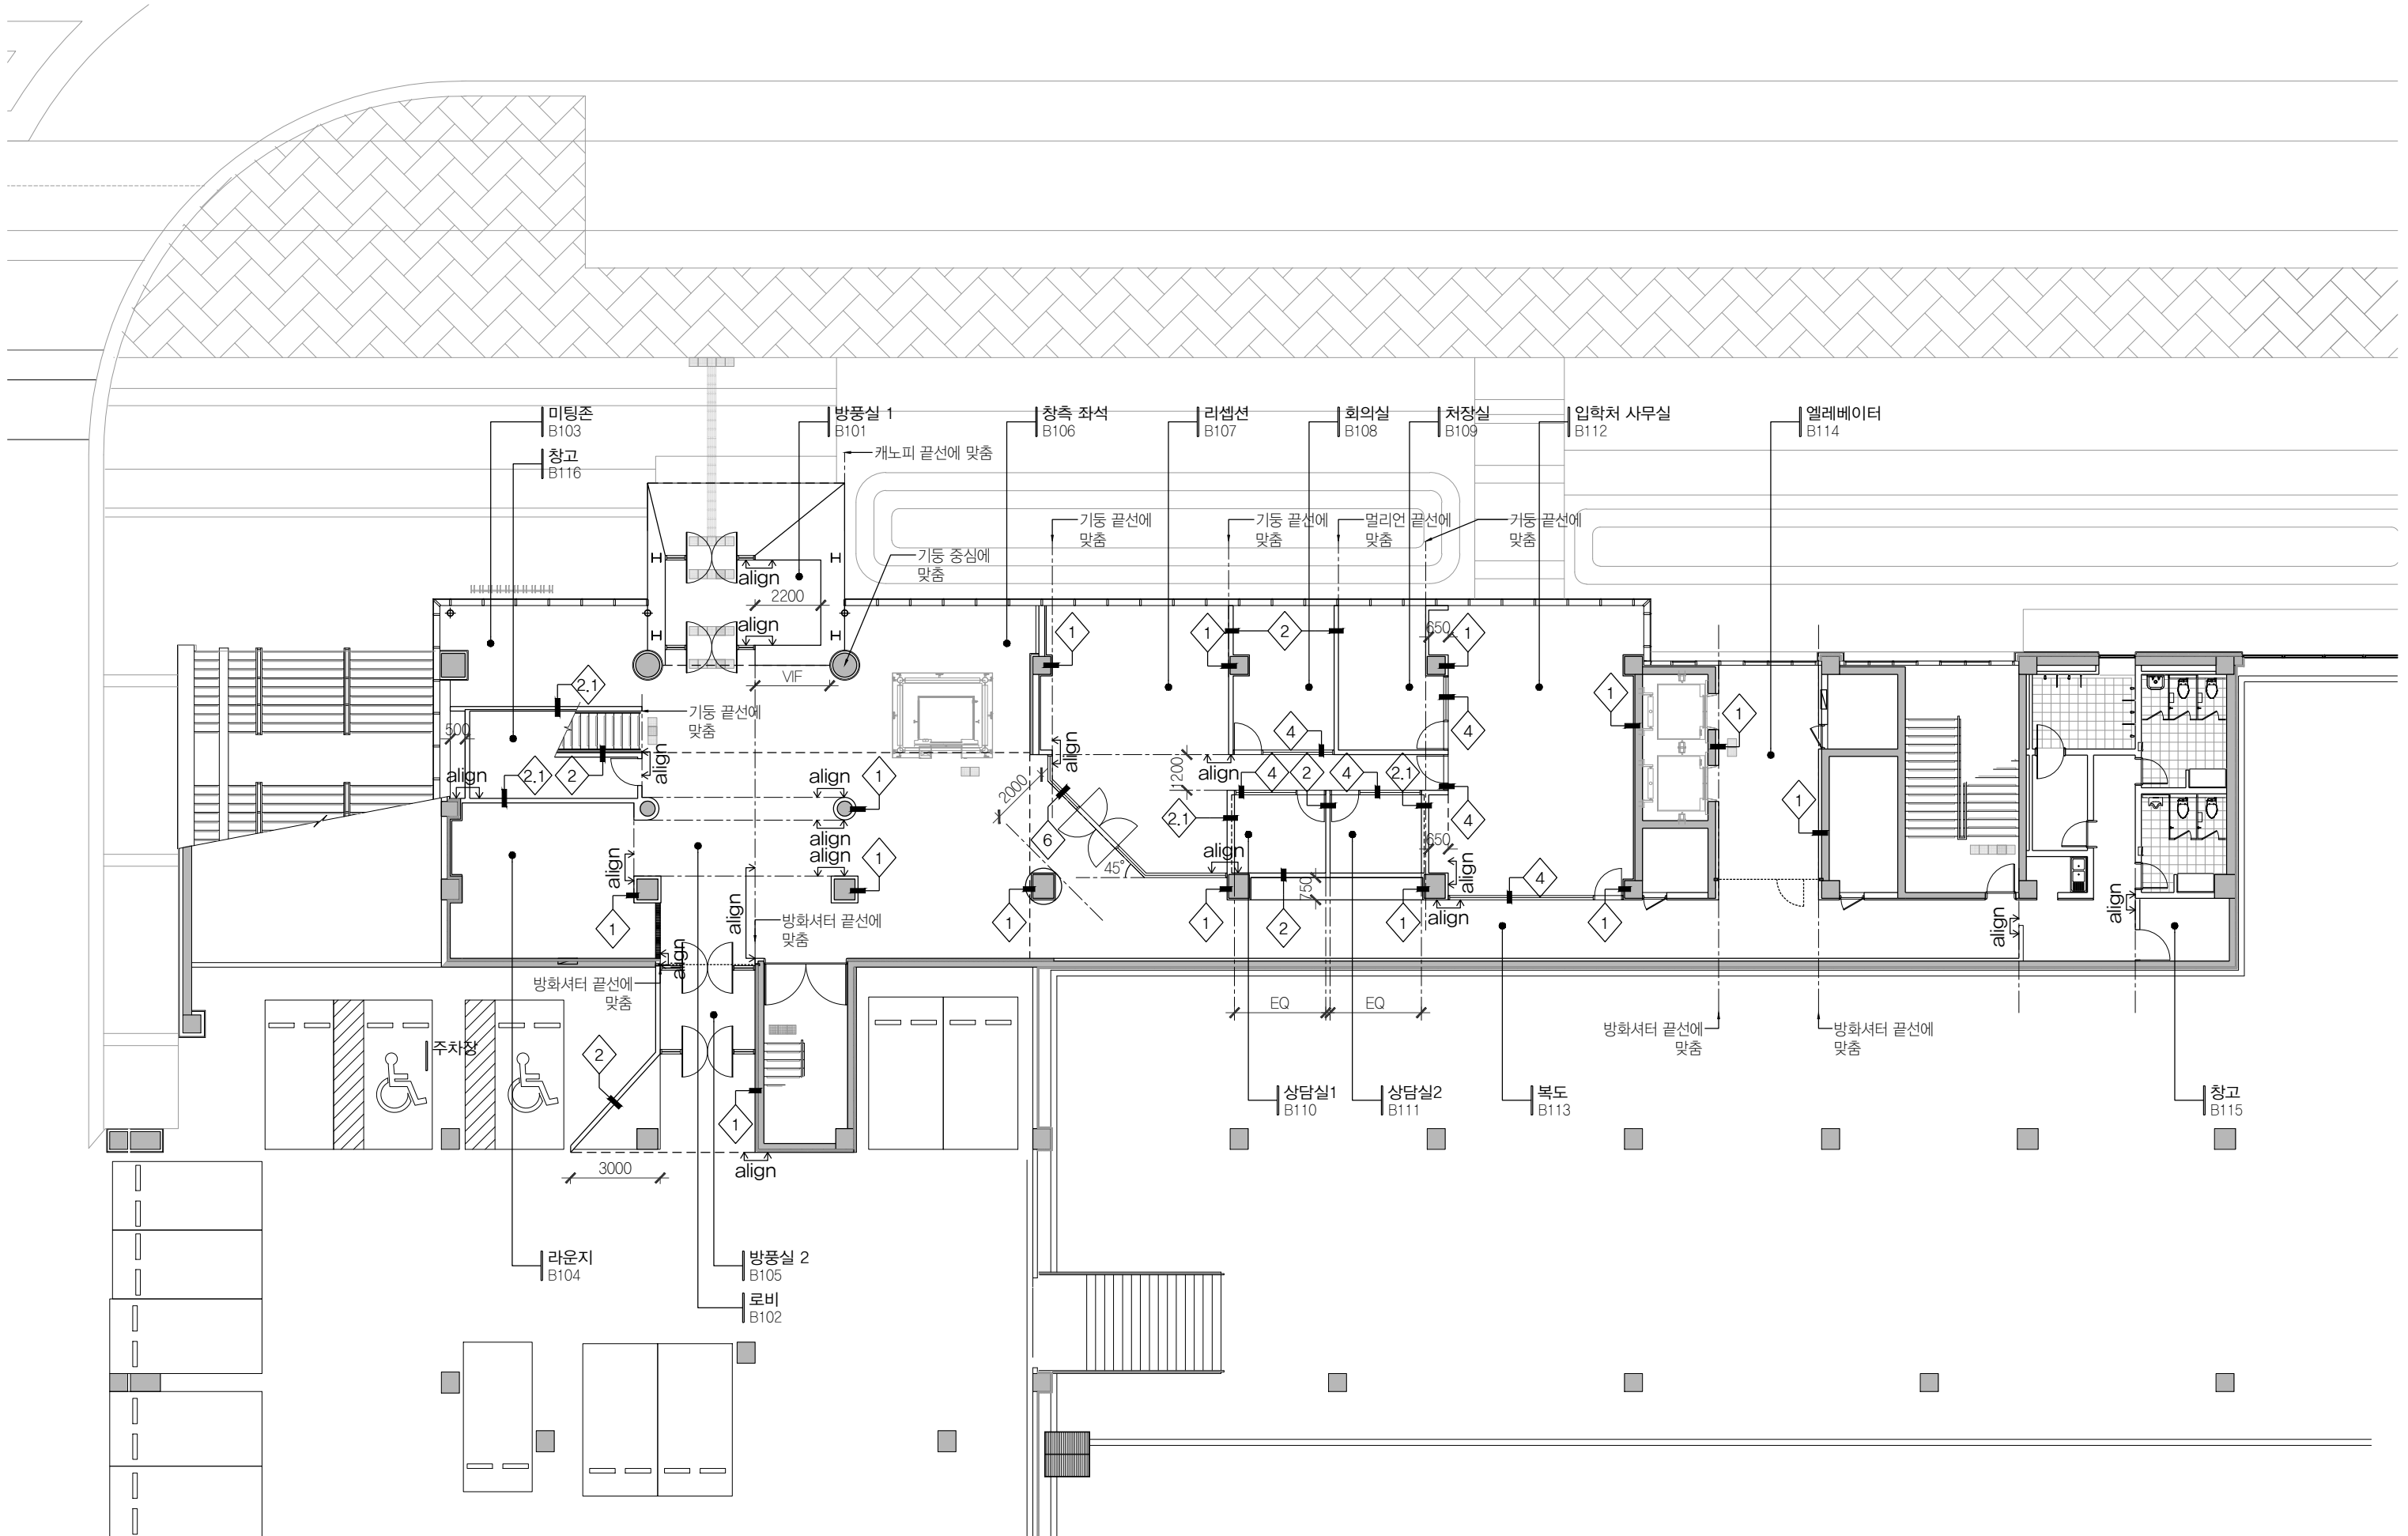

구분	사진	제품명	위치	수량	비고
F00		기존 화강석 바닥 혼드 마감	복도, 공용공간 (도면참조)		
F01		FORBO 모듈업 4211 light grey canyon	복도, 공용공간 (도면참조)	도면참조	포보코리아 주식회사 이강산(국내영업팀장) 010-2307-0221
F02		FORBO 모듈업 4209 medium grey canyon	사무실 (도면참조)	도면참조	

구분	사진	제품명	위치	수량	비고
F03		FORBO 테세라 Basis Pro 4356 Mid Blue	라운지 (도면참조)	도면참조	

NOTE
모든 바닥 마감은 감리자와 샘플 최종 확인후 진행

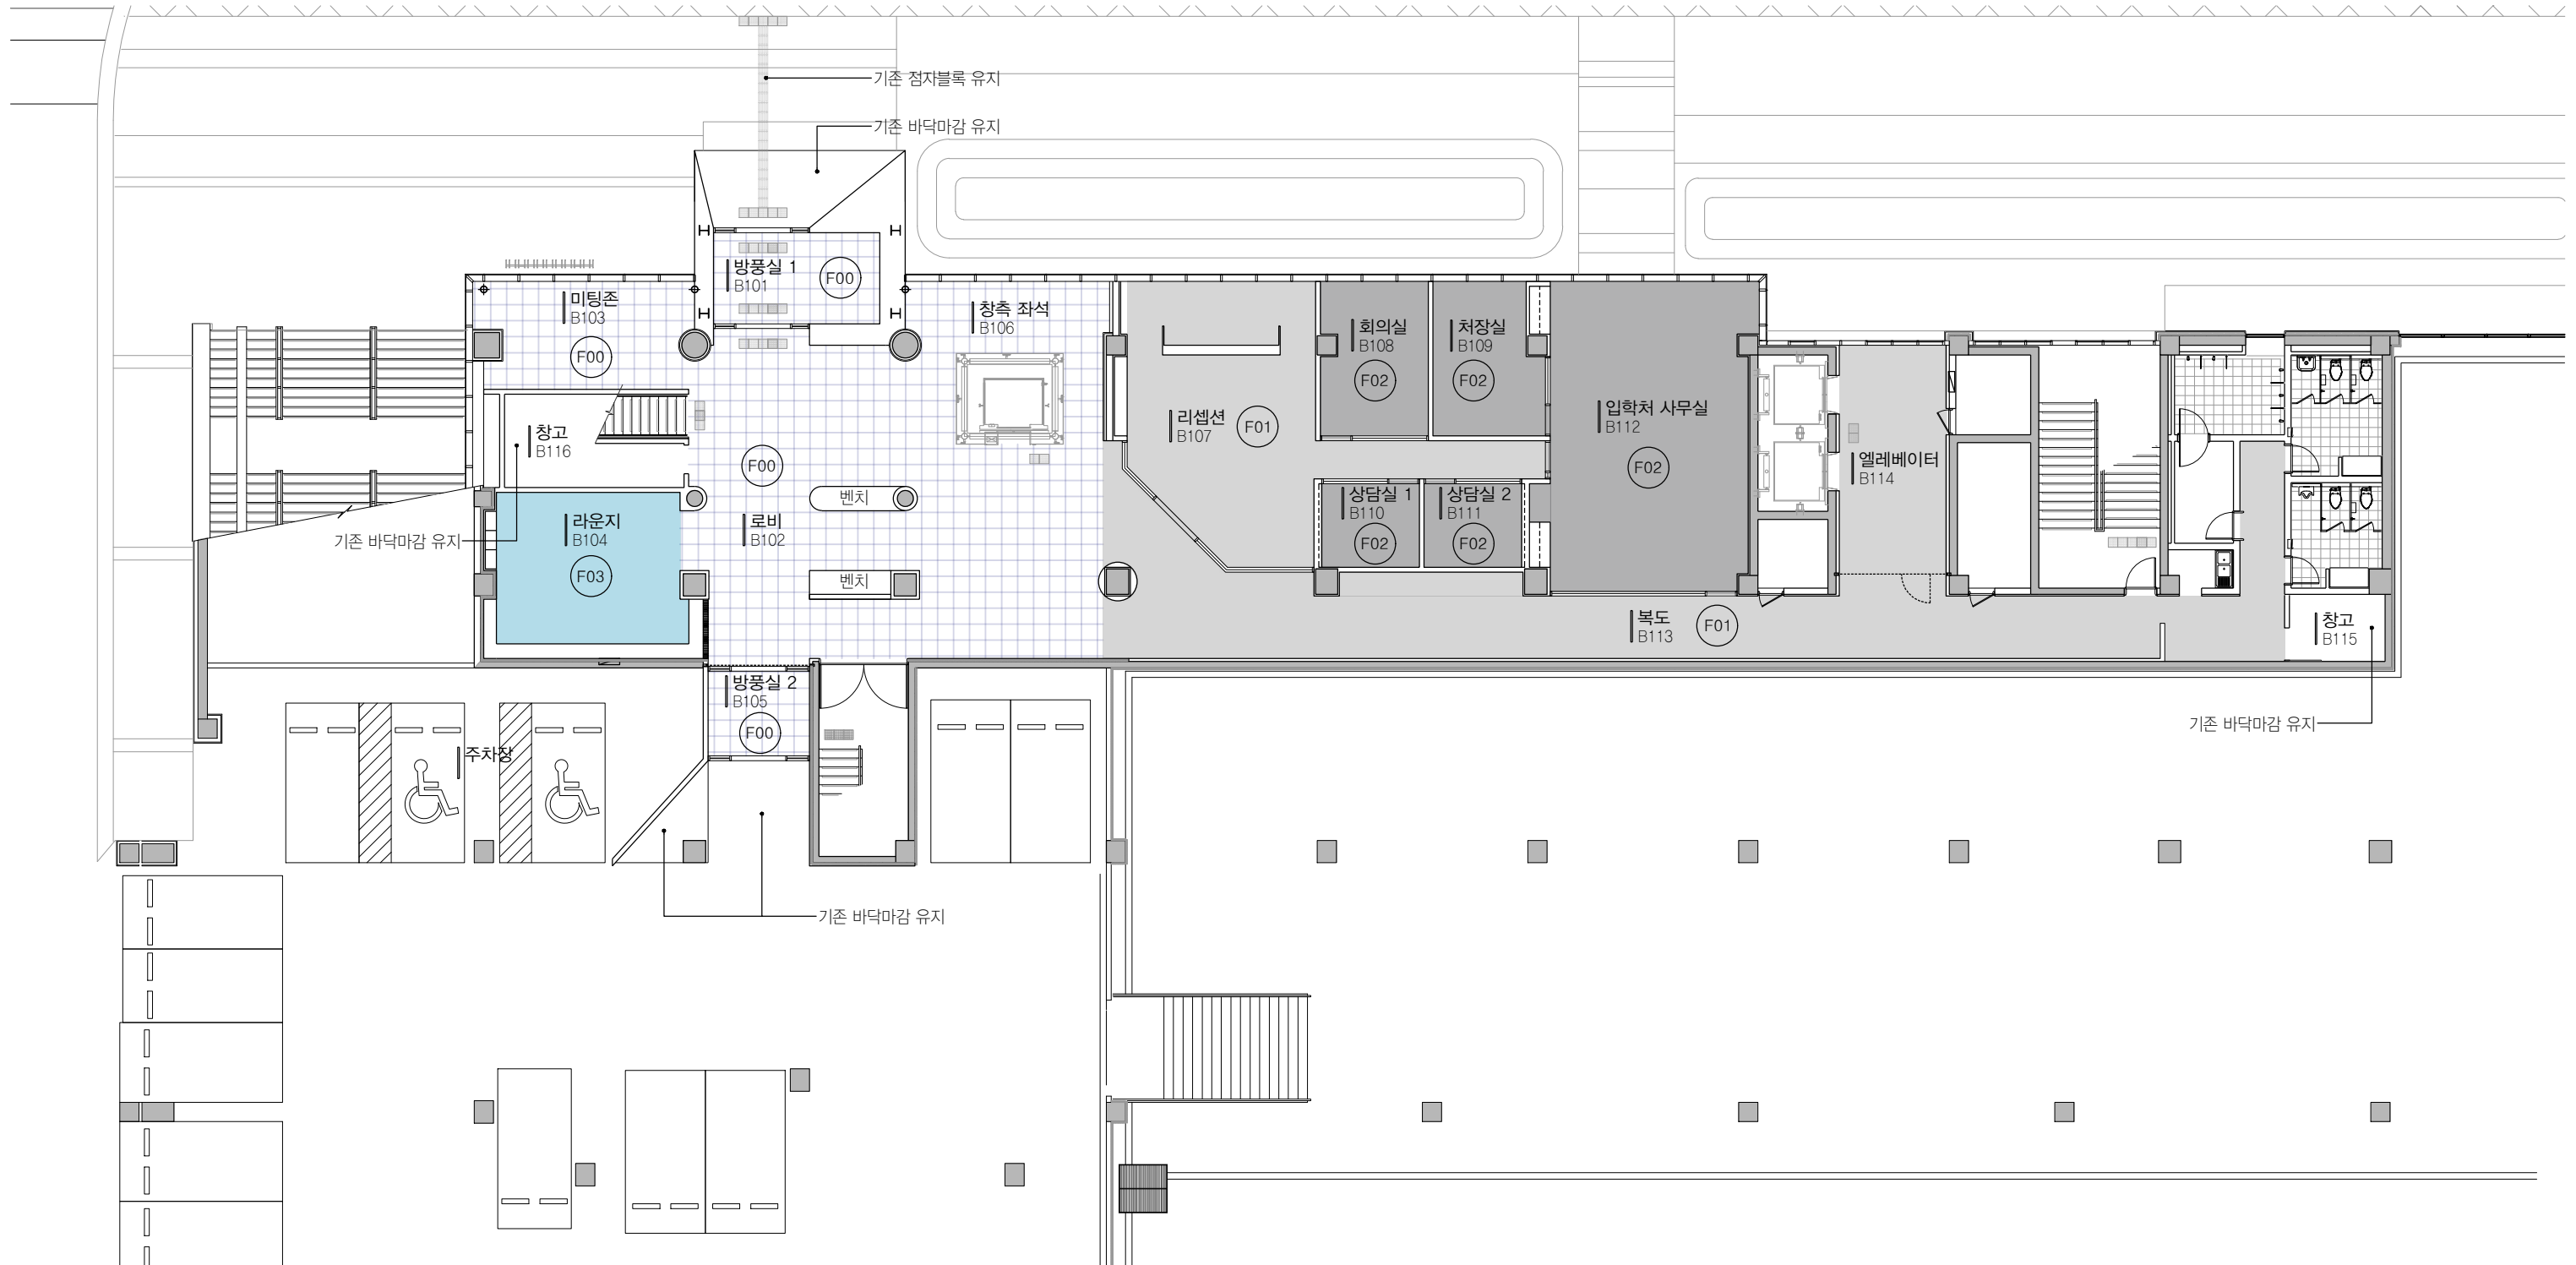

PROJECT TITLE
SUNY KOREA B1F 환경개선사업
인천광역시 연수구 송도문화로 119-2
한국뉴욕주립대학교

DRAWING TITLE
지하 1층 바닥 평면도
DRAWING NO. F-100
CONSULTANT CONSULTANTNAME

APPROVED BY SC
DRAWN BY GC
SCALE A3=1:200
DATE 2026.05

콜라브웍스건축사사무소+정파트너스 아키텍츠
NOTES
-
-

(주) 콜라브웍스건축사사무소
Office 02.2135.2423
Mail info@collab-works.com

* 천정 LEGEND

천정	구분	위치	수량
석고보드 위 지정색 도장, 마감색상은 실내재료마감표 참조 / CH:3000	[Pattern]	도면참조	도면참조
석고보드 위 지정색 도장, 마감색상은 실내재료마감표 참조 / CH:2400	[Pattern]	도면참조	도면참조
메탈 실내재료마감표 참조 CH:3000	[Pattern]	도면참조	도면참조
합판 위 무늬목 마감 실내재료마감표 참조 CH:3000	[Pattern]	도면참조	도면참조

천정	구분	위치	수량
텍스천장, KCC 클라우디아 300x1210, T&H-Bar 공법 CH:3000	[Pattern]	도면참조	도면참조
루바천장, 마감색상은 실내재료마감표 참조 / 50X100, 150 O.C. CH:3000	[Pattern]	복도 및 라운지	도면참조
우드 루바천장, CH:3000	[Pattern]	방풍실 및 엘리베이터 홀	도면참조
목재 사이딩, CH:Varies	[Pattern]	주출입문 부출입문	도면참조

* 조명 LEGEND


조명	구분	사진	제품명	위치	수량	비고
루바라인 조명	[Symbol]		루바라인조명 4000K (총장실 3000K)	복도 및 공용공간	도면참조	
매입등	[Symbol]		4인치 LED 직다운 매입등 4000K (총장실 3000K)	도면참조	도면참조	격자루바 천장은 전용 조명박스 사용
라인조명	[Symbol]		TBD	방풍실	도면참조	
직부등	[Symbol]			창고		

* 창호 차양재 LEGEND

구분	위치	수량	비고
롤스크린	외벽측 창호	도면참조	화이트/반투명 샘플 검토 후 결정
알루미늄 블라인드	처장실	도면참조	화이트 샘플 검토 후 결정

NOTE

1. 냉난방기기 및 디퓨저 타입 및 위치는 감리자와 현장조율 후 진행 (도면에 표기한 FCU 위치는 참조용으로 사용)
2. 스프링클러 위치는 소방도면 참조
3. 벽조명 높이 및 위치는 실내전개도 참조
4. 천정높이는 천장 LEGEND 참조
5. 텍스천장에 매입등 설치시, 텍스 단측(짧은쪽) 중앙에 배치, TYP.

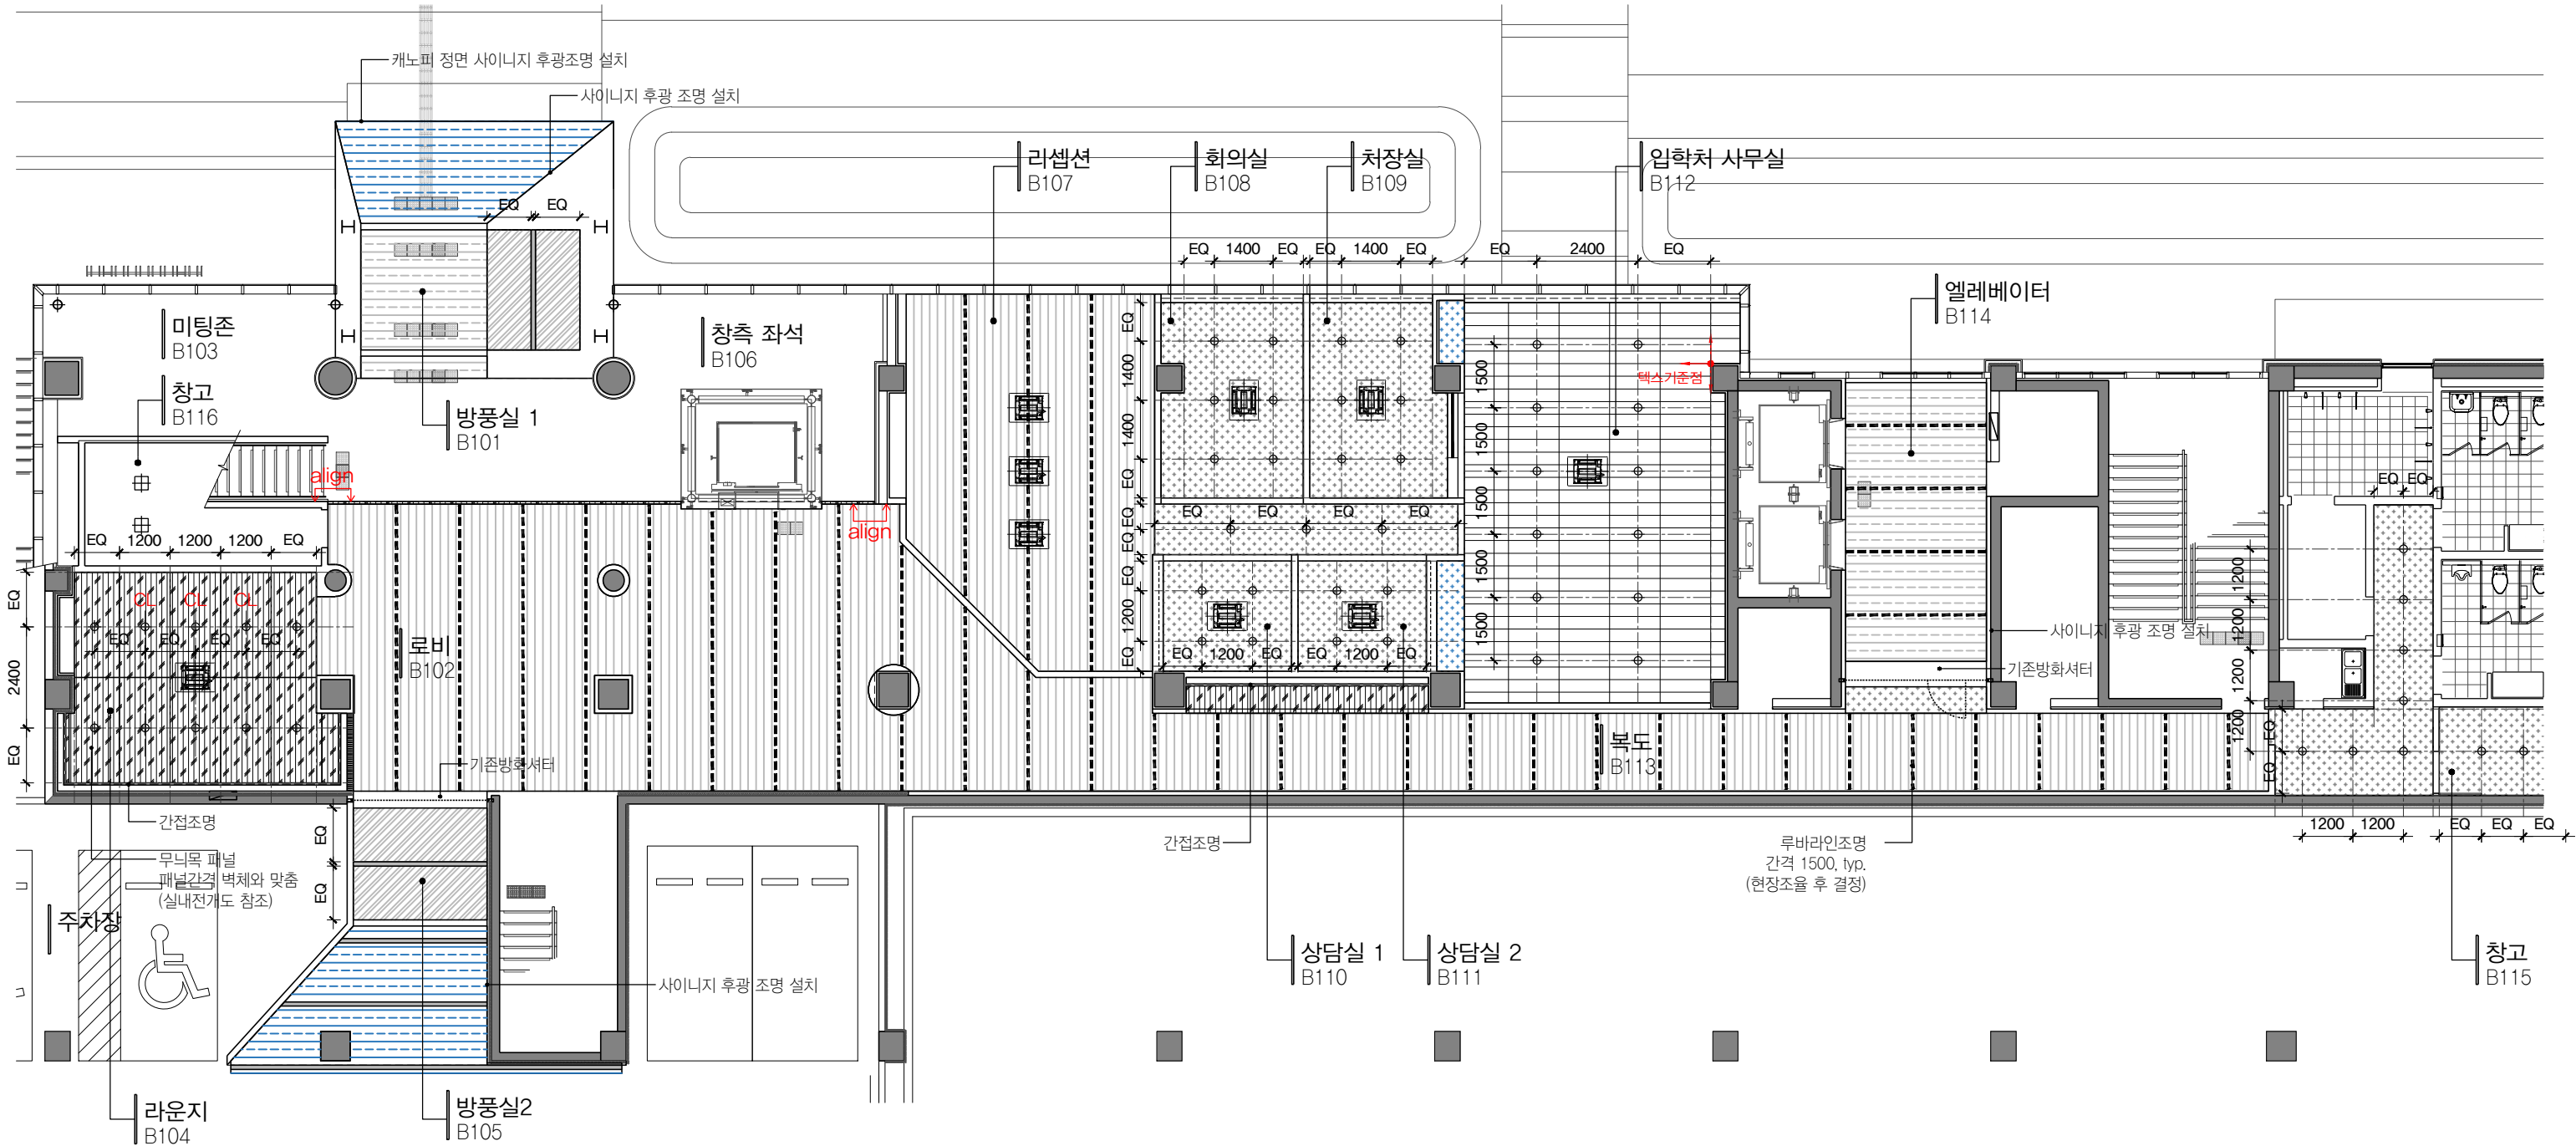

PROJECT TITLE
SUNY KOREA B1F 환경개선사업

인천광역시 연수구 송도문화로 119-2
한국뉴욕주립대학교

DRAWING TITLE
지하 1층 천장평면도

DRAWING NO. A-120
CONSULTANT CONSULTANTNAME

APPROVED BY SC
DRAWN BY GC



SCALE A3=1:150
DATE 2026.06

콜라브웍스건축사사무소+정파트너스 아키텍츠

NOTES

(주) 콜라브웍스건축사사무소

Office 02.2135.2423
Mail info@collab-works.com

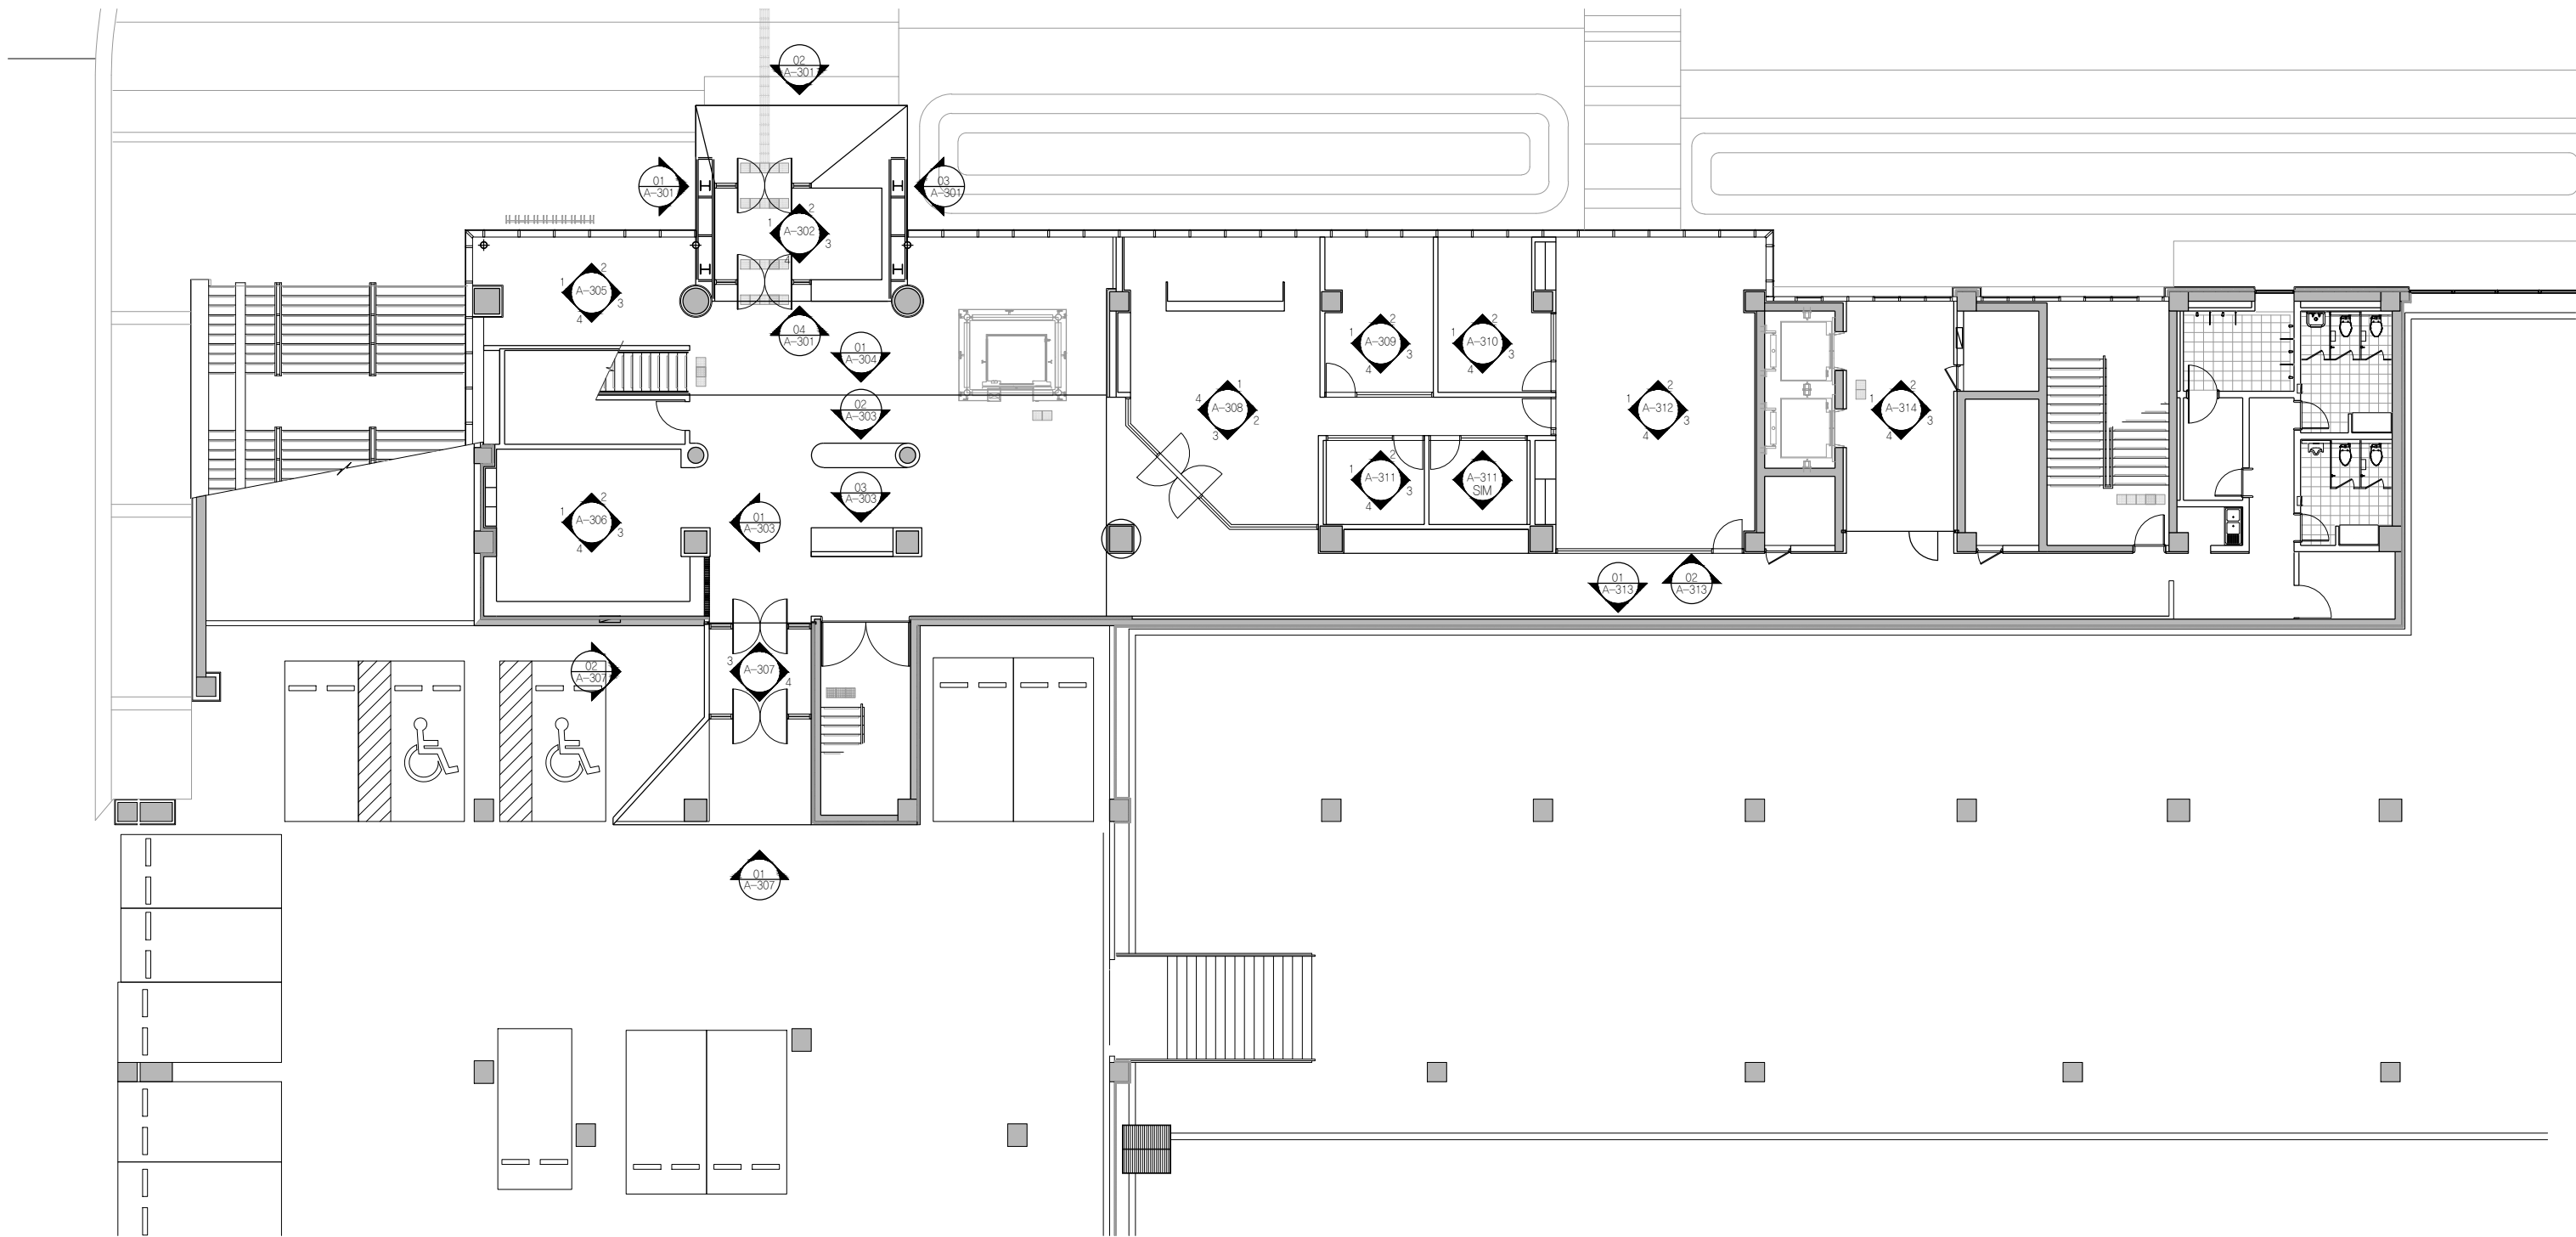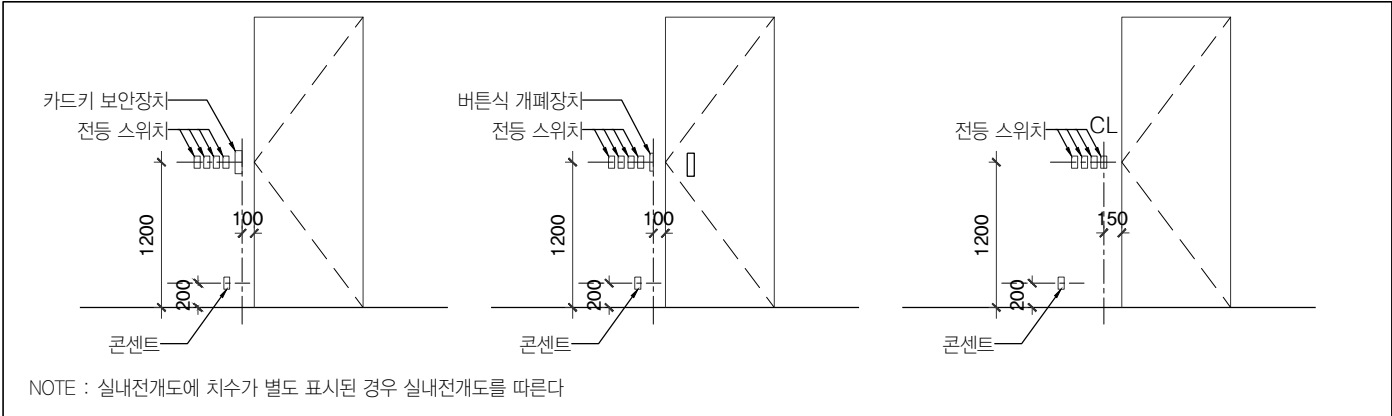

PROJECT TITLE
SUNY KOREA B1F 환경개선사업
인천광역시 연수구 송도문화로 119-2
한국뉴욕주립대학교

DRAWING TITLE
지하 1층 실내전개도 레이아웃
DRAWING NO. A-300
CONSULTANT CONSULTANTNAME

APPROVED BY SC
DRAWN BY GC
SCALE A3=1:200
DATE 2026.05


콜라브웍스건축사사무소+정파트너스 아키텍츠
NOTES
-
-

(주) 콜라브웍스건축사사무소
Office 02.2135.2423
Mail info@collab-works.com


B.O. DROP CEILING
EL +3000

EL +2400

T.O. FLOOR
EL +0

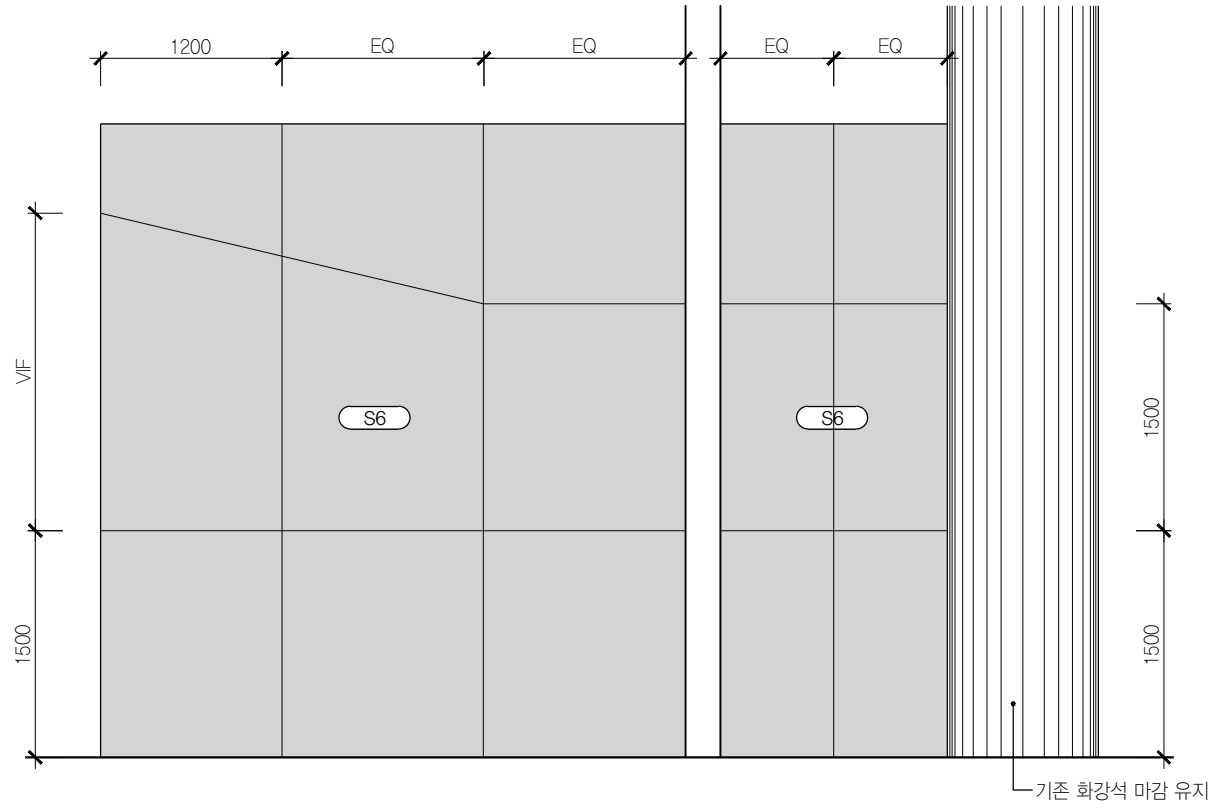

01 방풍실1 B101
SCALE 1:50

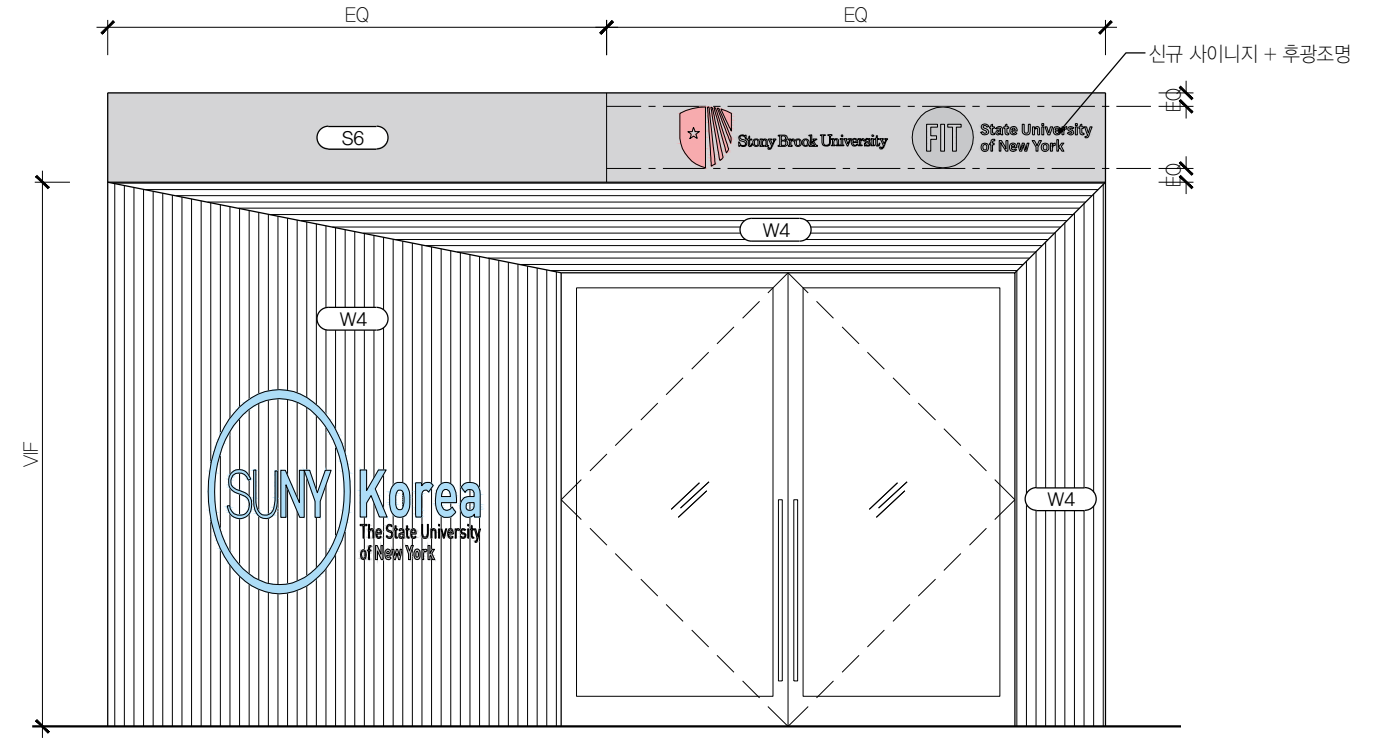


02 방풍실1 B101
SCALE 1:50


B.O. DROP CEILING
EL +3000

EL +2400

T.O. FLOOR
EL +0

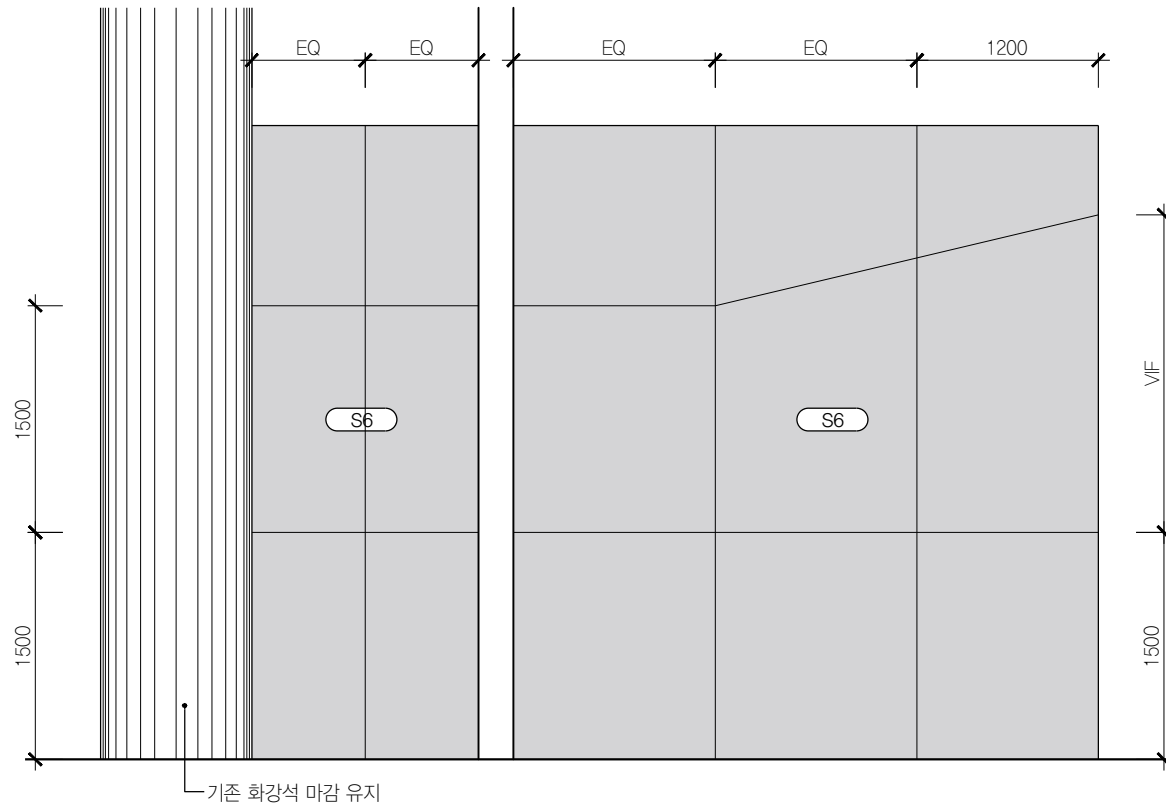

03 방풍실1 B101
SCALE 1:50

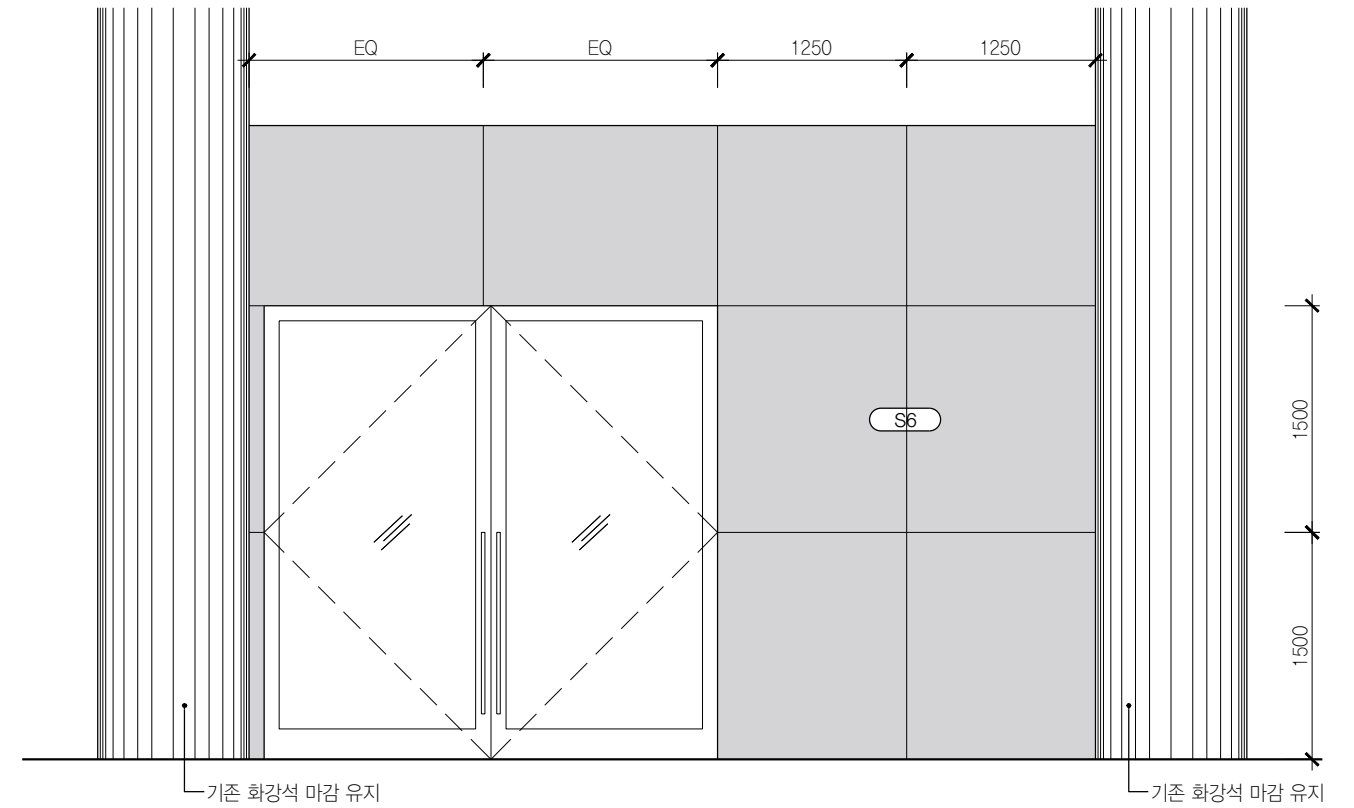

04 방풍실1 B101
SCALE 1:50



PROJECT TITLE
SUNY KOREA B1F 환경개선사업

인천광역시 연수구 송도문화로 119-2
한국뉴욕주립대학교

DRAWING TITLE
지하 1층 실내전개도

DRAWING NO. A-301
CONSULTANT CONSULTANTNAME

APPROVED BY SC
DRAWN BY GC


SCALE A3=1:50
DATE 2026.06

콜라브웍스 건축사사무소
NOTES


-
-

(주) 콜라브웍스건축사사무소


Office 02.2135.2423
Mail info@collab-works.com

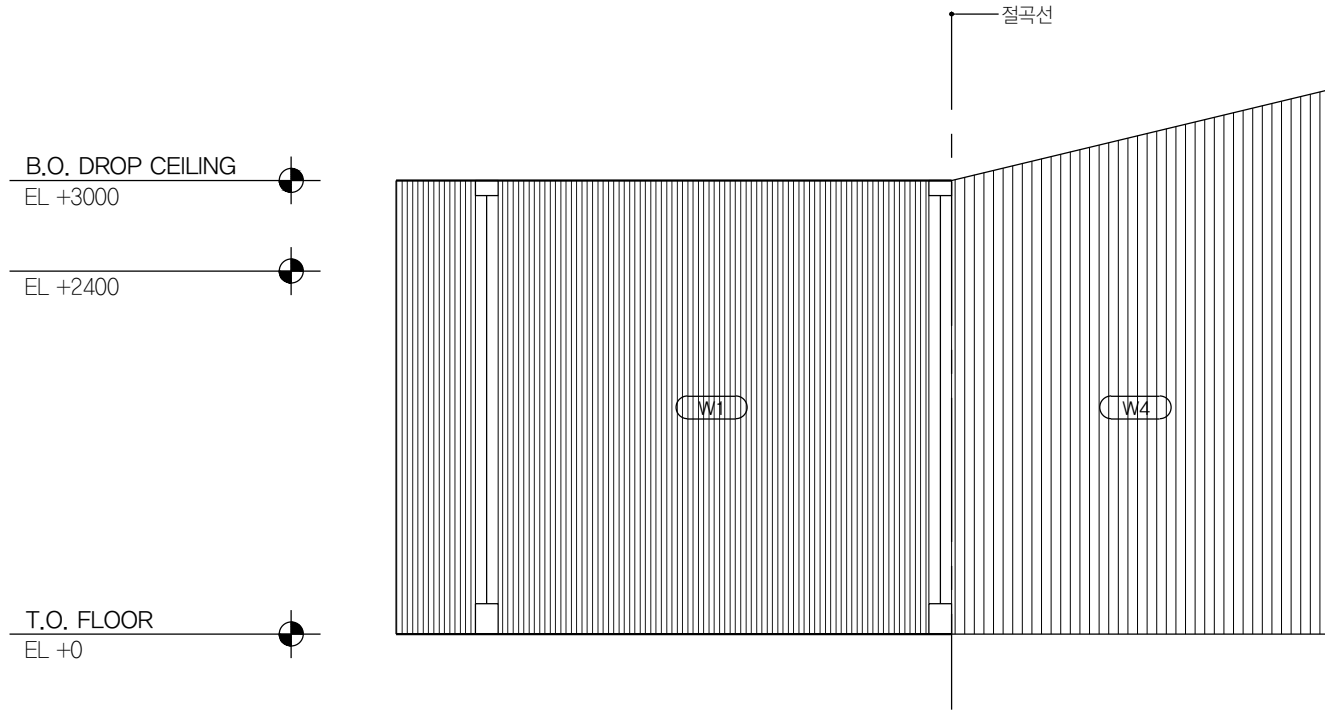


01 방풍실 B101
SCALE 1:50

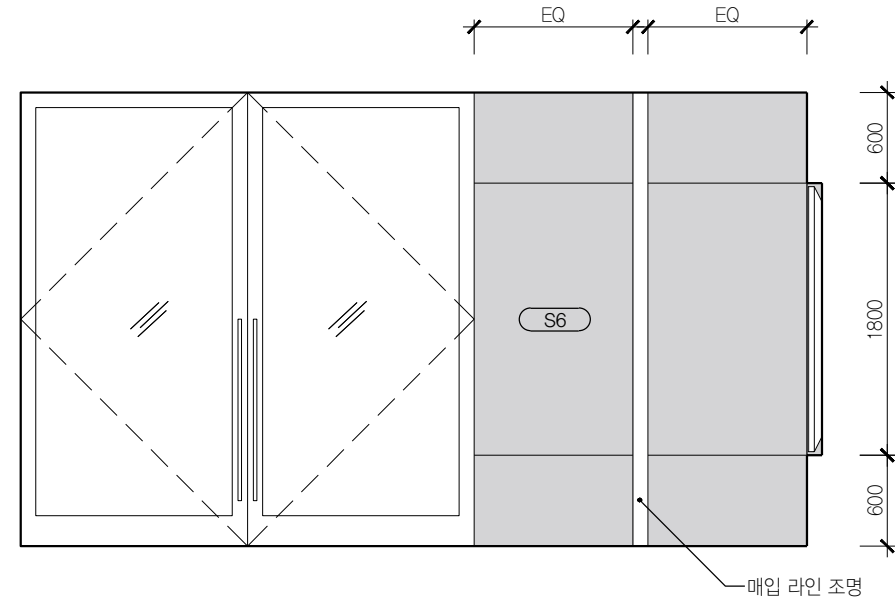


01 방풍실 B101
SCALE 1:50

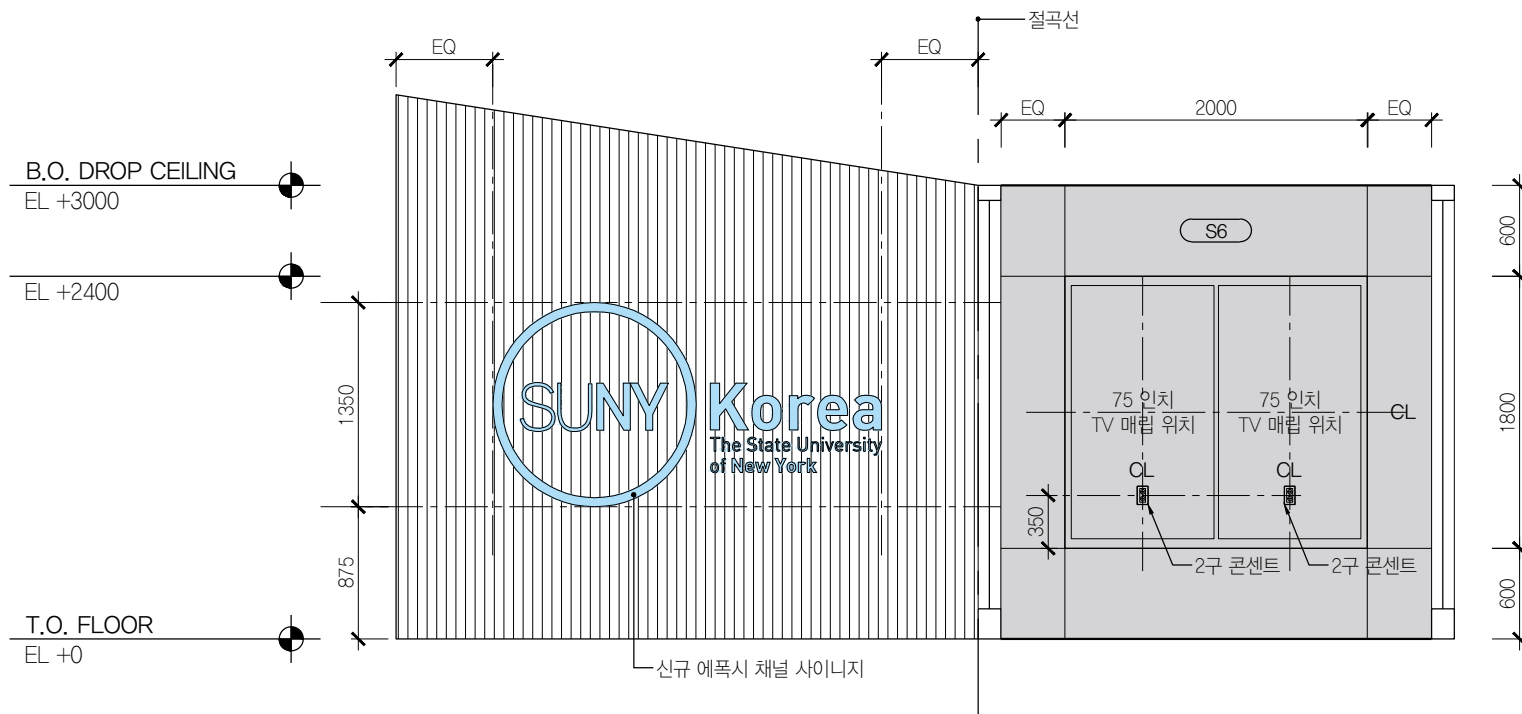


01 방풍실 B101
SCALE 1:50

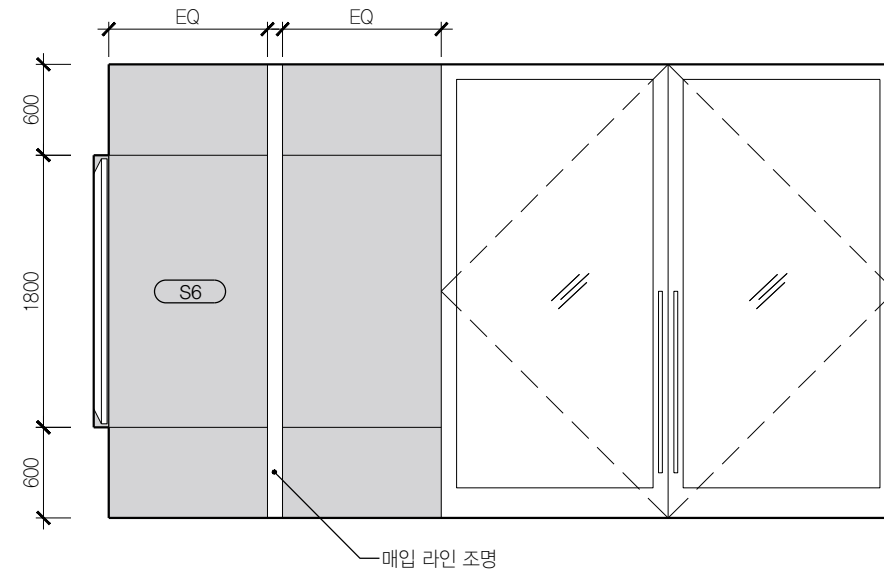


01 방풍실 B101
SCALE 1:50

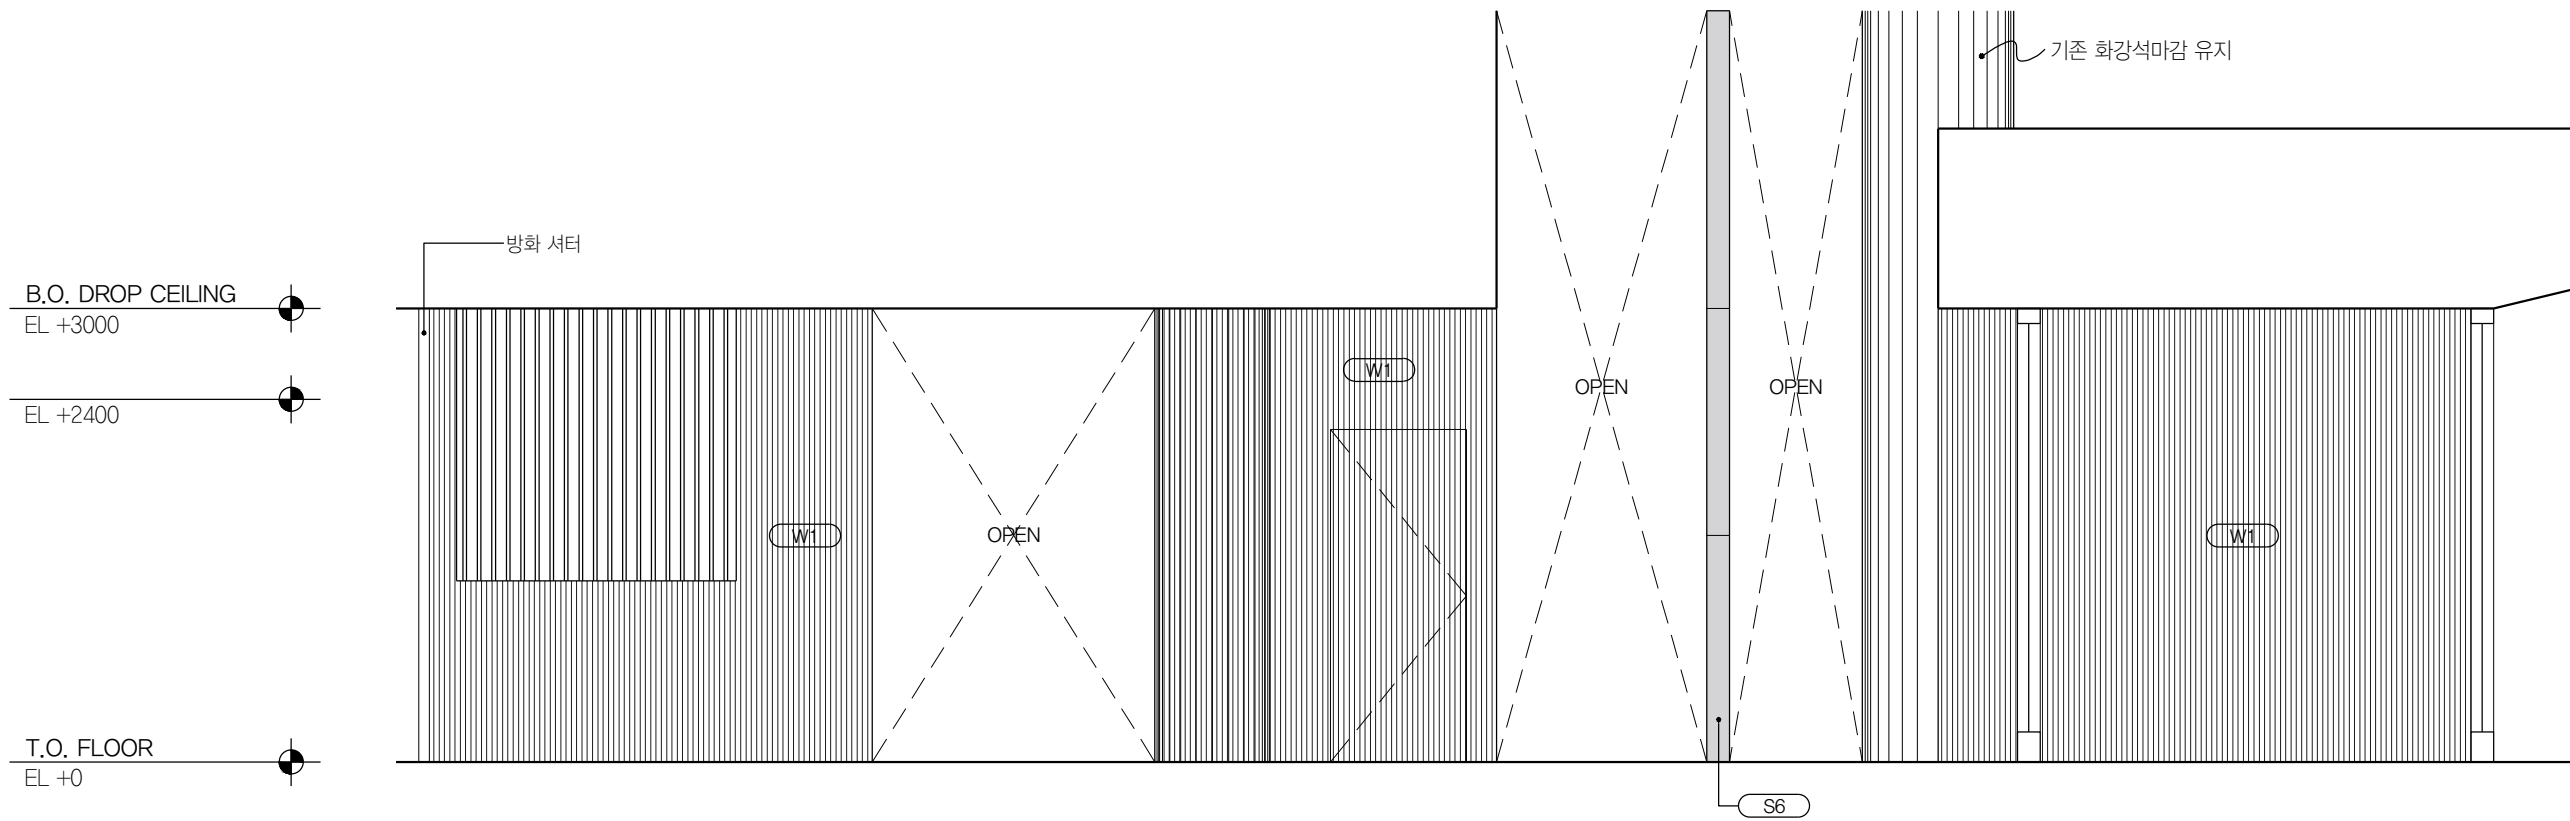

01 로비 B102
SCALE 1:50

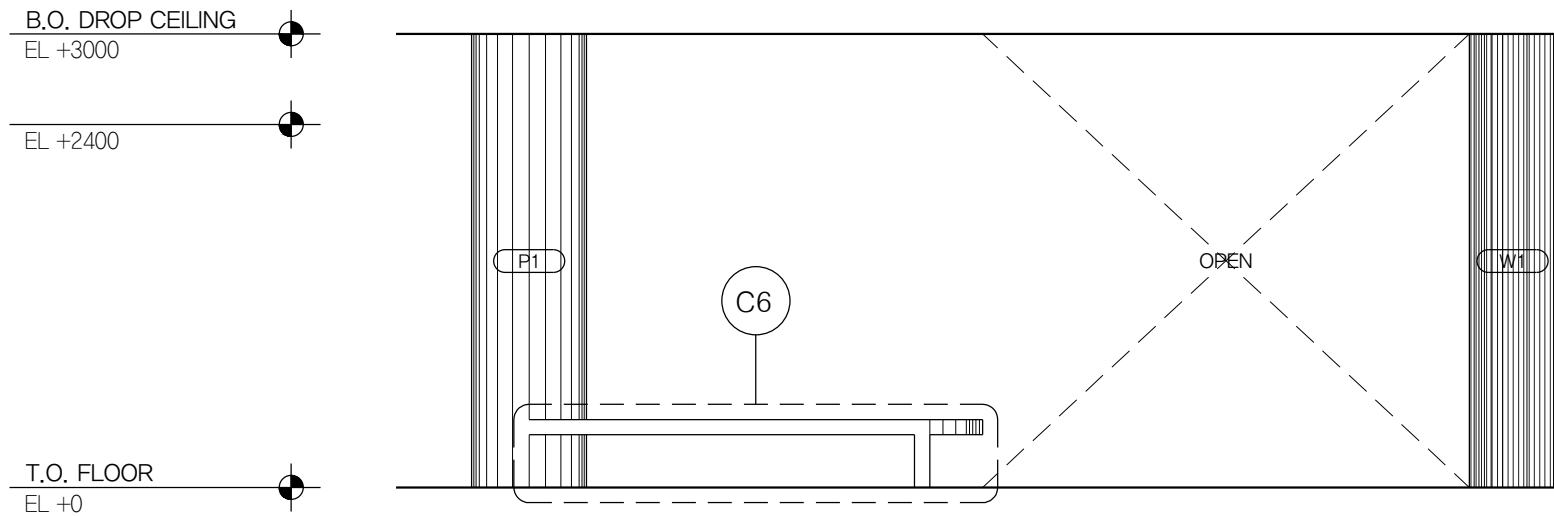

02 로비 B102
SCALE 1:50

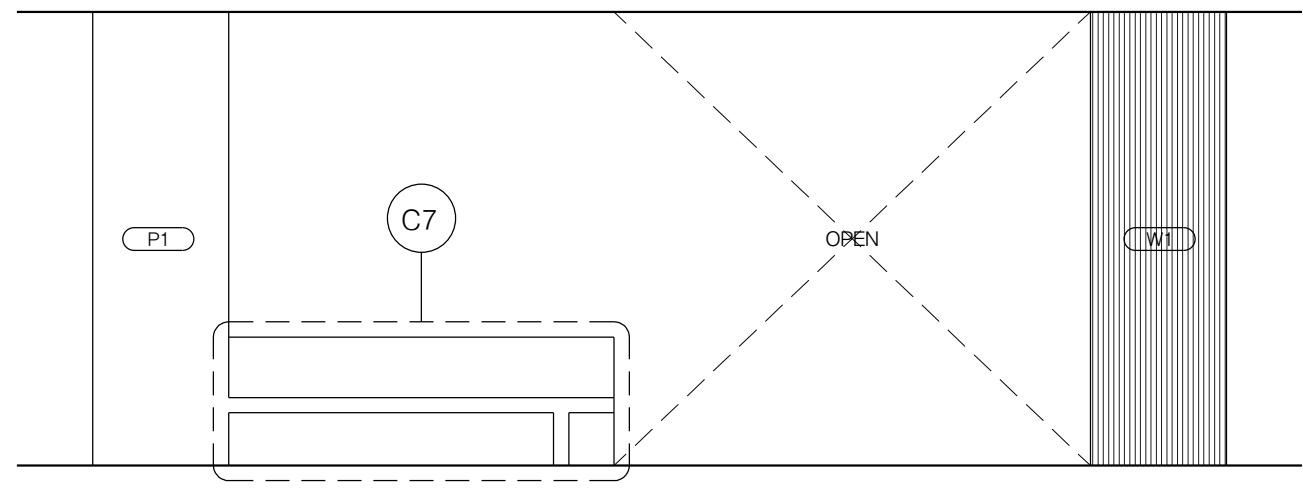

03 로비 B102
SCALE 1:50




PROJECT TITLE
SUNY KOREA B1F 환경개선사업
인천광역시 연수구 송도문화로 119-2
한국뉴욕주립대학교

DRAWING TITLE
지하 1층 실내전개도
DRAWING NO. A-303
CONSULTANT CONSULTANTNAME


APPROVED BY SC
DRAWN BY GC
SCALE A3=1:50
DATE 2026.06

콜라브웍스 건축사사무소
NOTES
-
-

(주) 콜라브웍스건축사사무소
Office 02.2135.2423
Mail info@collab-works.com

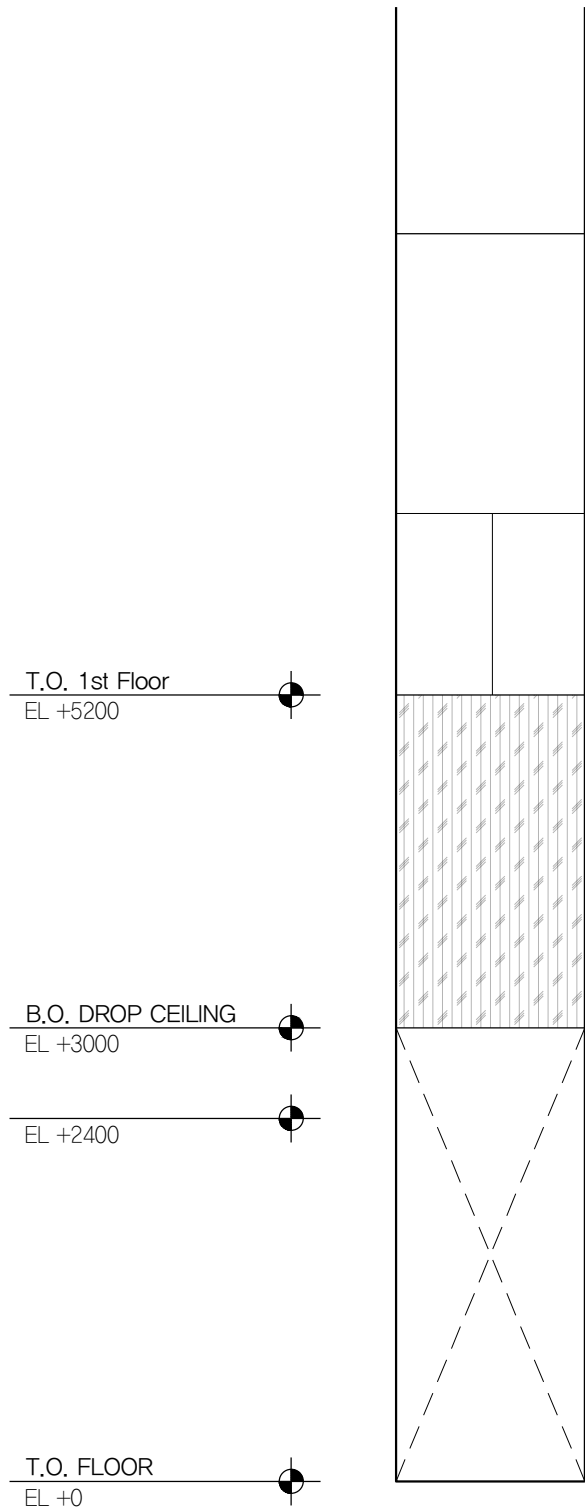

기존 엘리베이터 (유지)

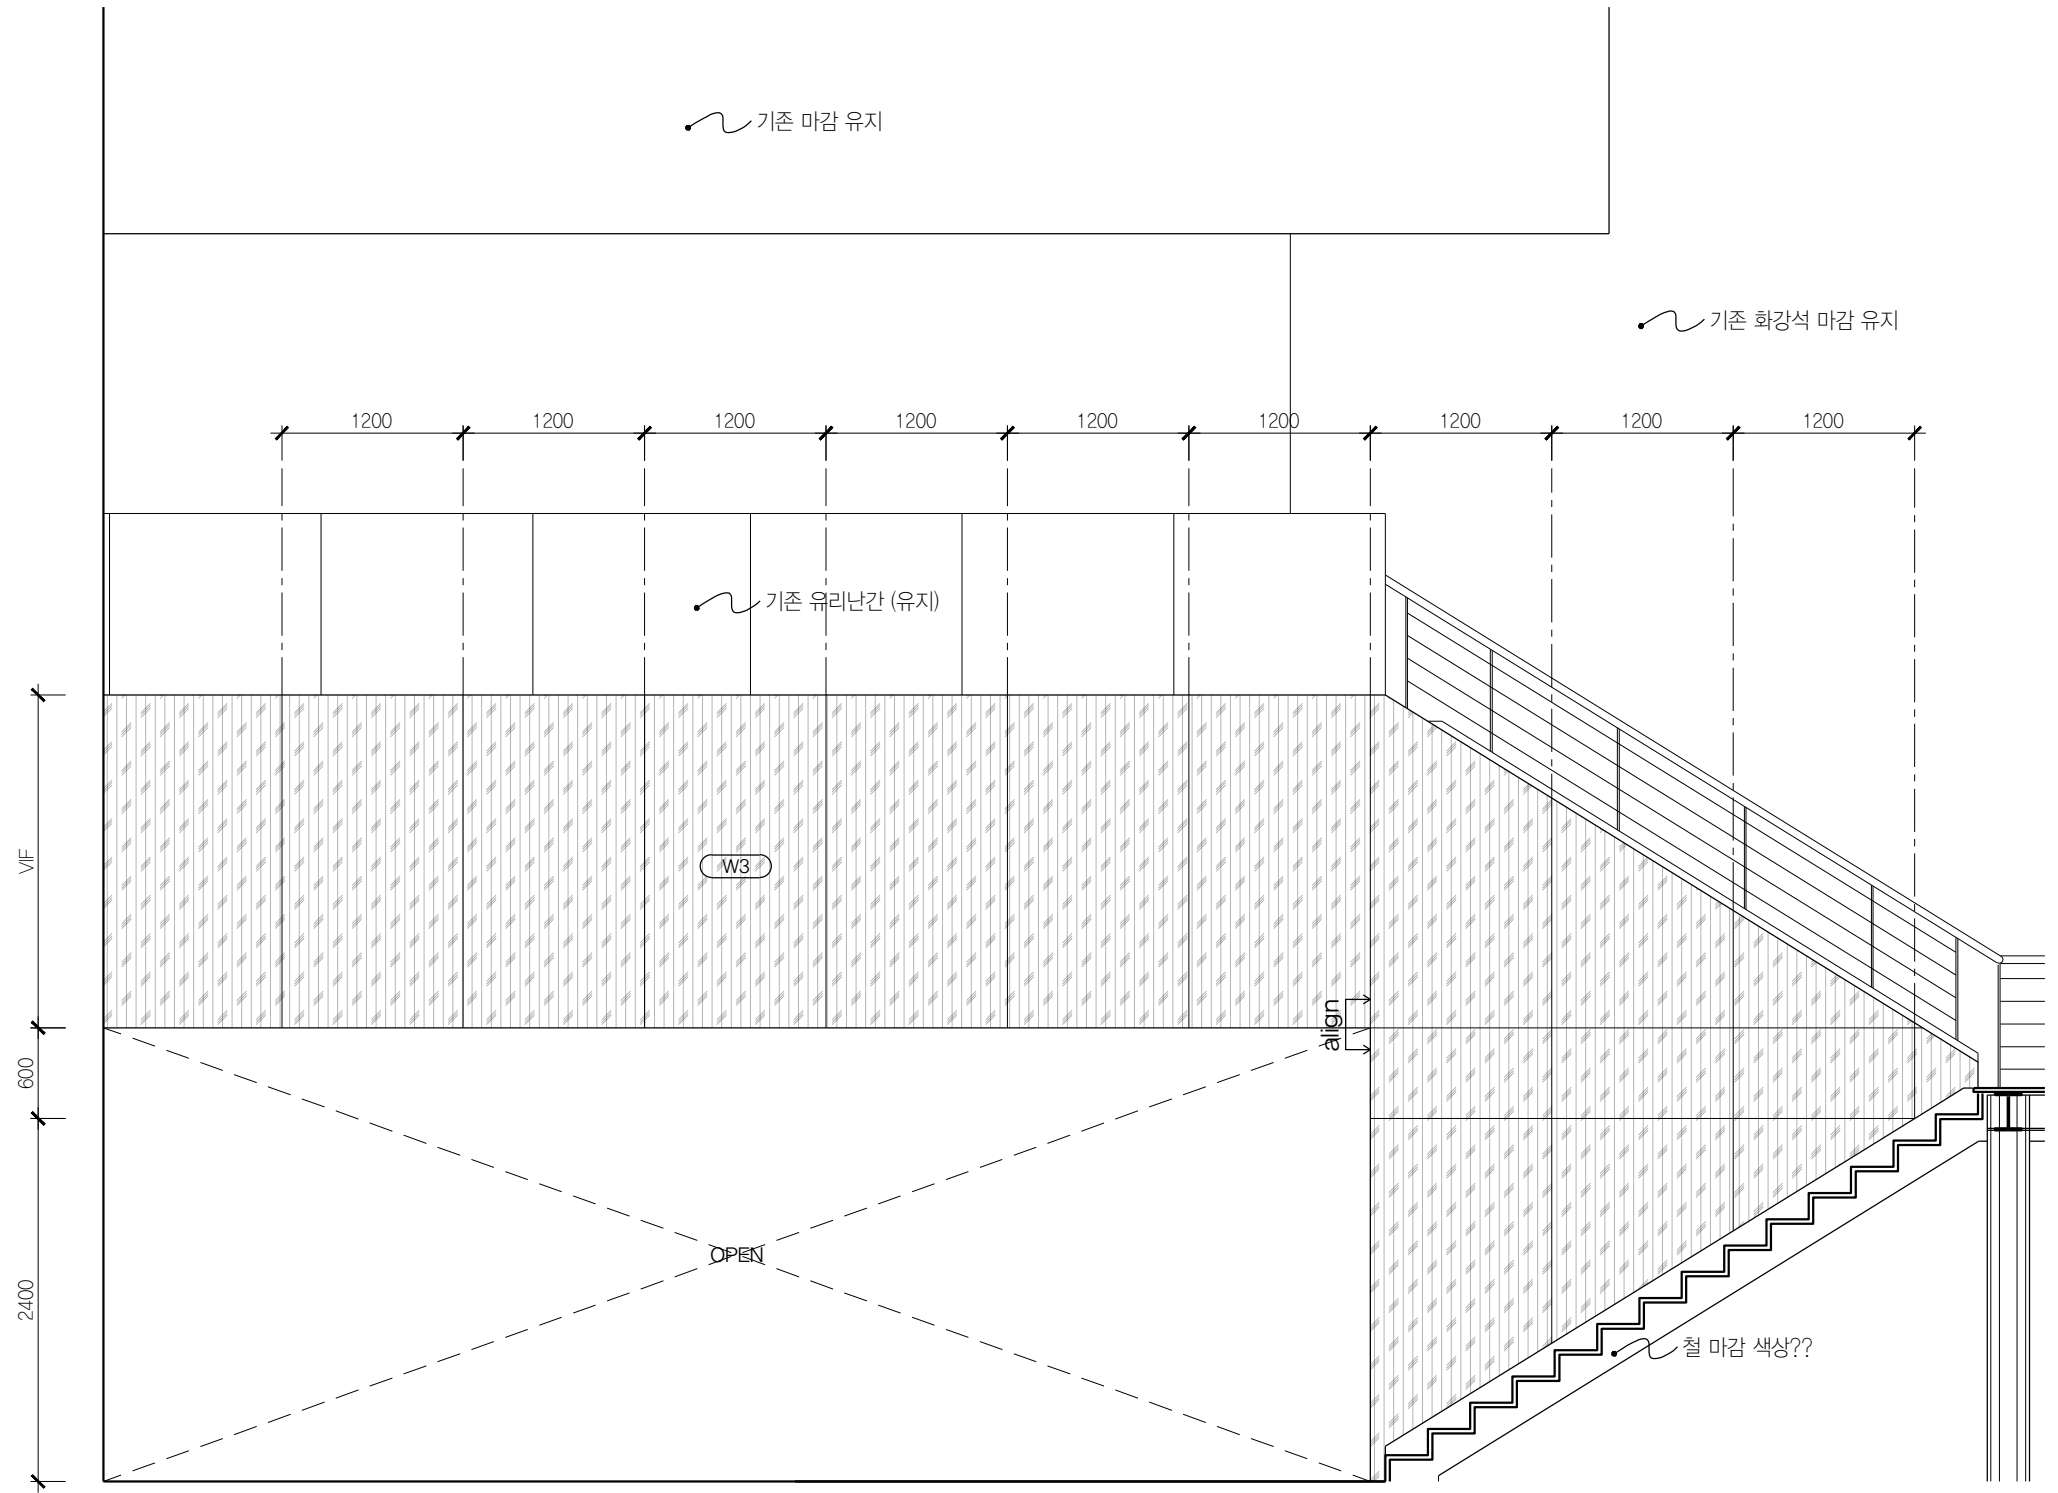

01 로비 B102
SCALE 1:50



PROJECT TITLE	SUNY KOREA B1F 환경개선사업
인천광역시 연수구 송도문화로 119-2 한국뉴욕주립대학교	

DRAWING TITLE	지하 1층 실내전개도
DRAWING NO.	A-304
CONSULTANT	CONSULTANTNAME

APPROVED BY	SC
DRAWN BY	GC
SCALE	A3=1:50
DATE	2026.06


콜라브웍스 건축사사무소
NOTES
-
-

(주) 콜라브웍스건축사사무소
Office 02.2135.2423
Mail info@collab-works.com


B.O. DROP CEILING
EL +3000

EL +2400

T.O. FLOOR
EL +0

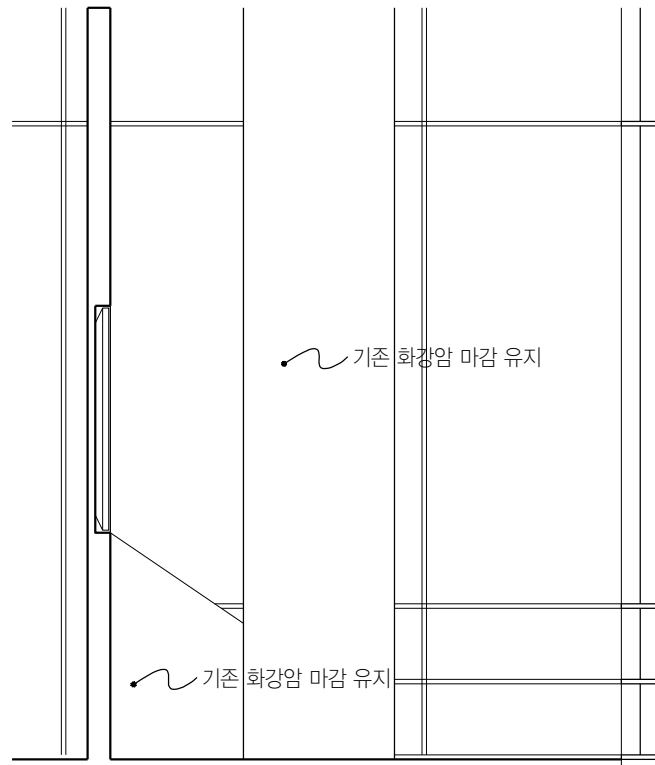

01 미팅존 B103
SCALE 1:50

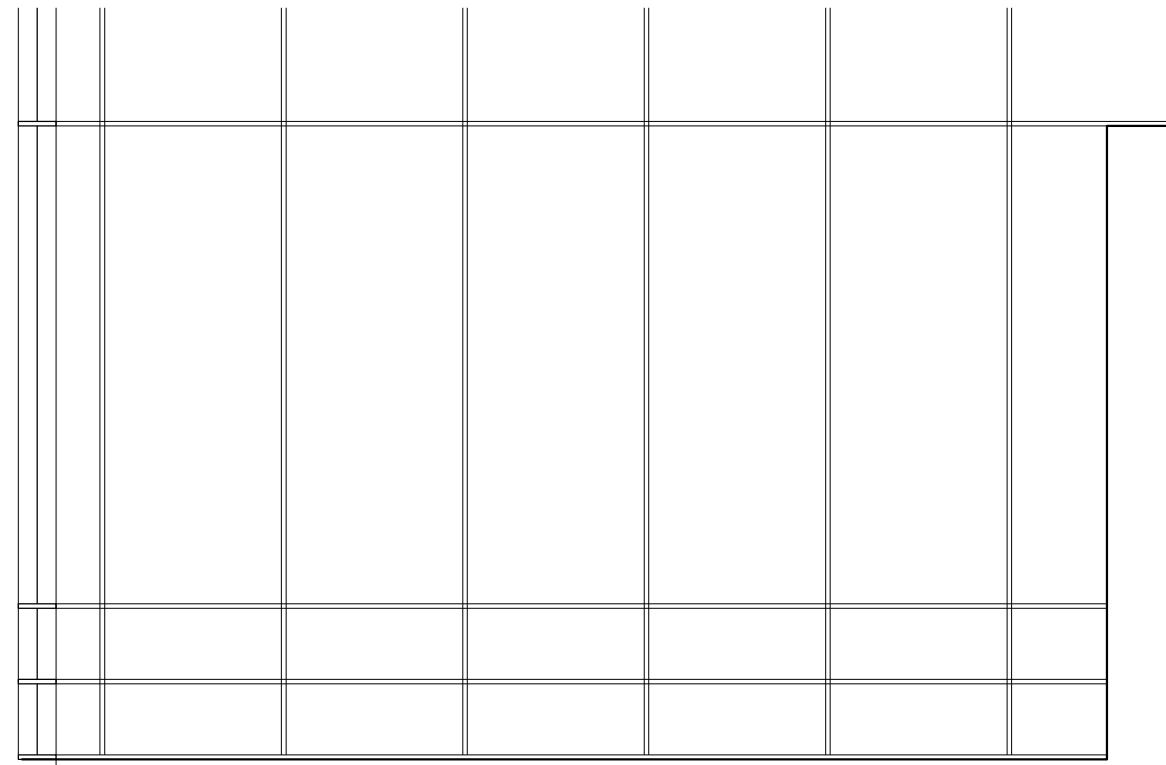


02 미팅존 B103
SCALE 1:50


B.O. DROP CEILING
EL +3000

EL +2400

T.O. FLOOR
EL +0

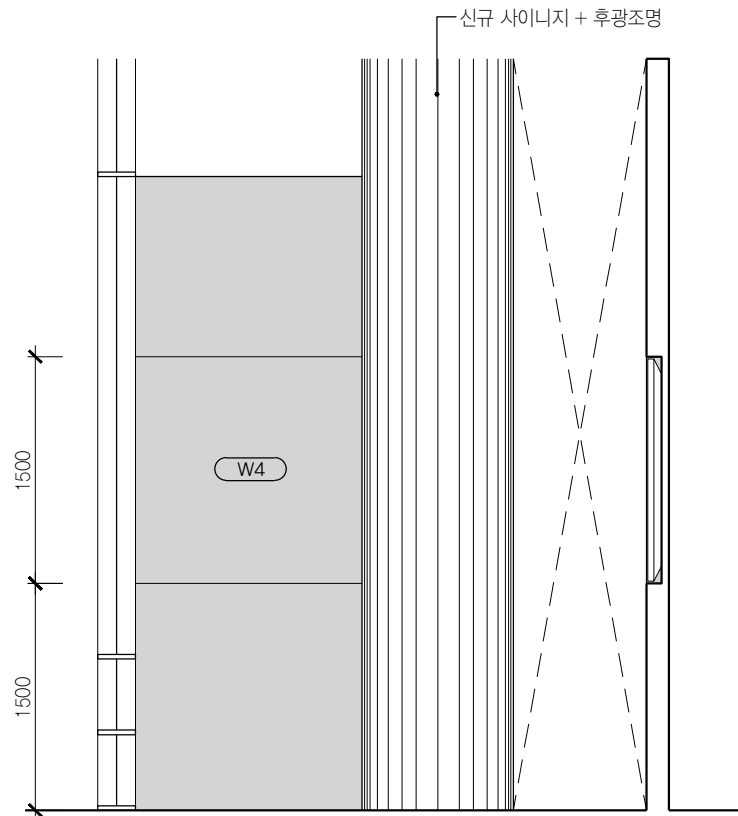

03 미팅존 B103
SCALE 1:50

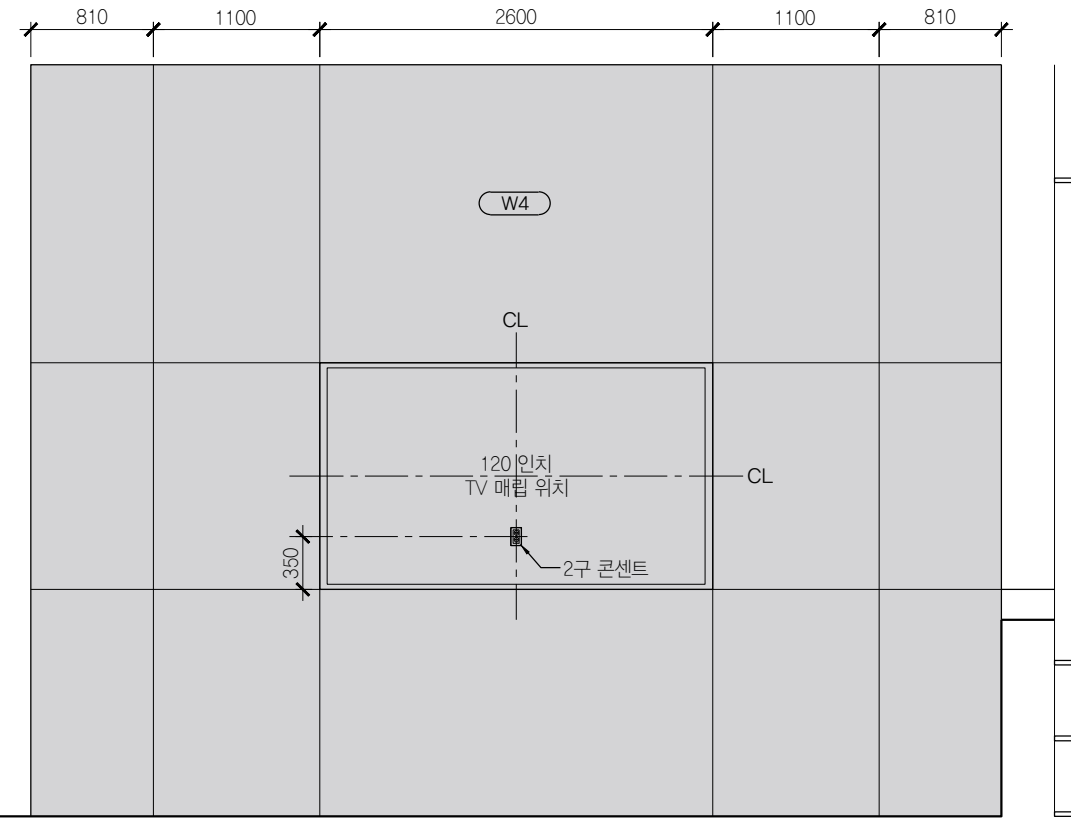

04 미팅존 B103
SCALE 1:50



PROJECT TITLE
SUNY KOREA B1F 환경개선사업

인천광역시 연수구 송도문화로 119-2
한국뉴욕주립대학교

DRAWING TITLE
지하 1층 실내전개도

DRAWING NO. A-305

CONSULTANT CONSULTANTNAME

APPROVED BY SC

DRAWN BY GC

SCALE A3=1:50

DATE 2026.06

콜라브웍스 건축사사무소

NOTES

-

-


(주) 콜라브웍스건축사사무소

Office 02.2135.2423
Mail info@collab-works.com


B.O. DROP CEILING
EL +3000

EL +2400

T.O. FLOOR
EL +0

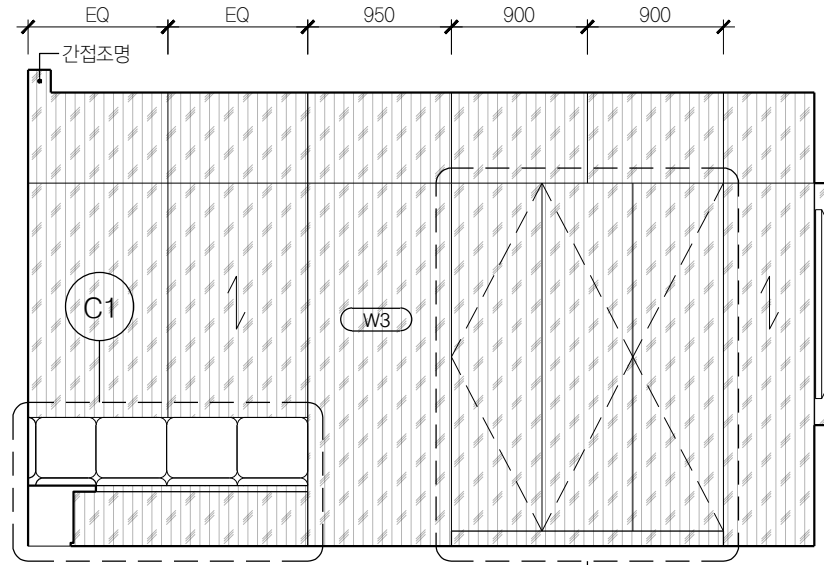

01 라운지 B104
SCALE 1:50

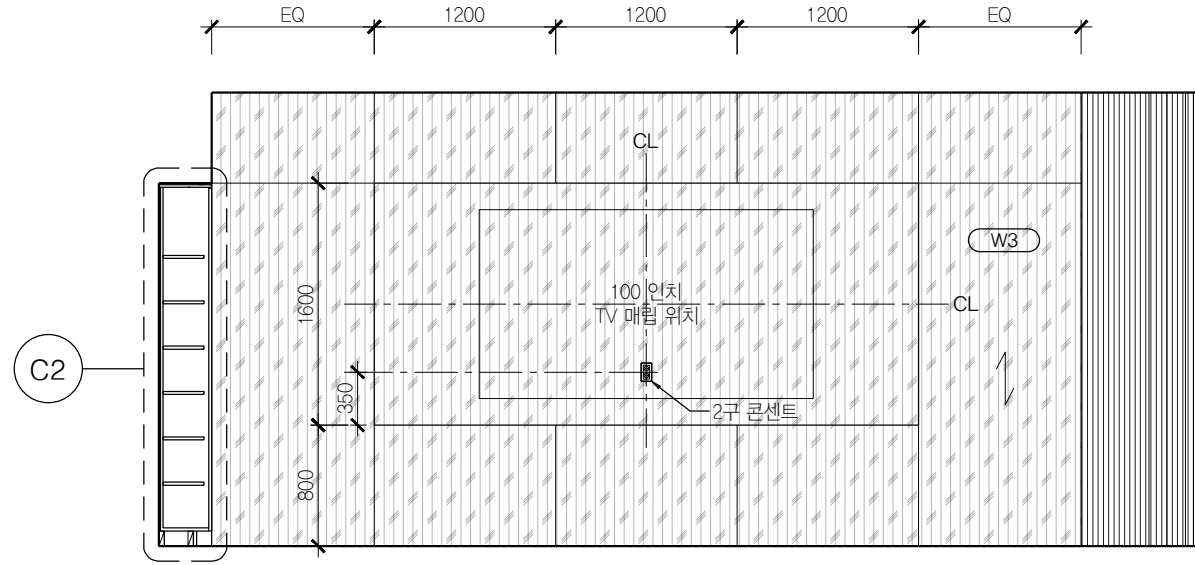


02 라운지 B104
SCALE 1:50


B.O. DROP CEILING
EL +3000

EL +2400

T.O. FLOOR
EL +0

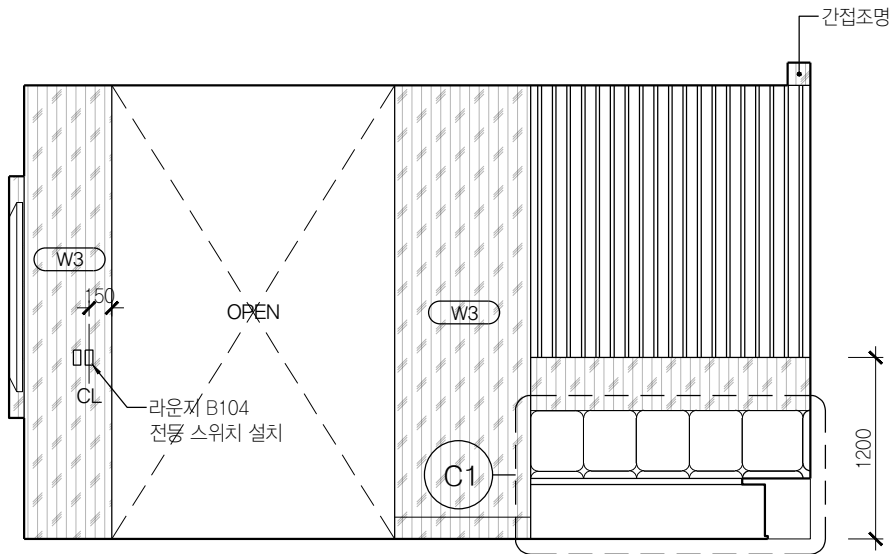

03 라운지 B104
SCALE 1:50

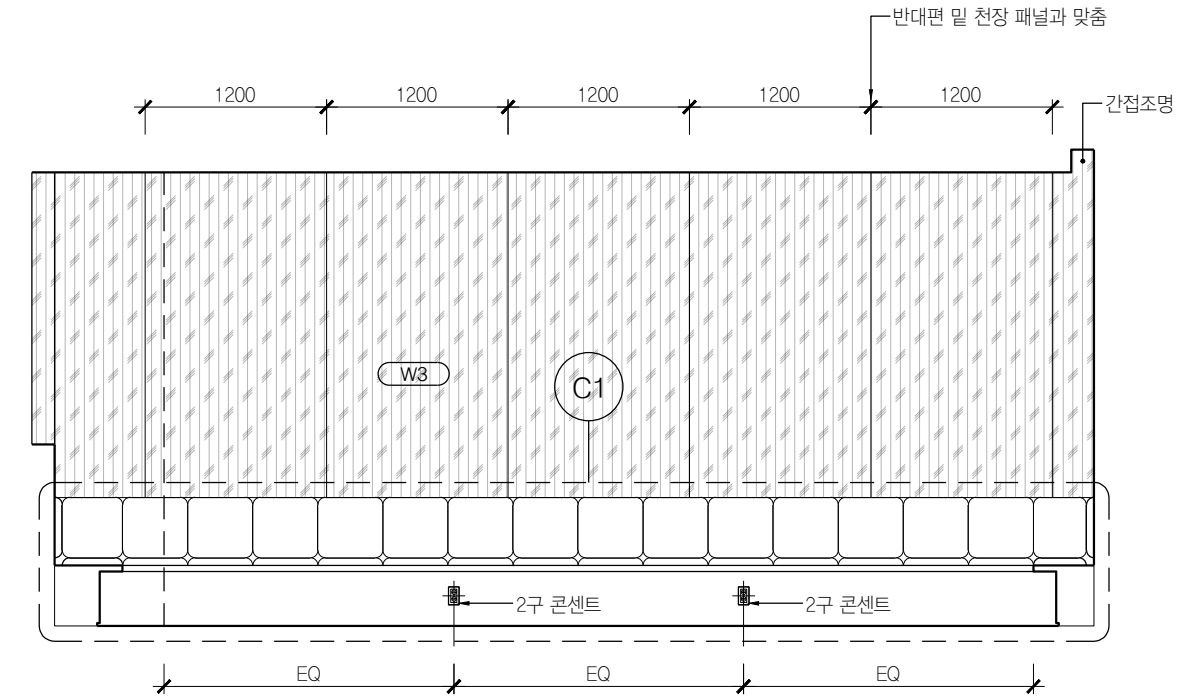

04 라운지 B104
SCALE 1:50

전등 스위치 설치



PROJECT TITLE
SUNY KOREA B1F 환경개선사업

인천광역시 연수구 송도문화로 119-2
한국뉴욕주립대학교

DRAWING TITLE
지하 1층 실내전개도

DRAWING NO. A-306
CONSULTANT CONSULTANTNAME



APPROVED BY SC
DRAWN BY GC

SCALE A3=1:50
DATE 2026.06

콜라브웍스 건축사사무소
NOTES



(주) 콜라브웍스건축사사무소

Office 02.2135.2423
Mail info@collab-works.com

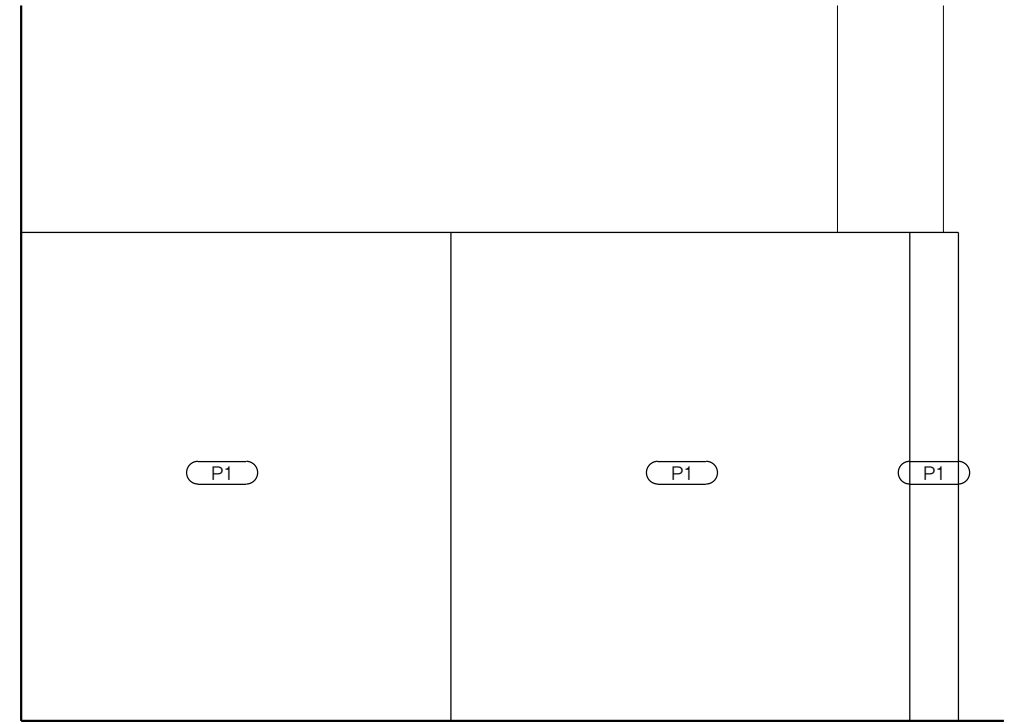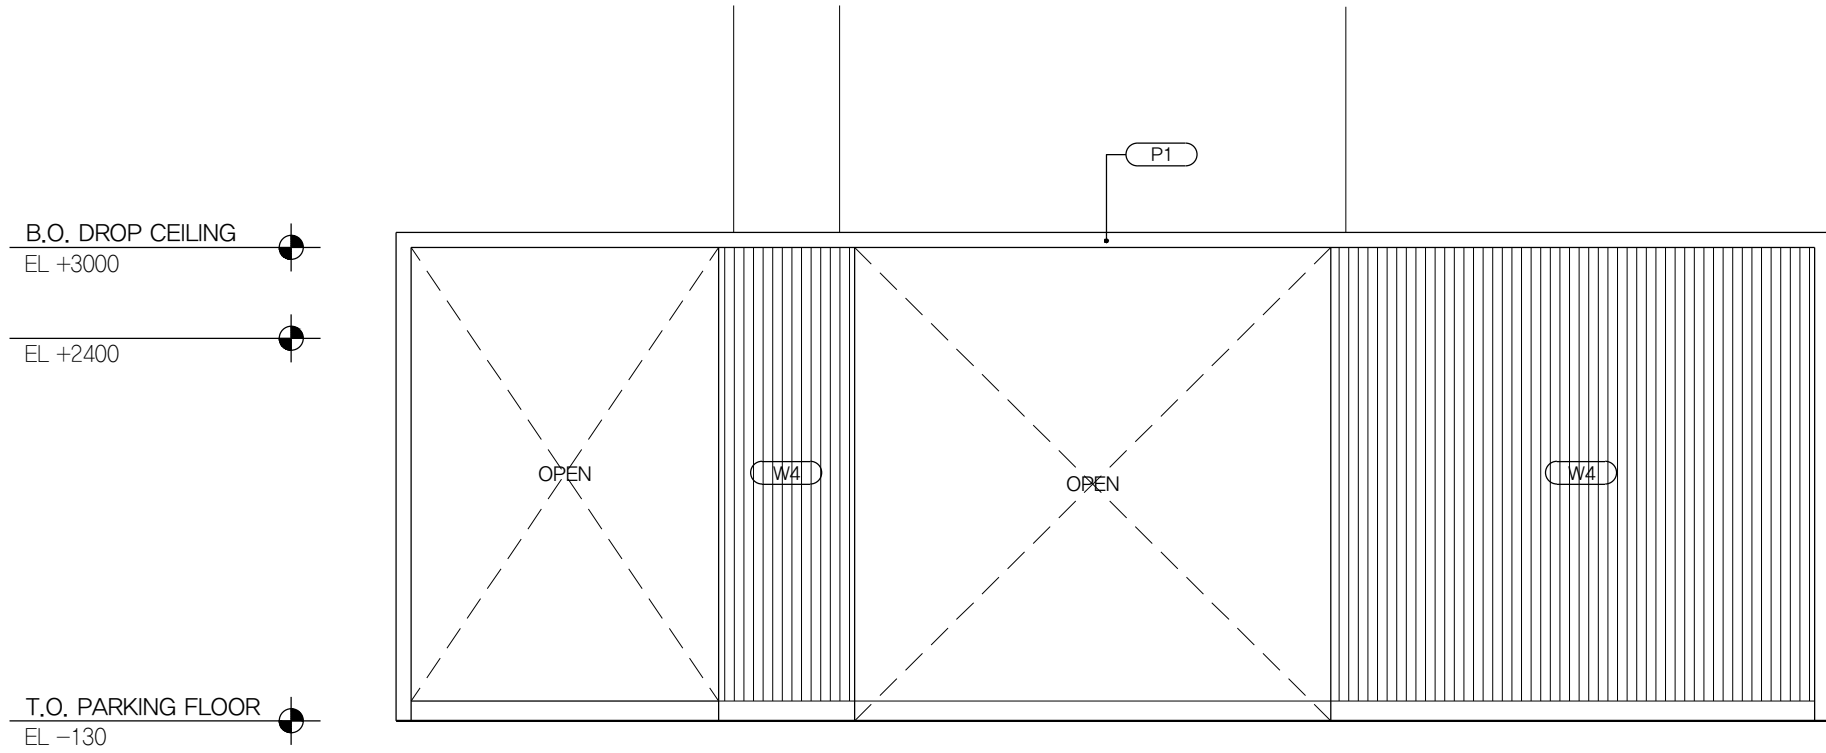


01 방풍실2 B105
SCALE 1:50

02 방풍실2 B105
SCALE 1:50

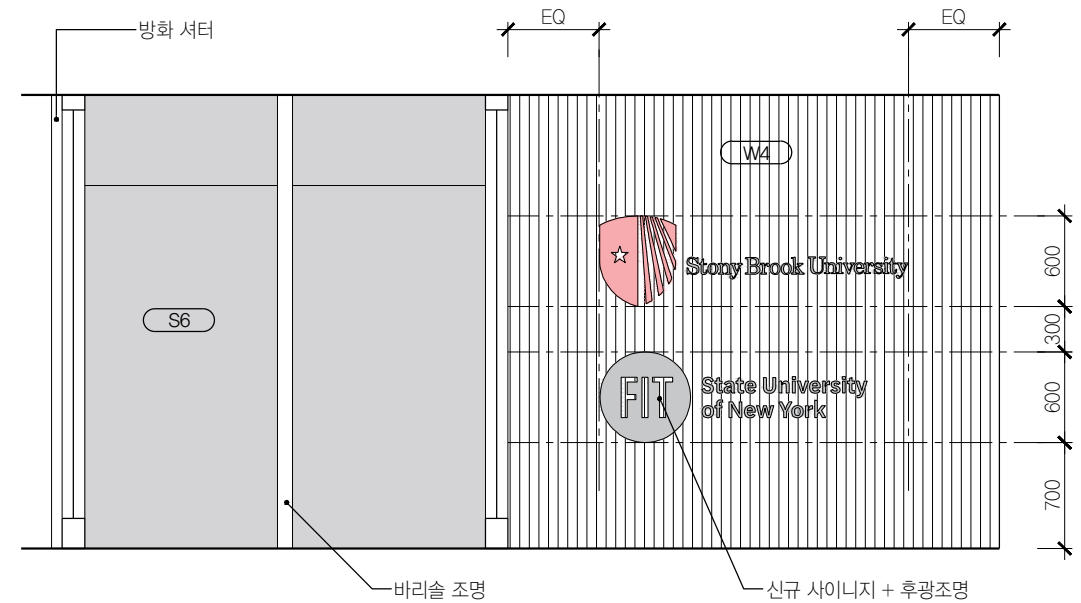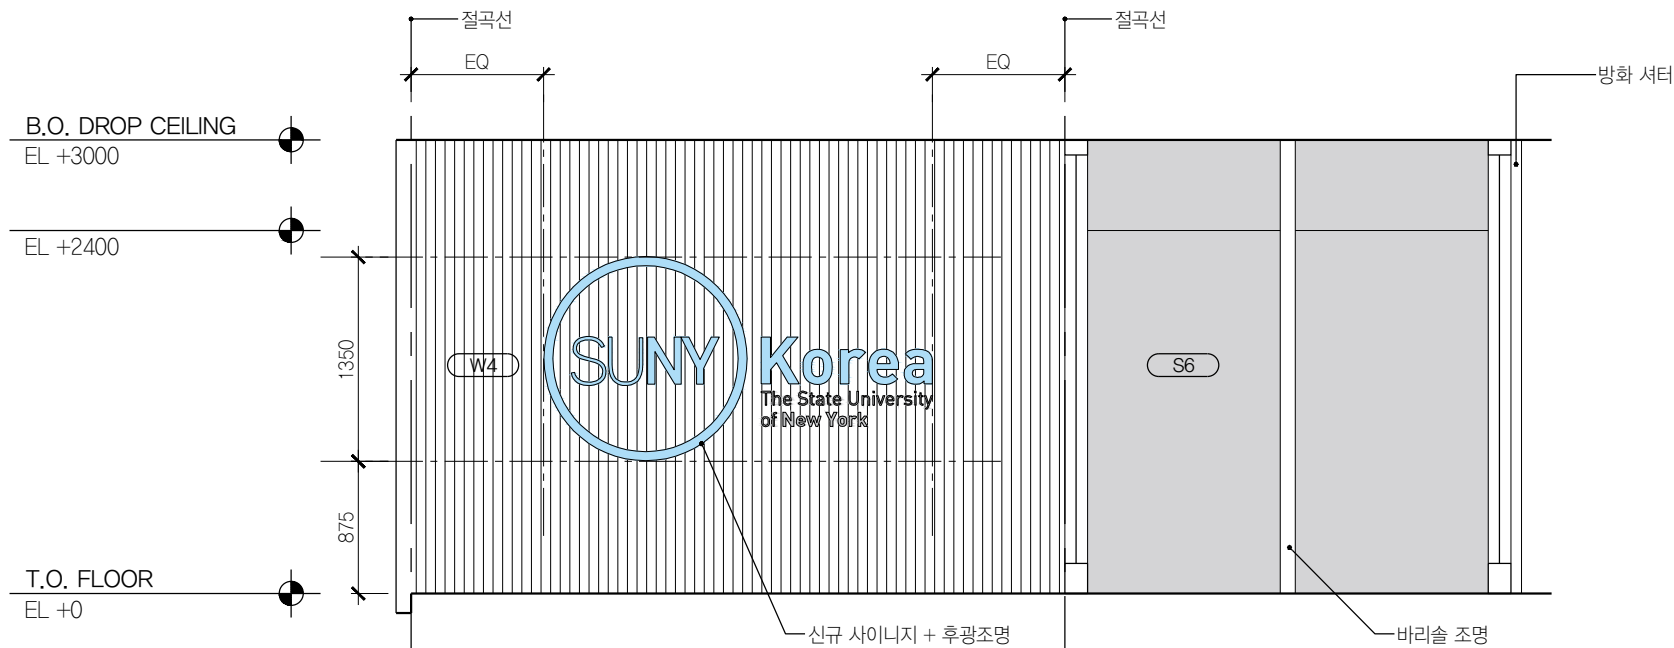


03 방풍실2 B105
SCALE 1:50


04 방풍실2 B105
SCALE 1:50

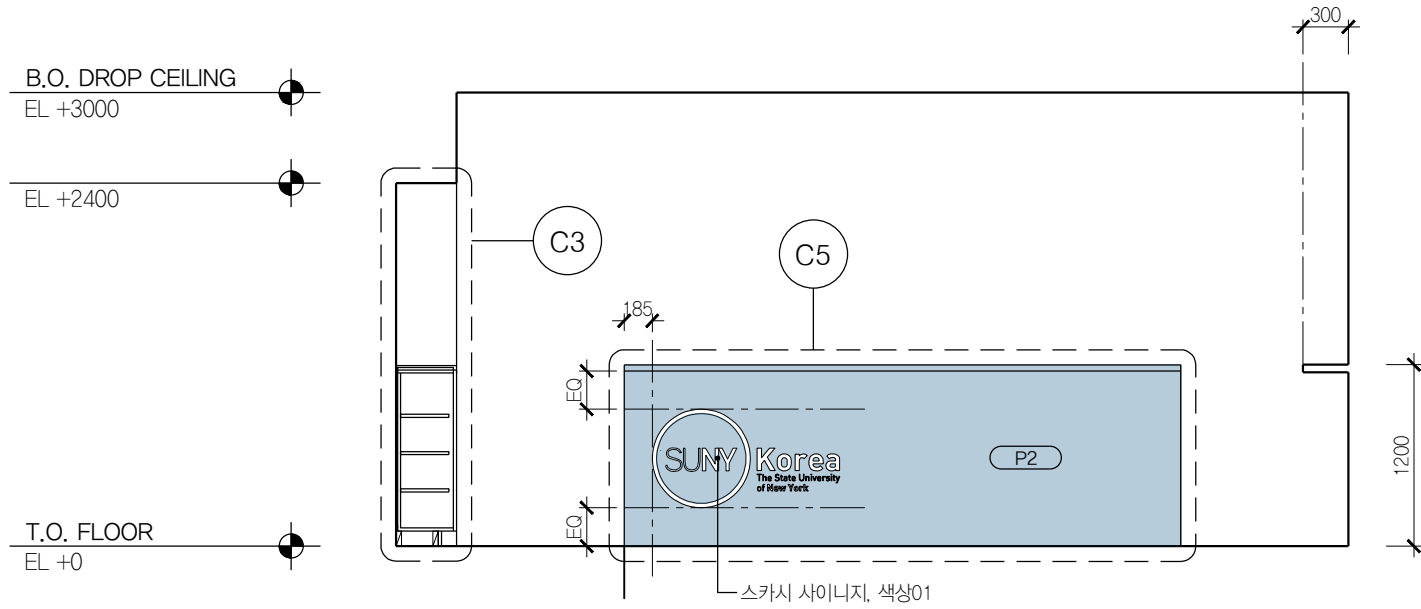


01 리셉션 B107
SCALE 1:50

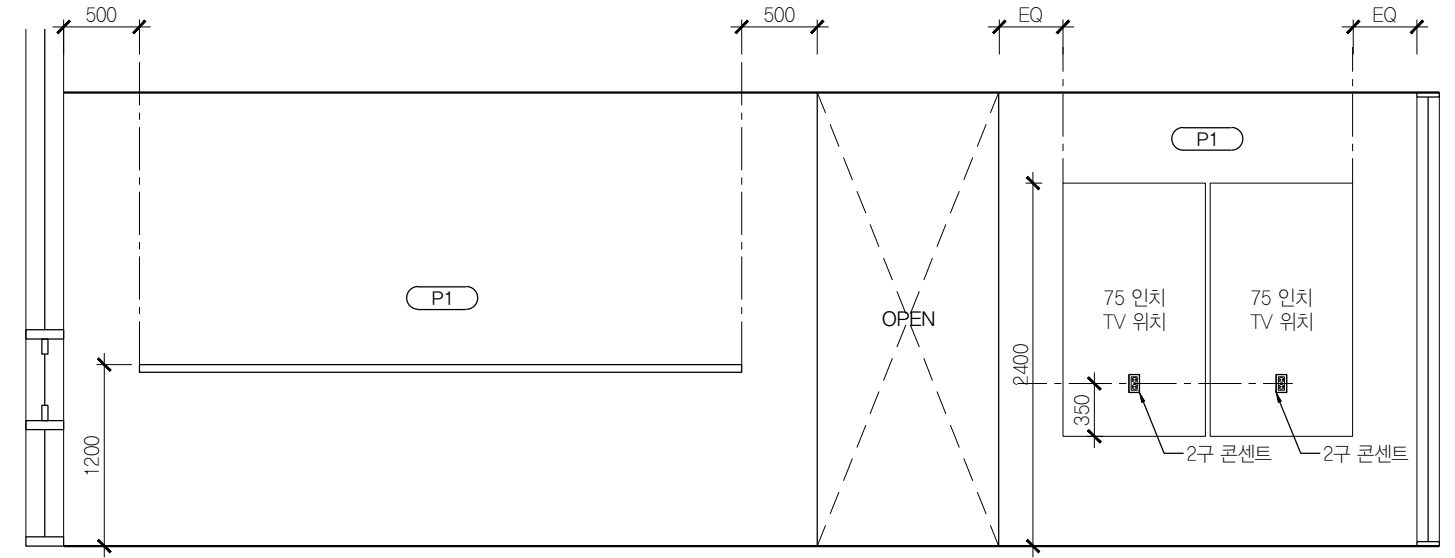

02 리셉션 B107
SCALE 1:50

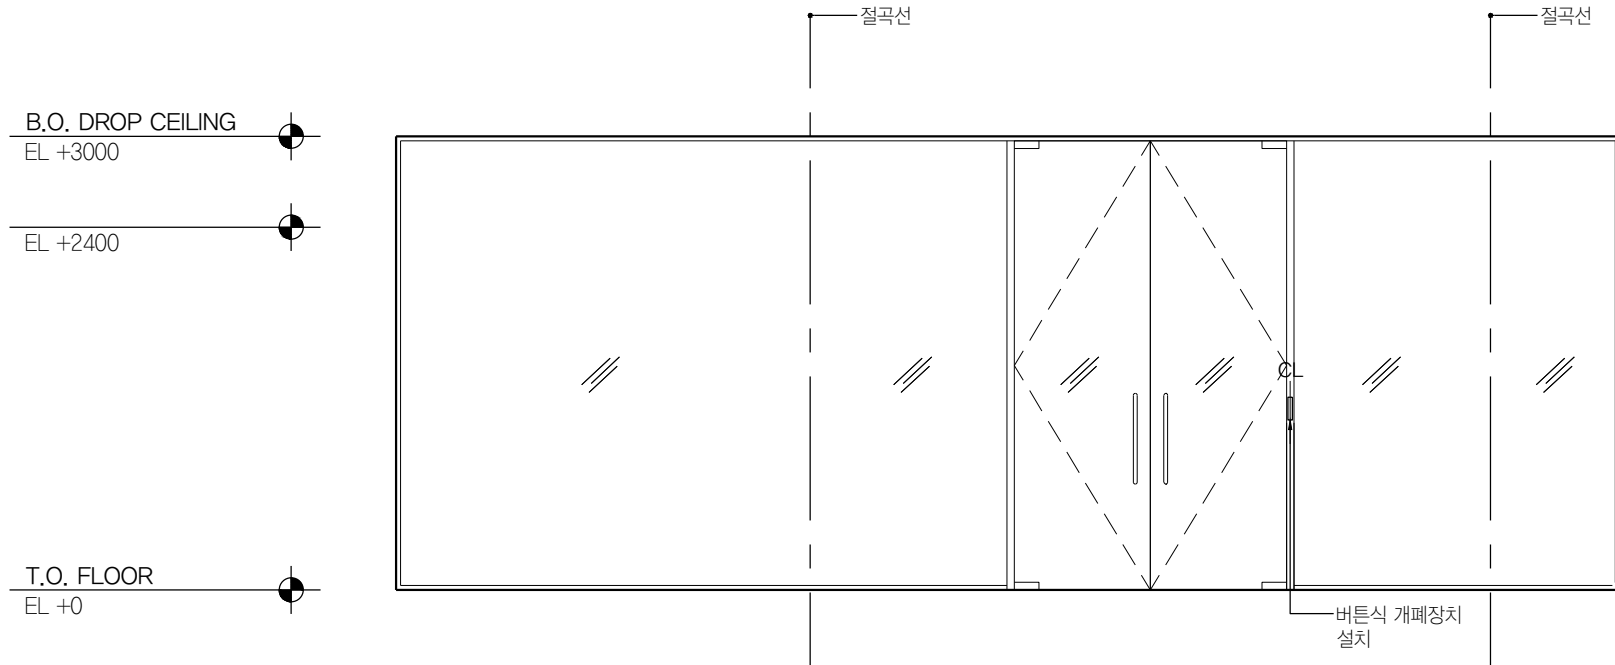

03 리셉션 B107
SCALE 1:50

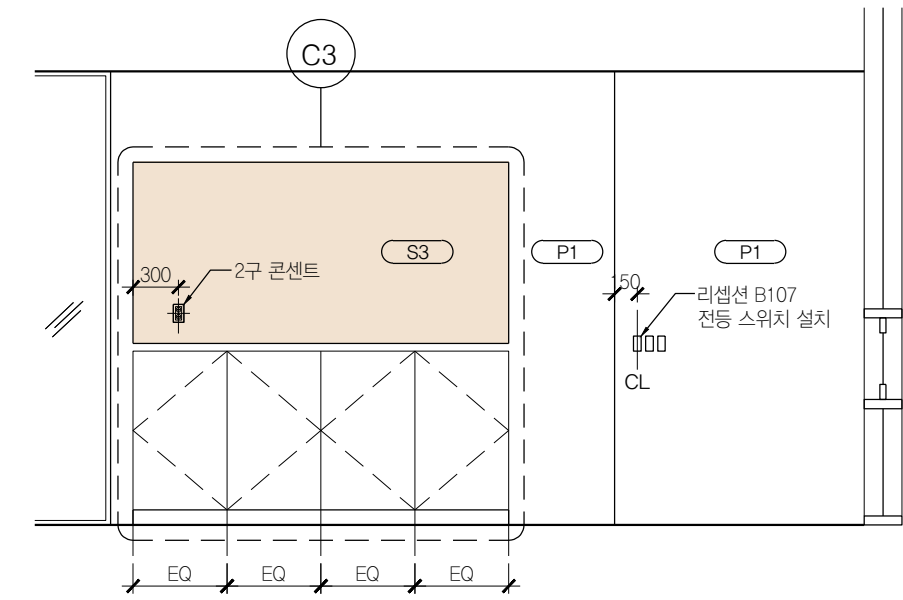


04 리셉션 B107
SCALE 1:50


B.O. DROP CEILING
EL +3000

EL +2400

T.O. FLOOR
EL +0

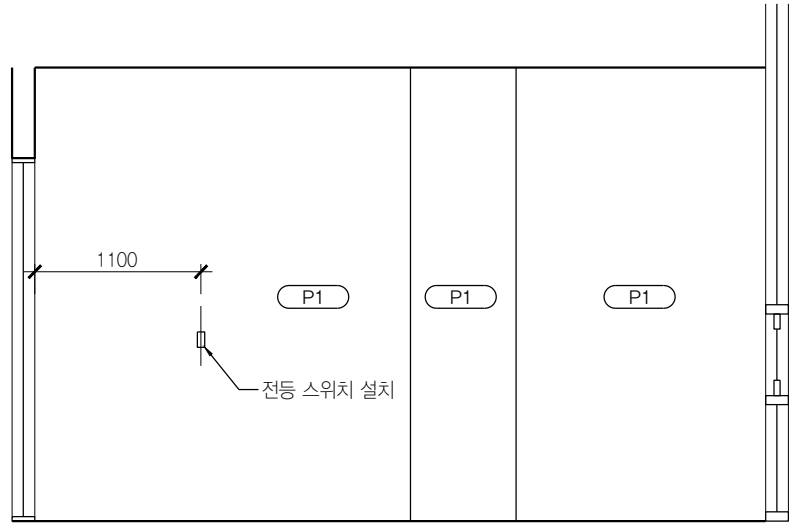

01 회의실 B108
SCALE 1:50

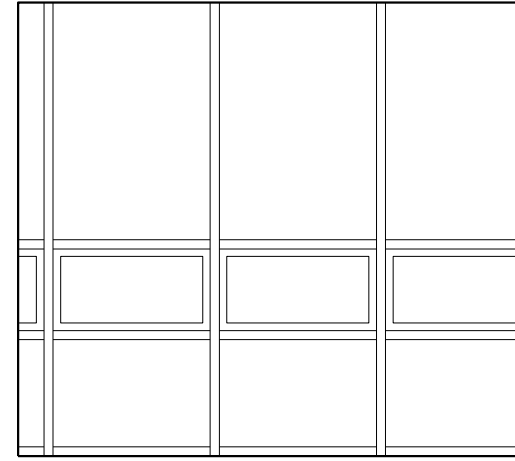


02 회의실 B108
SCALE 1:50


B.O. DROP CEILING
EL +3000

EL +2400

T.O. FLOOR
EL +0

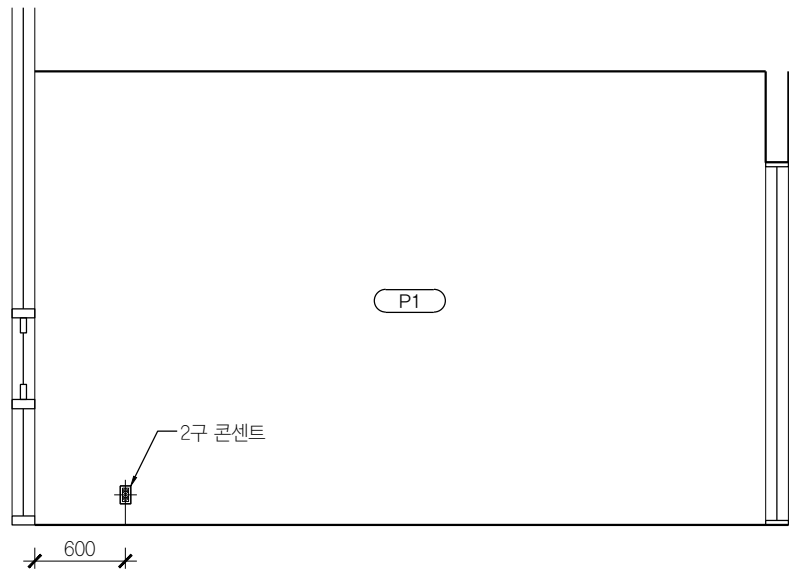

03 회의실 B108
SCALE 1:50

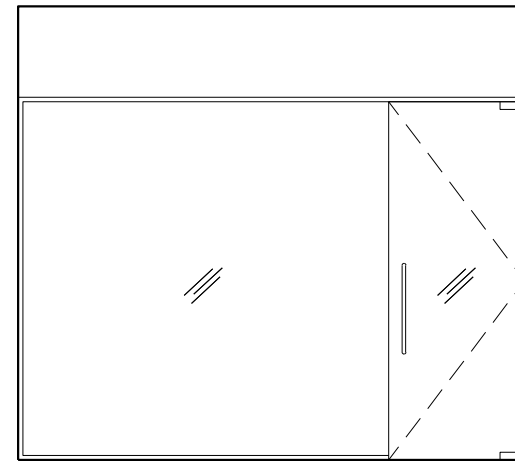

04 회의실 B108
SCALE 1:50



PROJECT TITLE
SUNY KOREA B1F 환경개선사업

인천광역시 연수구 송도문화로 119-2
한국뉴욕주립대학교

DRAWING TITLE
지하 1층 실내전개도

DRAWING NO. A-309
CONSULTANT CONSULTANTNAME

APPROVED BY SC
DRAWN BY GC

SCALE A3=1:50
DATE 2026.06

콜라브웍스 건축사사무소


NOTES

-


-

(주) 콜라브웍스건축사사무소


Office 02.2135.2423
Mail info@collab-works.com

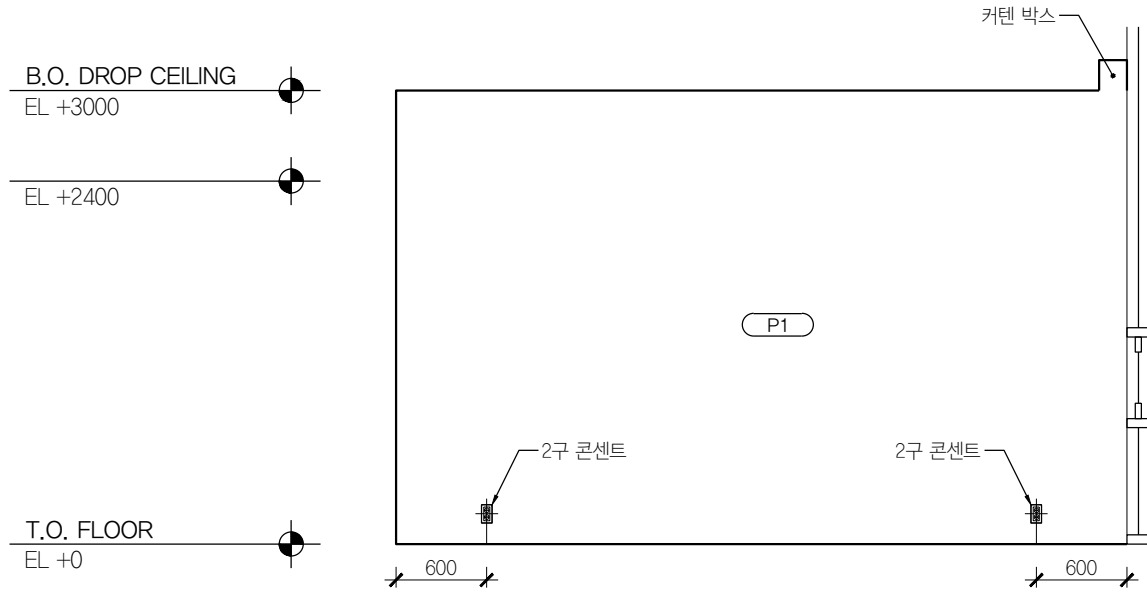


01 처장실 B109
SCALE 1:50

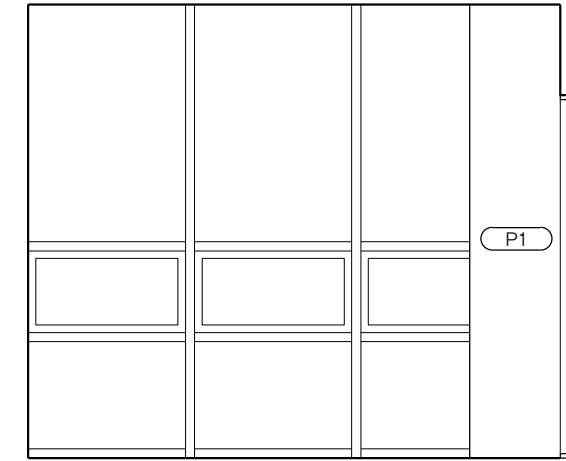



02 처장실 B109
SCALE 1:50

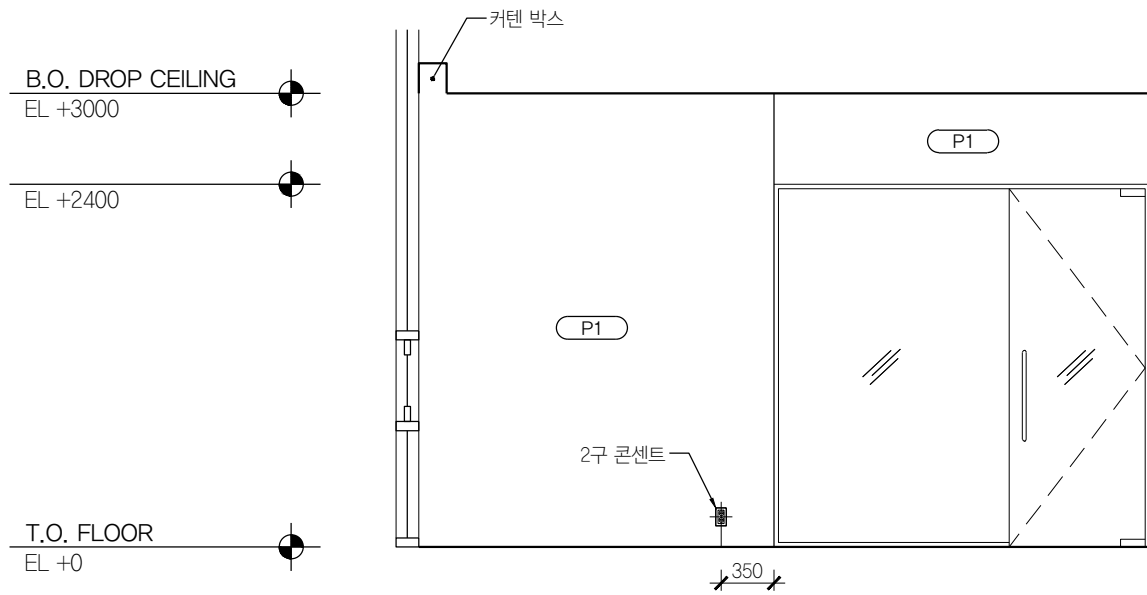


03 처장실 B109
SCALE 1:50

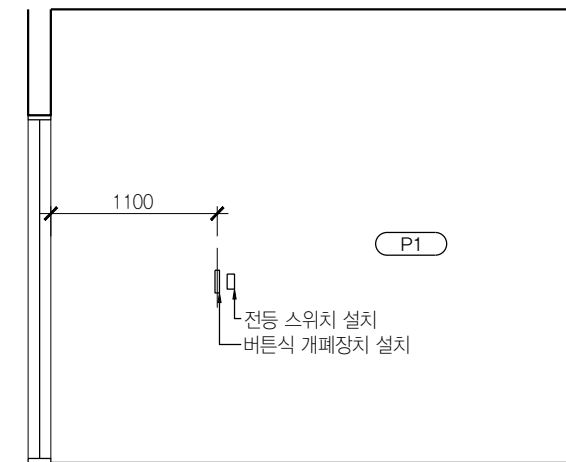



04 처장실 B109
SCALE 1:50

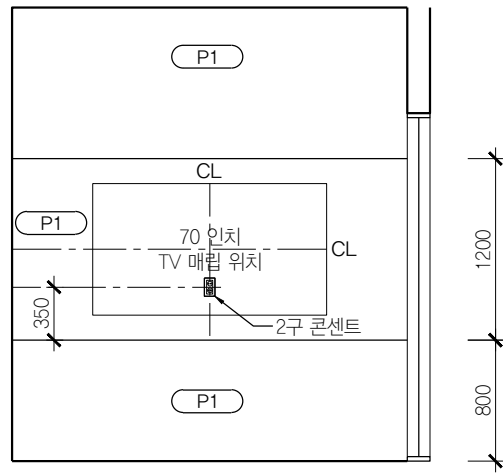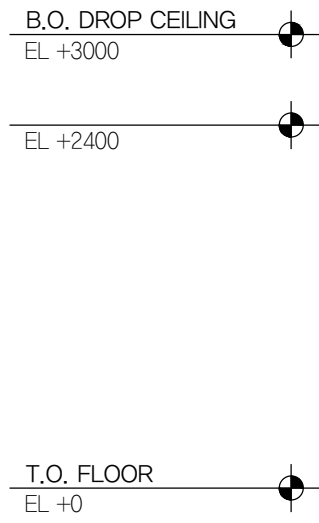


01 상담실 B110
SCALE 1:50

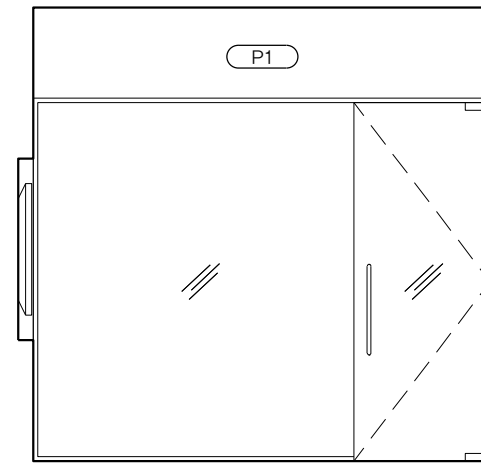

02 상담실 B110
SCALE 1:50

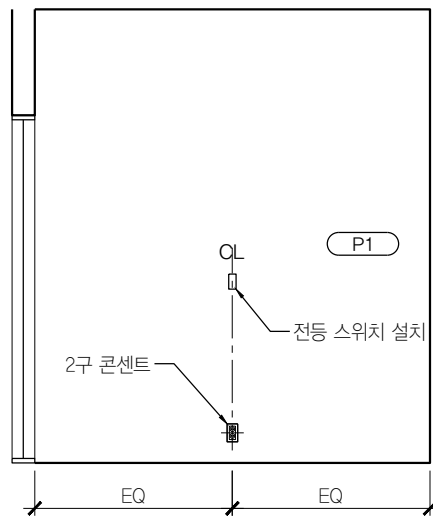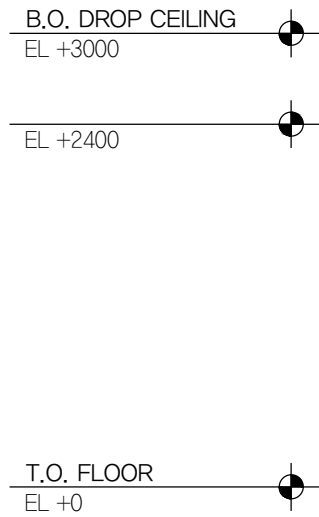

03 상담실 B110
SCALE 1:50

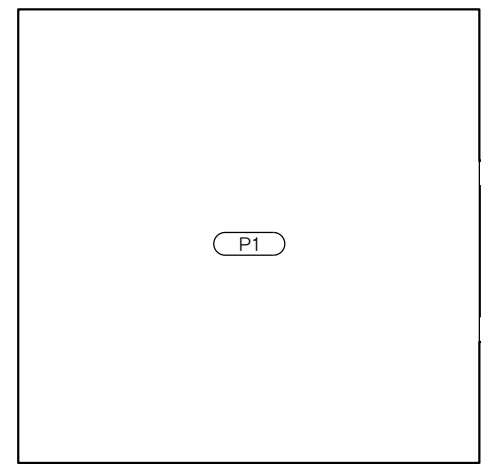

04 상담실 B110
SCALE 1:50



PROJECT TITLE
SUNY KOREA B1F 환경개선사업
인천광역시 연수구 송도문화로 119-2
한국뉴욕주립대학교

DRAWING TITLE
지하 1층 실내전개도
DRAWING NO. A-311
CONSULTANT CONSULTANTNAME

APPROVED BY SC
DRAWN BY GC
SCALE A3=1:50
DATE 2026.06


콜라브웍스 건축사사무소
NOTES
-
-

(주) 콜라브웍스건축사사무소
Office 02.2135.2423
Mail info@collab-works.com


B.O. DROP CEILING
EL +3000

EL +2400

T.O. FLOOR
EL +0

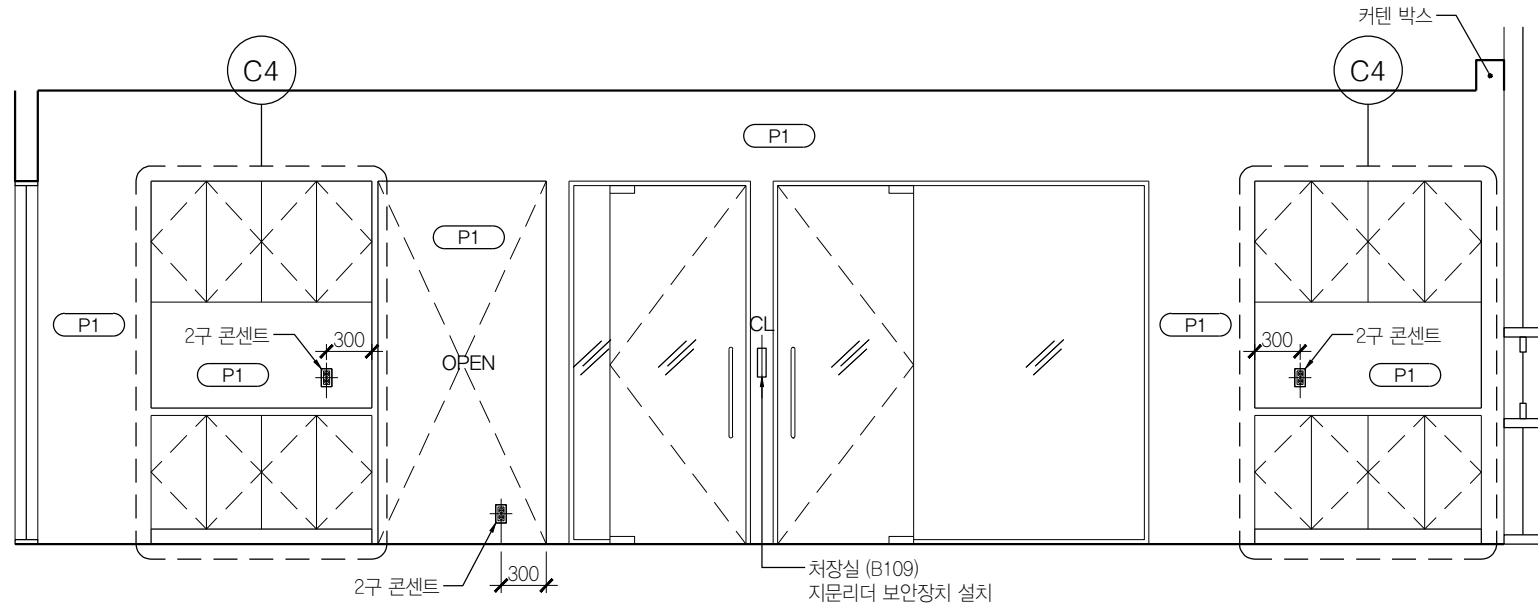

01 입학처 사무실 B112
SCALE 1:50

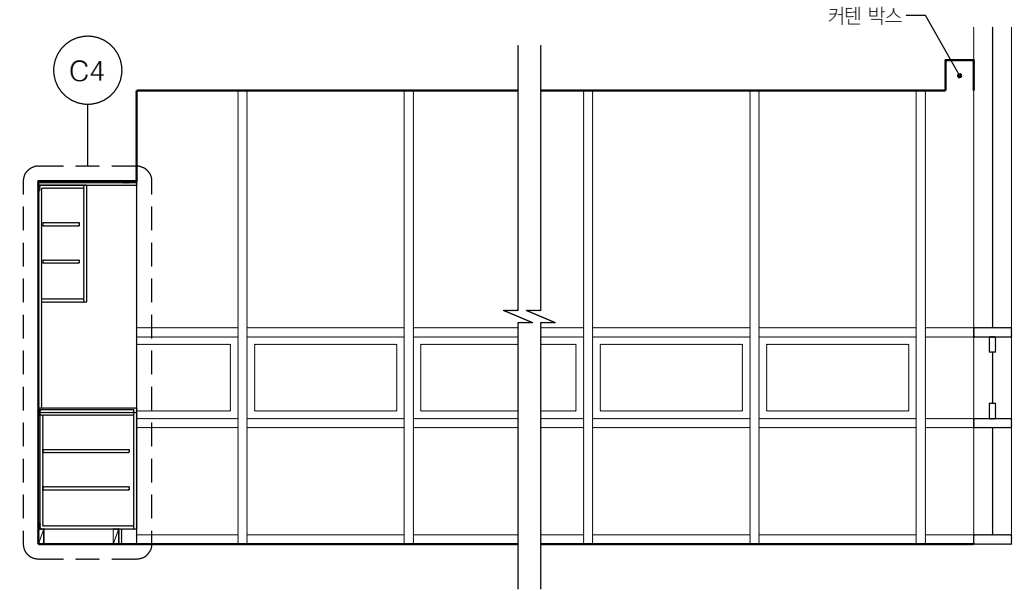


02 입학처 사무실 B112
SCALE 1:50


B.O. DROP CEILING
EL +3000

EL +2400

T.O. FLOOR
EL +0

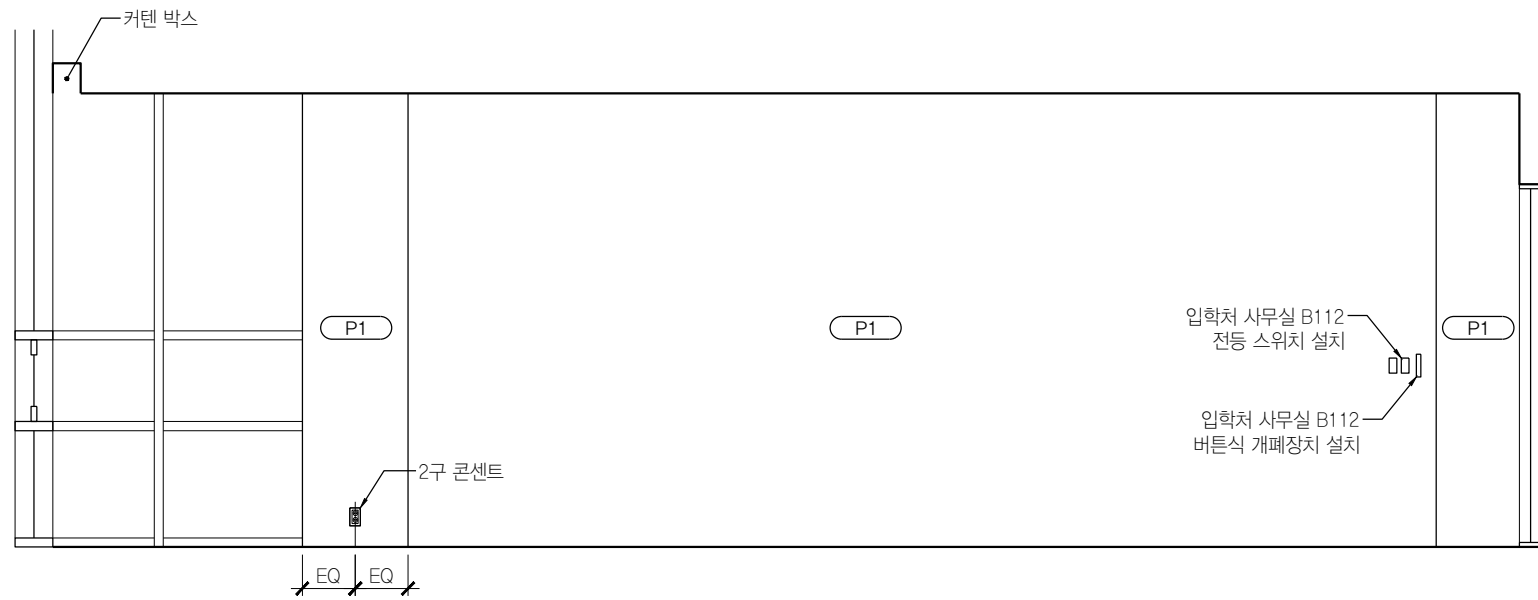

03 입학처 사무실 B112
SCALE 1:50

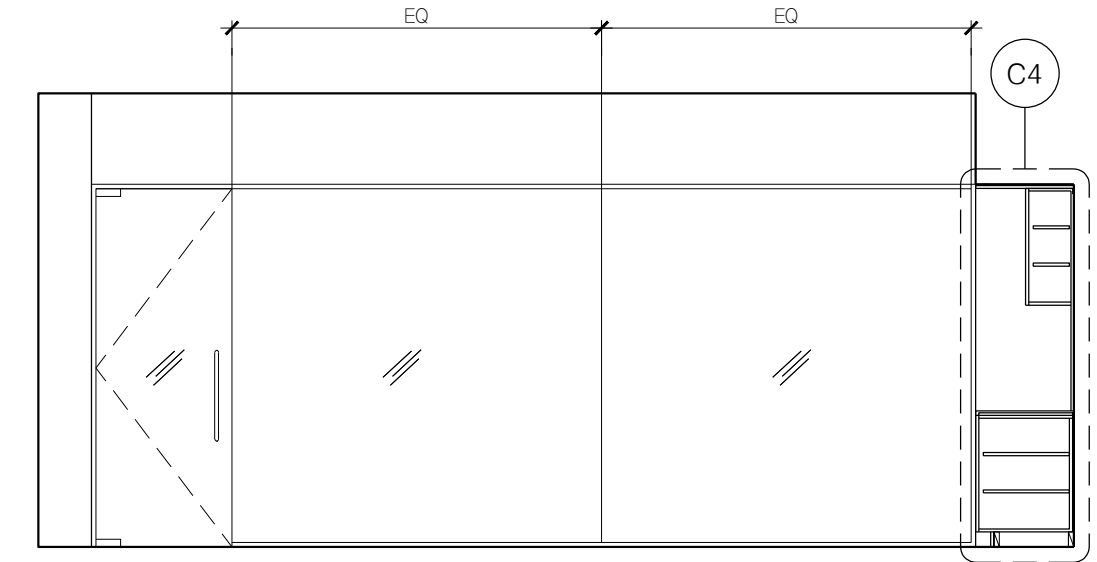

04 입학처 사무실 B112
SCALE 1:50



PROJECT TITLE
SUNY KOREA B1F 환경개선사업

인천광역시 연수구 송도문화로 119-2
한국뉴욕주립대학교

DRAWING TITLE
지하 1층 실내전개도

DRAWING NO. A-312
CONSULTANT CONSULTANTNAME

APPROVED BY SC
DRAWN BY GC



SCALE A3=1:50
DATE 2026.06

콜라브웍스 건축사사무소

NOTES
-
-

(주) 콜라브웍스건축사사무소

Office 02.2135.2423
Mail info@collab-works.com

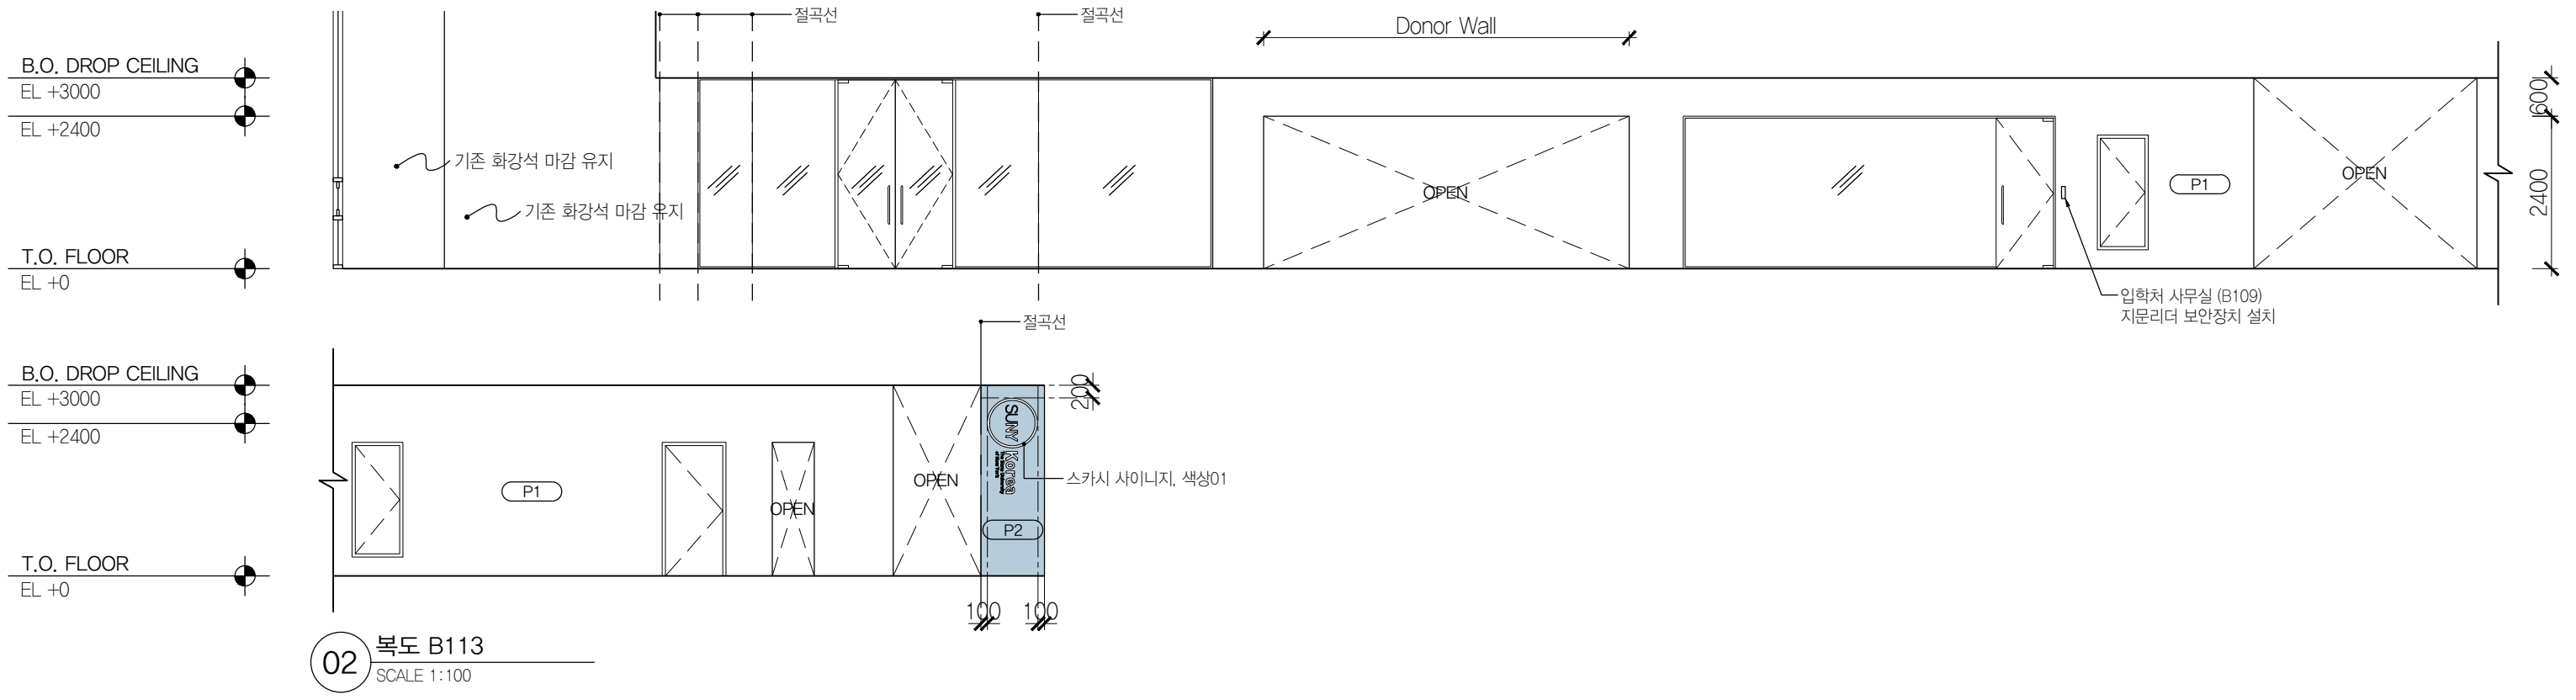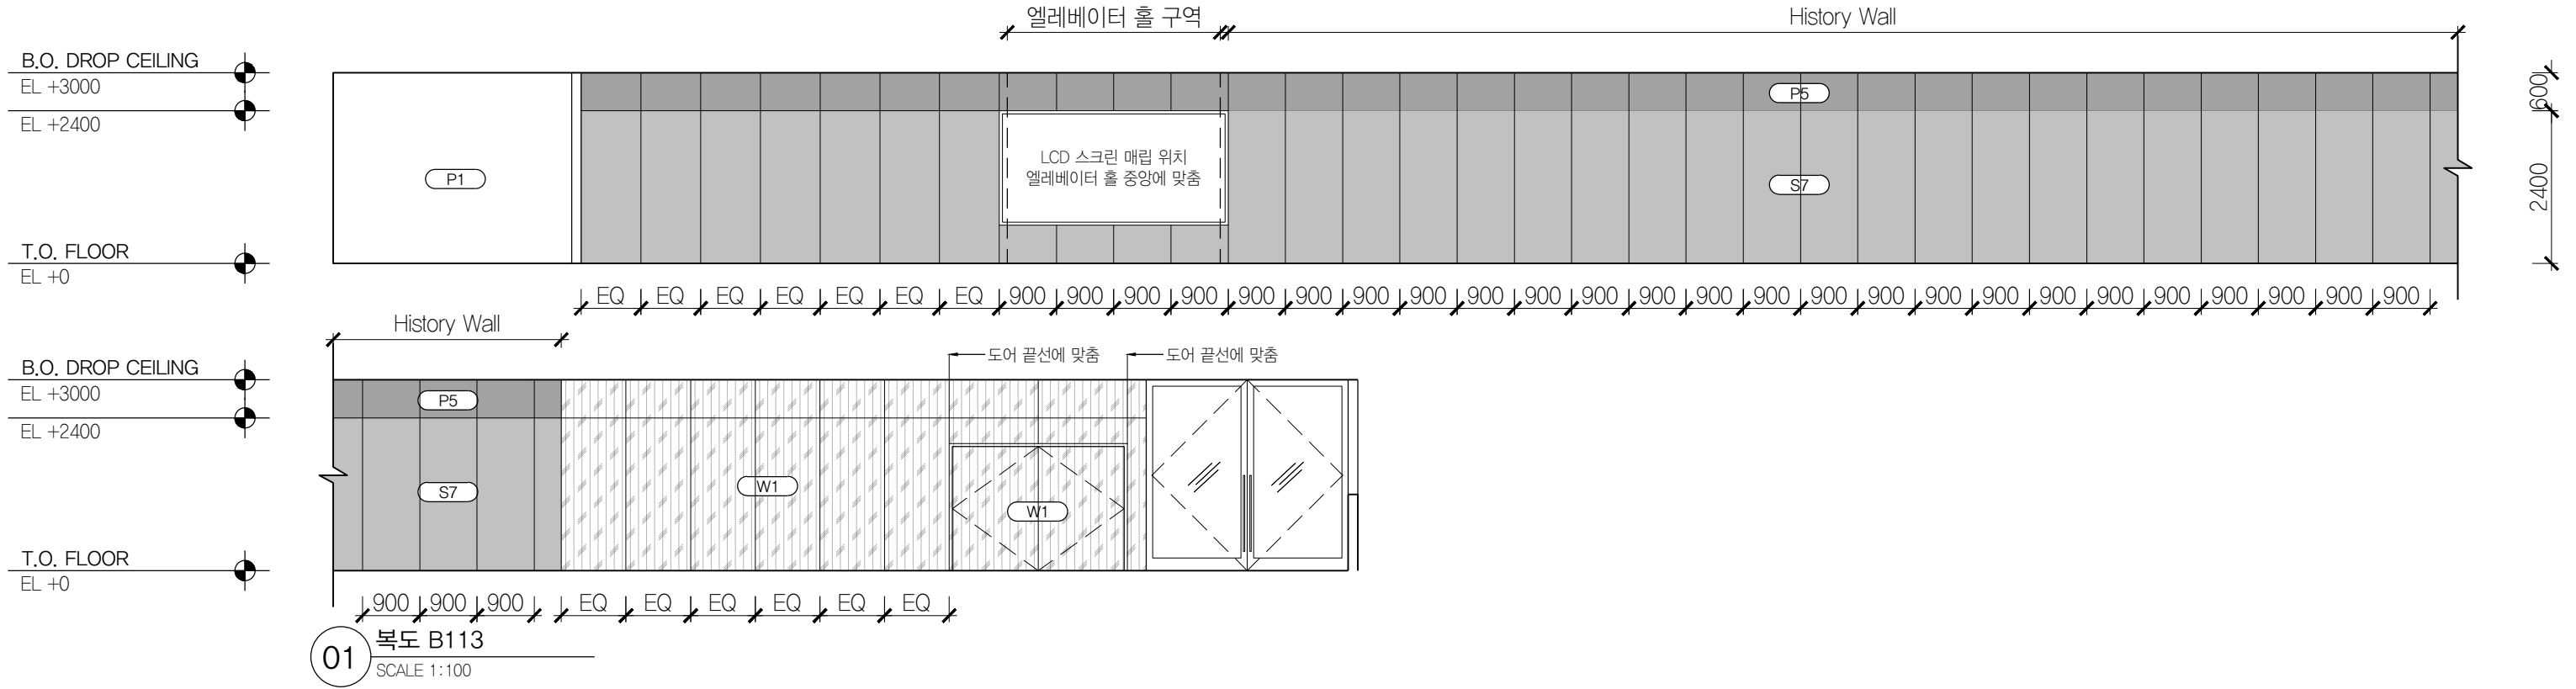

PROJECT TITLE
SUNY KOREA B1F 환경개선사업

인천광역시 연수구 송도문화로 119-2
한국뉴욕주립대학교

DRAWING TITLE
지하 1층 실내전개도

DRAWING NO. A-313
CONSULTANT CONSULTANTNAME

APPROVED BY SC
DRAWN BY GC

SCALE A3=1:100
DATE 2026.06

콜라브웍스 건축사사무소

NOTES
-
-


(주) 콜라브웍스건축사사무소

Office 02.2135.2423
Mail info@collab-works.com


B.O. DROP CEILING
EL +3000

EL +2300

T.O. FLOOR
EL +0

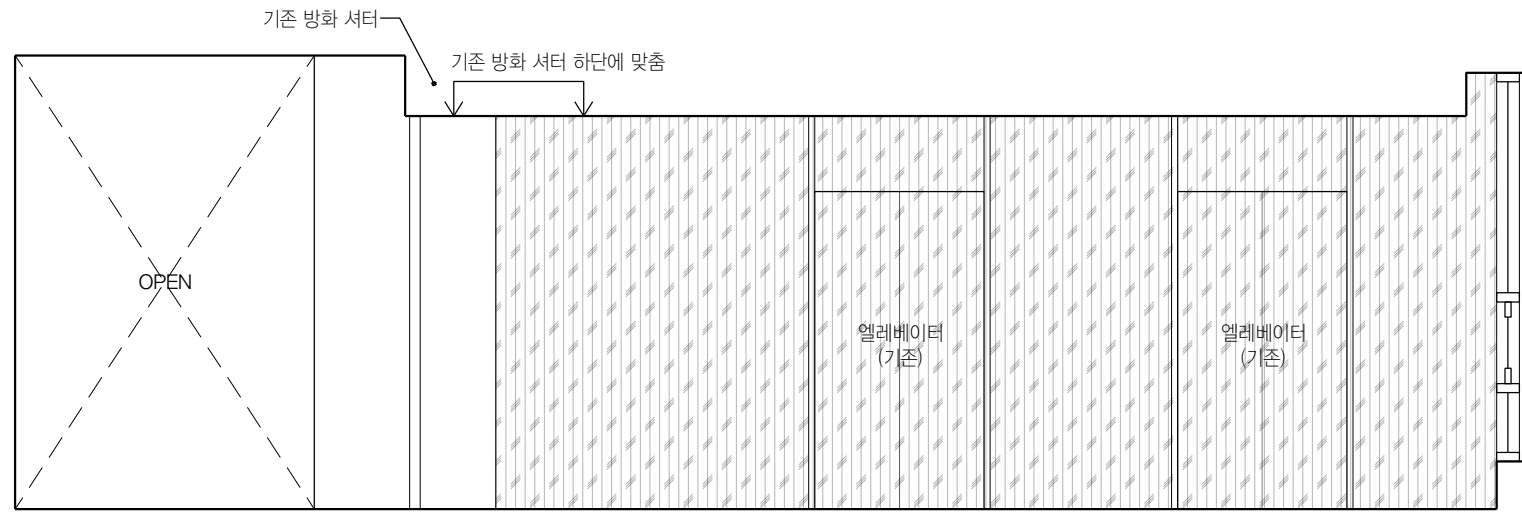

01 엘리베이터 B114
SCALE 1:50

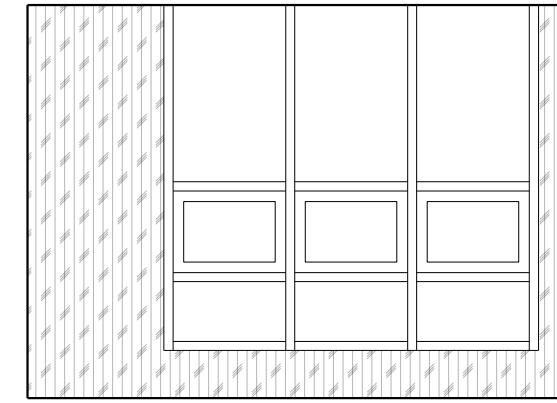


02 엘리베이터 B114
SCALE 1:50

B.O. DROP CEILING
EL +3000

EL +2300

T.O. FLOOR
EL +0

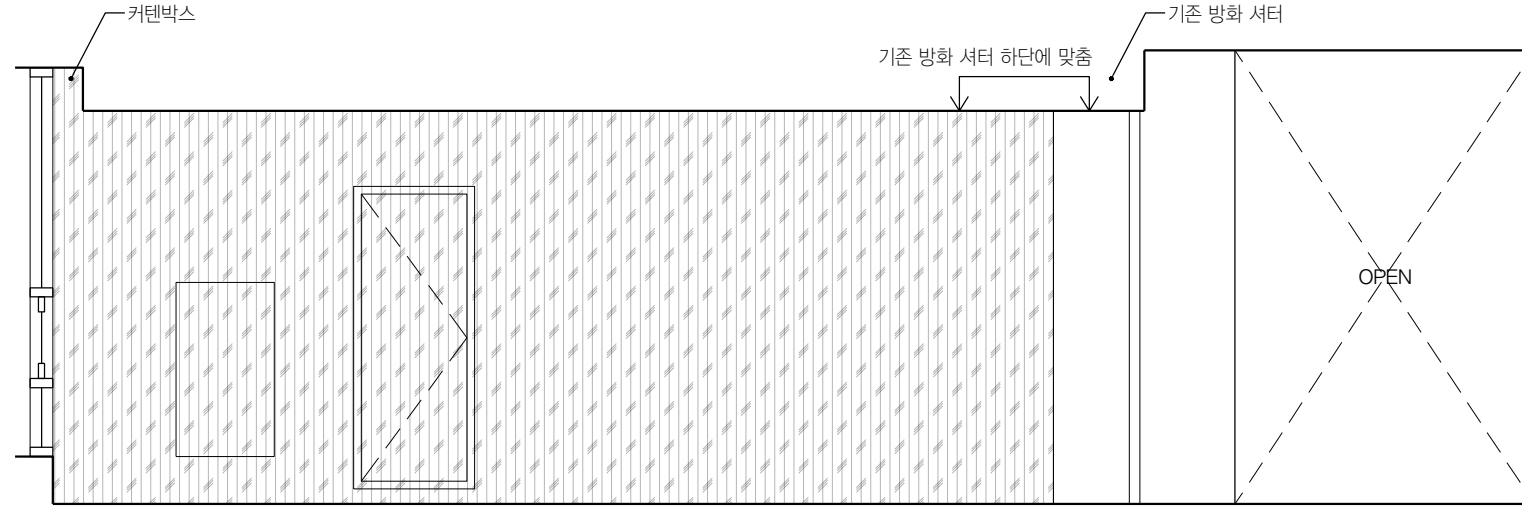

03 엘리베이터 B114
SCALE 1:50



PROJECT TITLE
SUNY KOREA B1F 환경개선사업

인천광역시 연수구 송도문화로 119-2
한국뉴욕주립대학교

DRAWING TITLE
지하 1층 실내전개도

DRAWING NO. A-314

CONSULTANT CONSULTANTNAME

APPROVED BY SC

DRAWN BY GC

SCALE A3=1:50

DATE 2026.06

콜라브웍스 건축사사무소

NOTES




-



-

(주) 콜라브웍스건축사사무소



Office 02.2135.2423

Mail info@collab-works.com

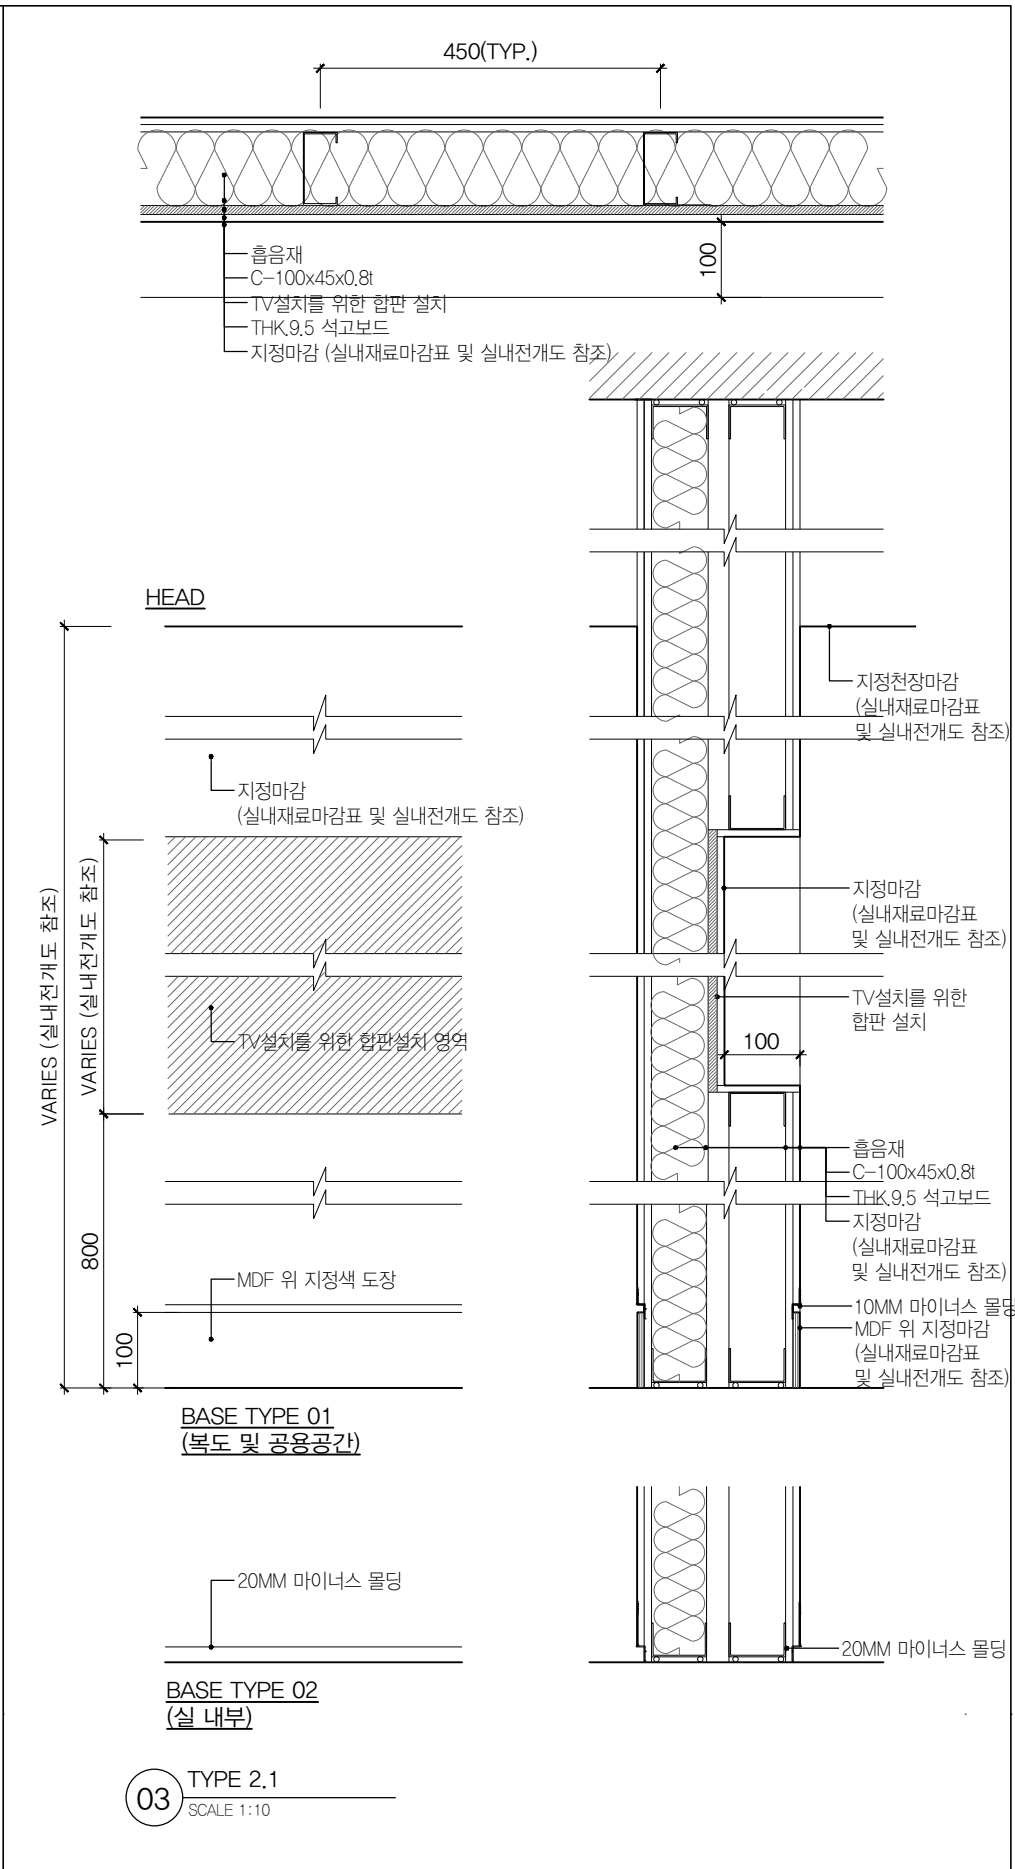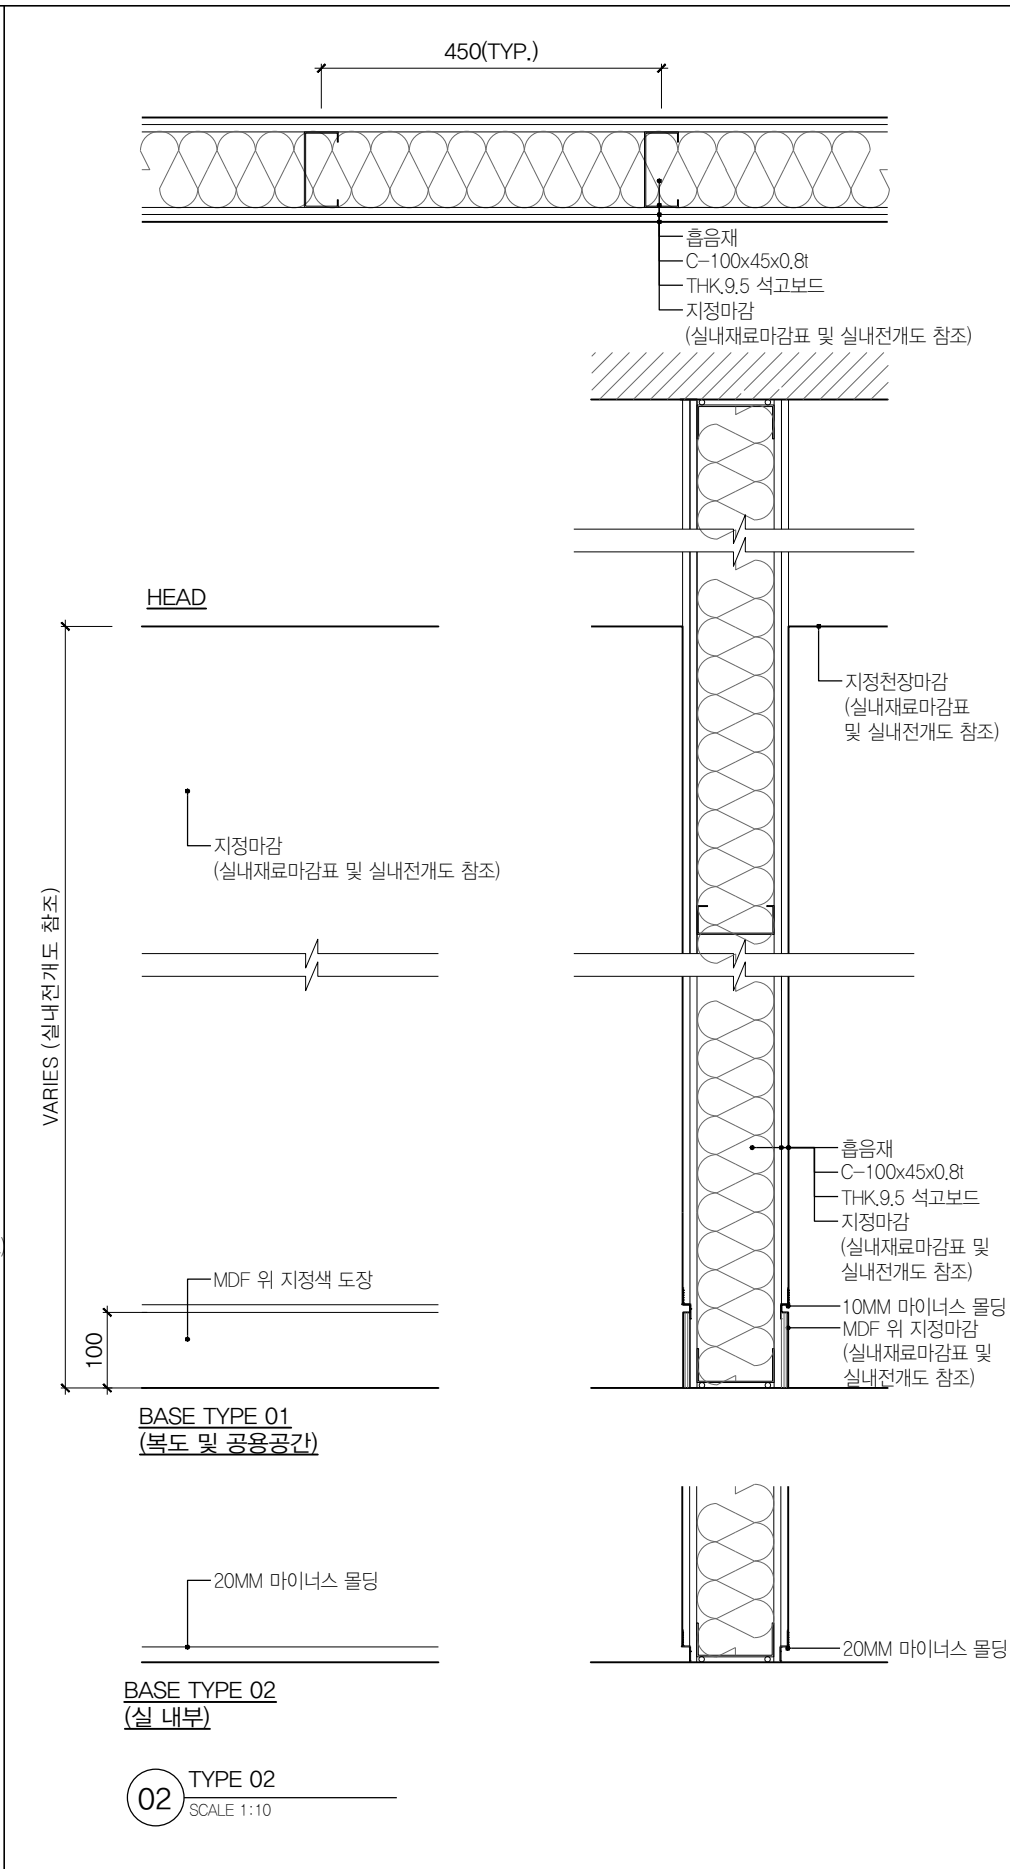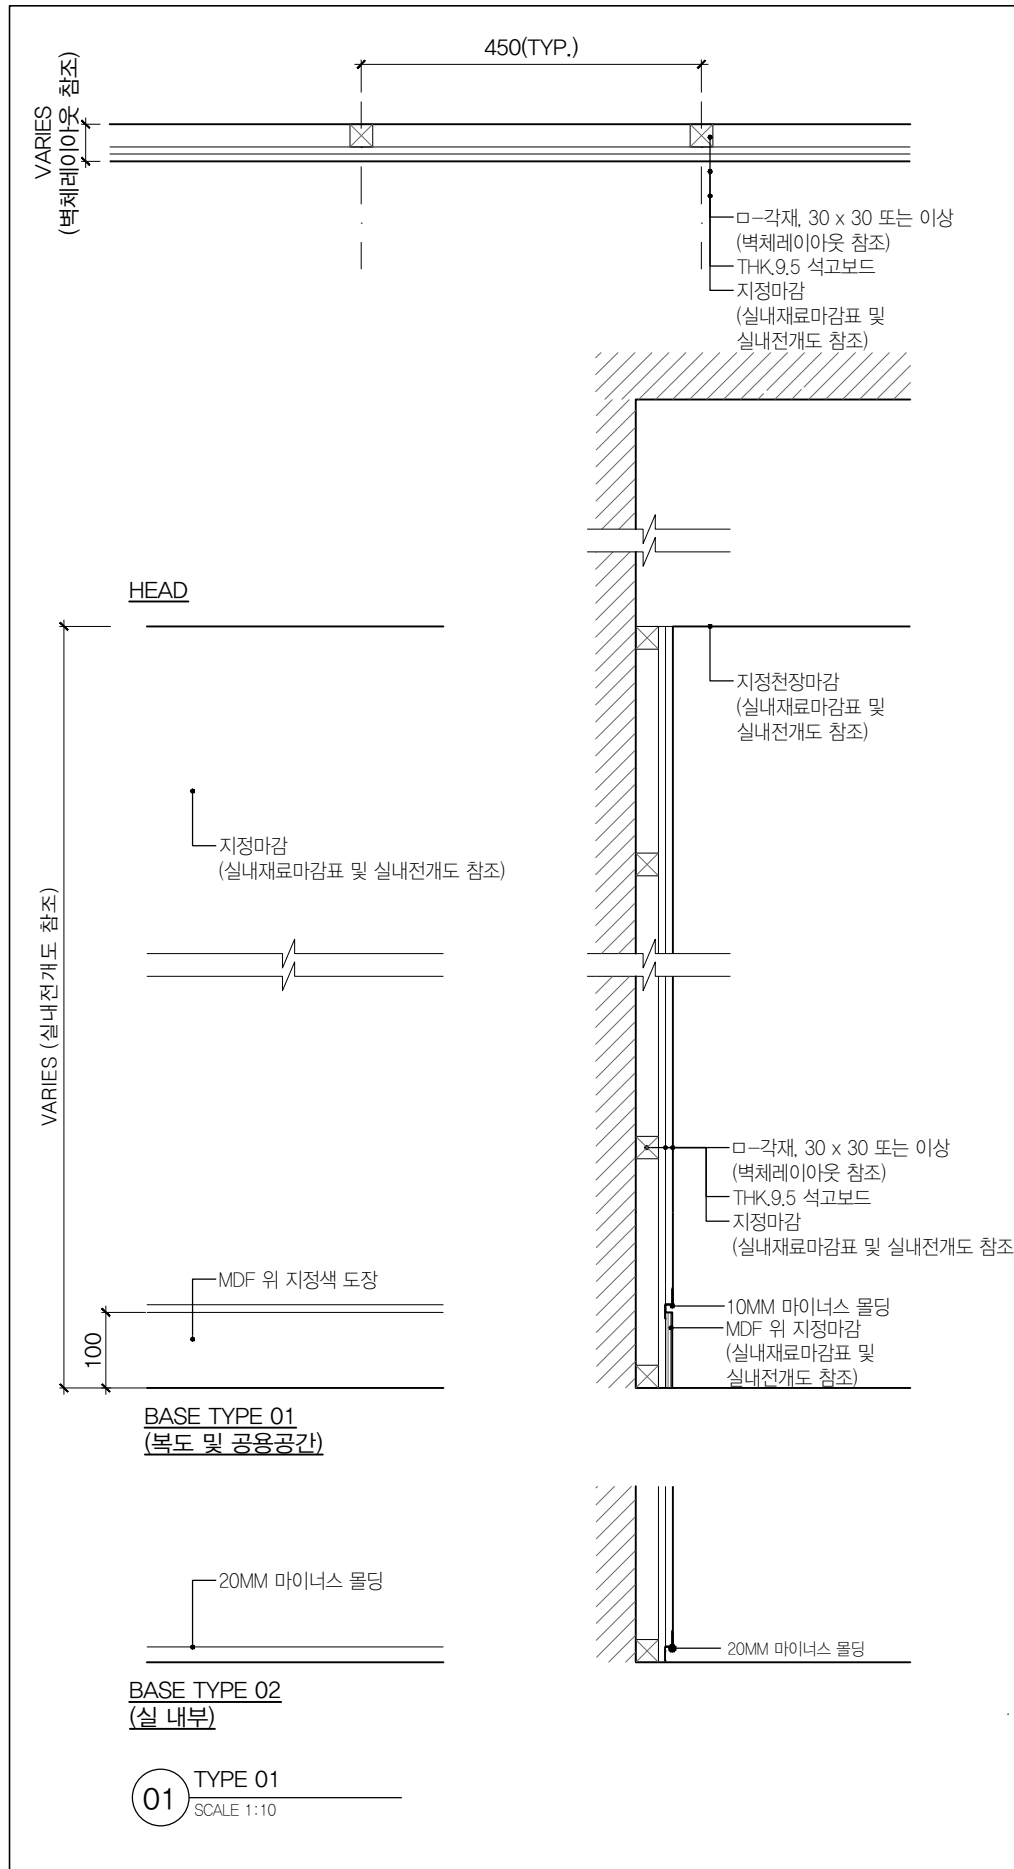


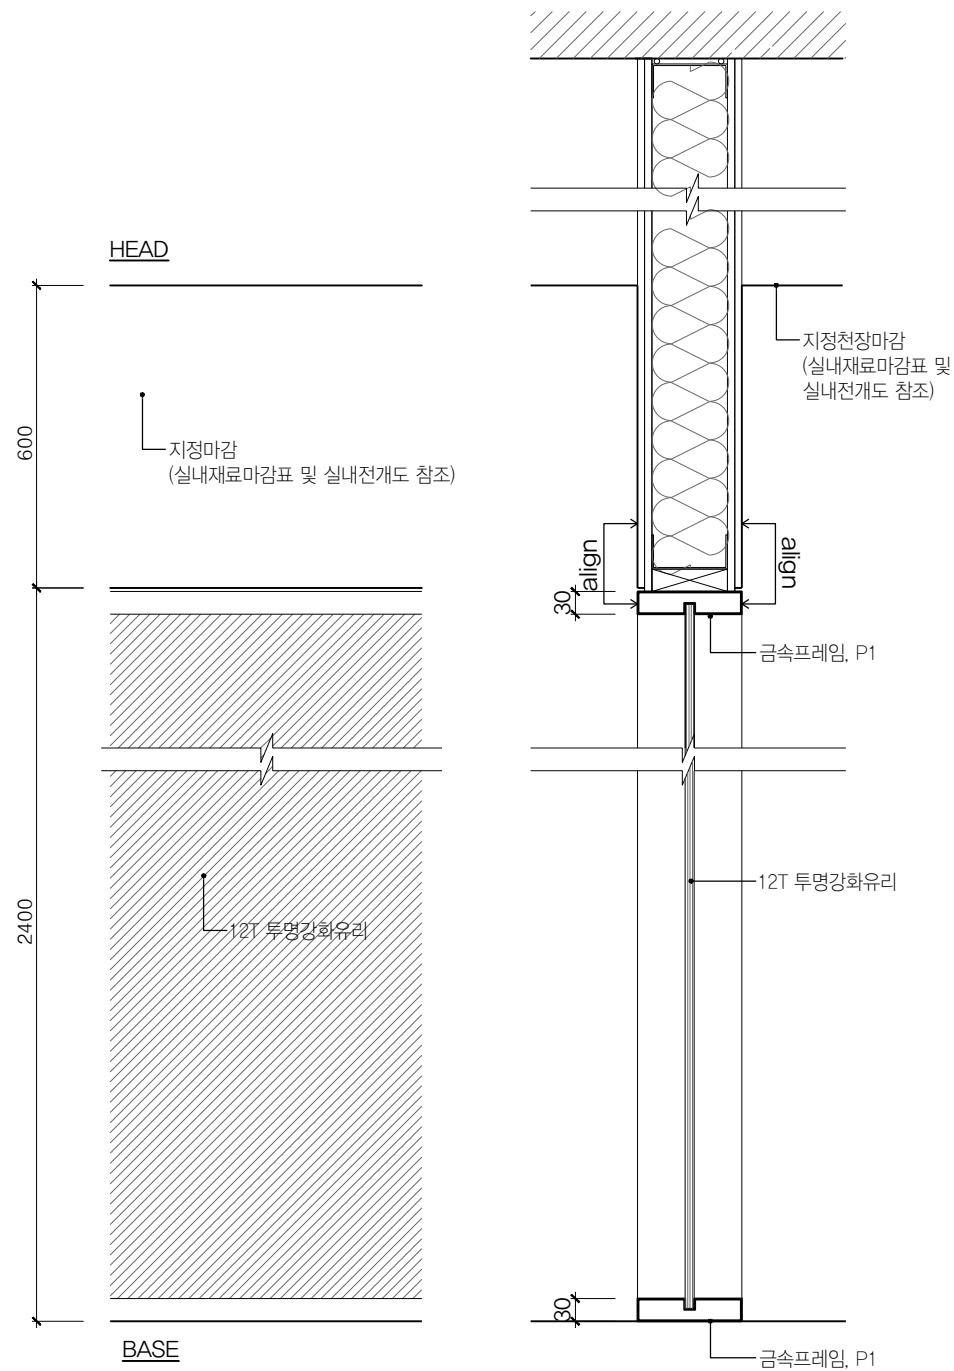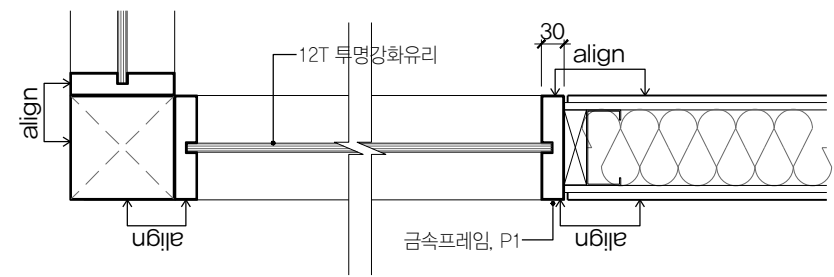


01 TYPE 4
SCALE 1:10

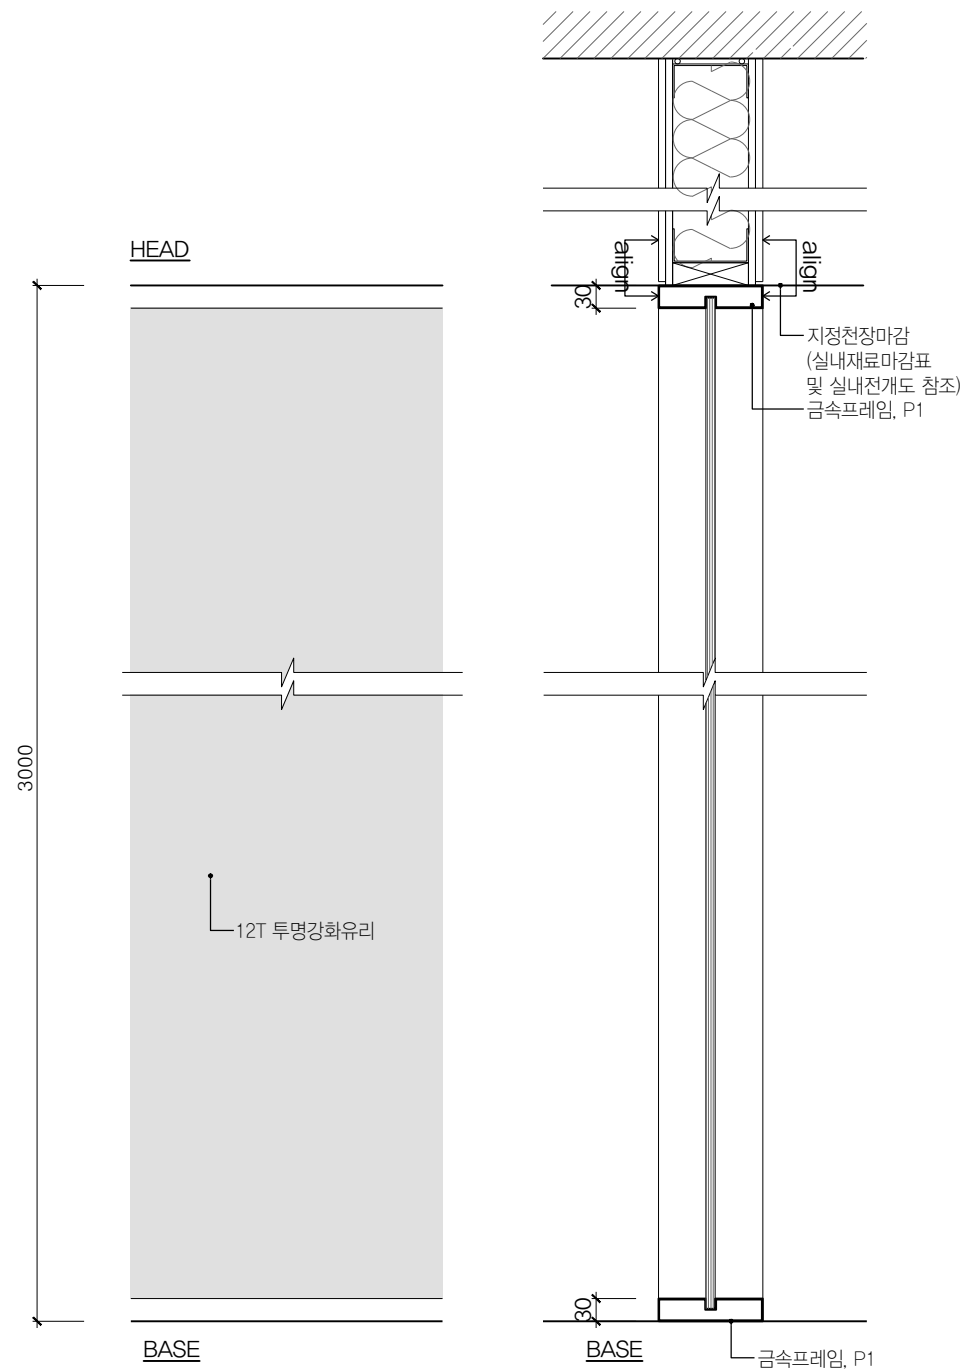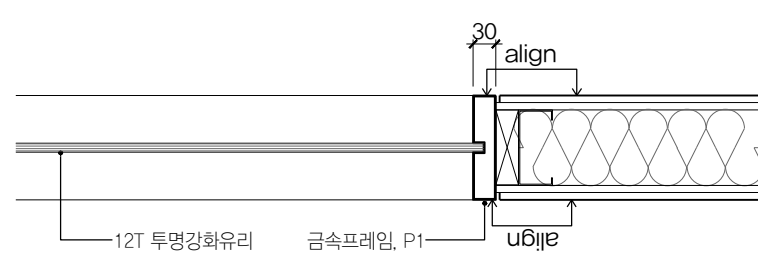

02 TYPE 6
SCALE 1:10

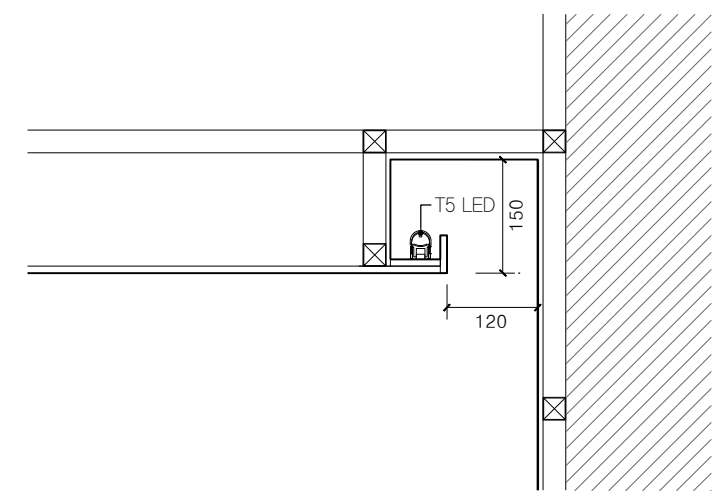

03 간접조명 상세도
SCALE 1:10

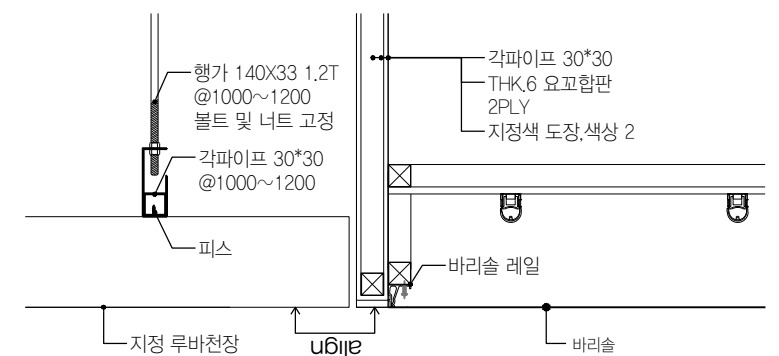

04 루바 천장 상세도
SCALE 1:10



지하1층 전등설비 평면도(변경전)

축척 : 1 / 200



PROJECT TITLE
SUNY KOREA B1F 환경개선사업
인천광역시 연수구 송도문화로 119-2
한국뉴욕주립대학교

DRAWING TITLE
지하1층 전등설비 평면도(변경전)
DRAWING NO. EE - 101
CONSULTANT CONSULTANTNAME

APPROVED BY SC
DRAWN BY GC
SCALE A3=1:200
DATE 2026.06

콜라브웍스건축사사무소+정파트너스 아키텍츠
NOTES
-
-

(주) 콜라브웍스건축사사무소
Office 02.2135.2423
Mail info@collab-works.com



지하1층 전열설비 평면도(변경전)

축척 : 1/200



PROJECT TITLE
SUNY KOREA B1F 환경개선사업
인천광역시 연수구 송도문화로 119-2
한국뉴욕주립대학교

DRAWING TITLE
지하1층 전열설비 평면도(변경전)
DRAWING NO. EE - 102
CONSULTANT CONSULTANTNAME


APPROVED BY SC
DRAWN BY GC
SCALE A3=1:200
DATE 2026.06

콜라브웍스건축사사무소+정파트너스 아키텍츠
NOTES
-
-

(주) 콜라브웍스건축사사무소
Office 02.2135.2423
Mail info@collab-works.com

* 조명 LEGEND

조명	구분	제품명	위치	수량	비고
루바라인 조명		루바라인 조명 4000K	복도 및 공용공간	견적서 참조	
라인 조명		TBD	방풍실	견적서 참조	
매입등		4인치 LED 직다운 매입등 4000K LED 15W	도면 참조	52	격자루바 천장은 전용 조명박스 사용
직부등		LED 15W	창고	2	
간접 조명 T5	L:200	LED T5 18W	라운지 복도	11	
	L:900	LED T5 14W		1	
	L:600	LED T5 10W		1	
	L:300	LED T5 6W		2	

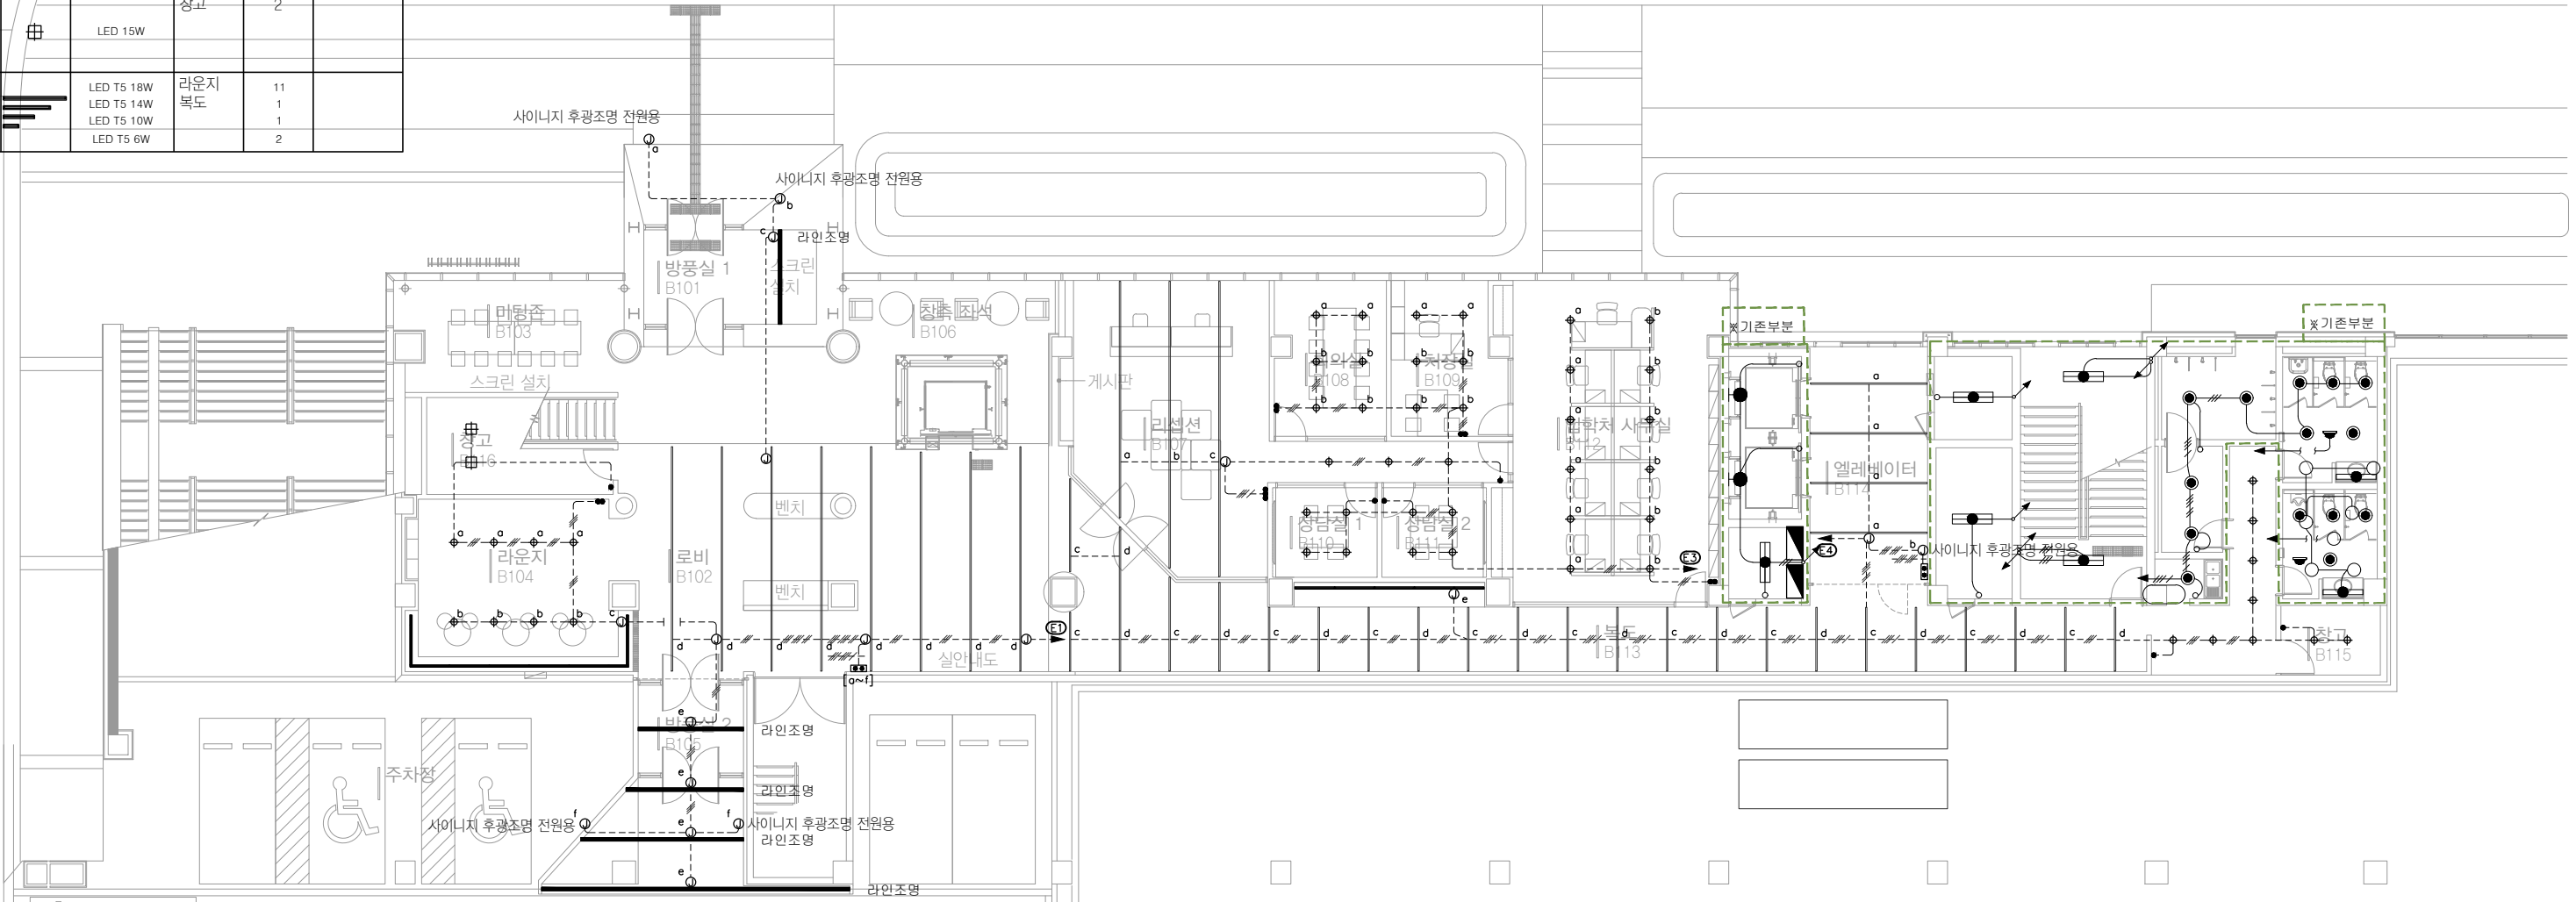

NOTES

* 전등설비 CABLE SCHEDULE

	HFIX 2-2.5mm², E-2.5mm² (16C)
	HFIX 3-2.5mm², E-2.5mm² (22C)
	HFIX 4-2.5mm², E-2.5mm² (22C)
	HFIX 5-2.5mm², E-2.5mm² (28C)
	HFIX 6-2.5mm², E-2.5mm² (28C)
	HFIX 7-2.5mm², E-2.5mm² (28C)
	HFIX 8-2.5mm², E-2.5mm² (36C)

전선관의 천장 슬라브 및 벽체 매입 배관 배선 표시
 전선관의 바닥 슬라브 및 벽체 매입 배관 배선 표시
 전선관의 천장 노출(이중천장내 노출) 배관 배선 표시

지하1층 전등설비 평면도(변경후)

축척 : 1 / 200



PROJECT TITLE
SUNY KOREA B1F 환경개선사업

인천광역시 연수구 송도문화로 119-2
한국뉴욕주립대학교

DRAWING TITLE
지하1층 전등설비 평면도(변경후)

DRAWING NO. EE - 103
CONSULTANT CONSULTANTNAME

APPROVED BY SC
DRAWN BY GC


SCALE A3=1:200
DATE 2026.06

콜라브웍스건축사사무소+정파트너스 아키텍츠

NOTES

(주) 콜라브웍스건축사사무소

Office 02.2135.2423
Mail info@collab-works.com

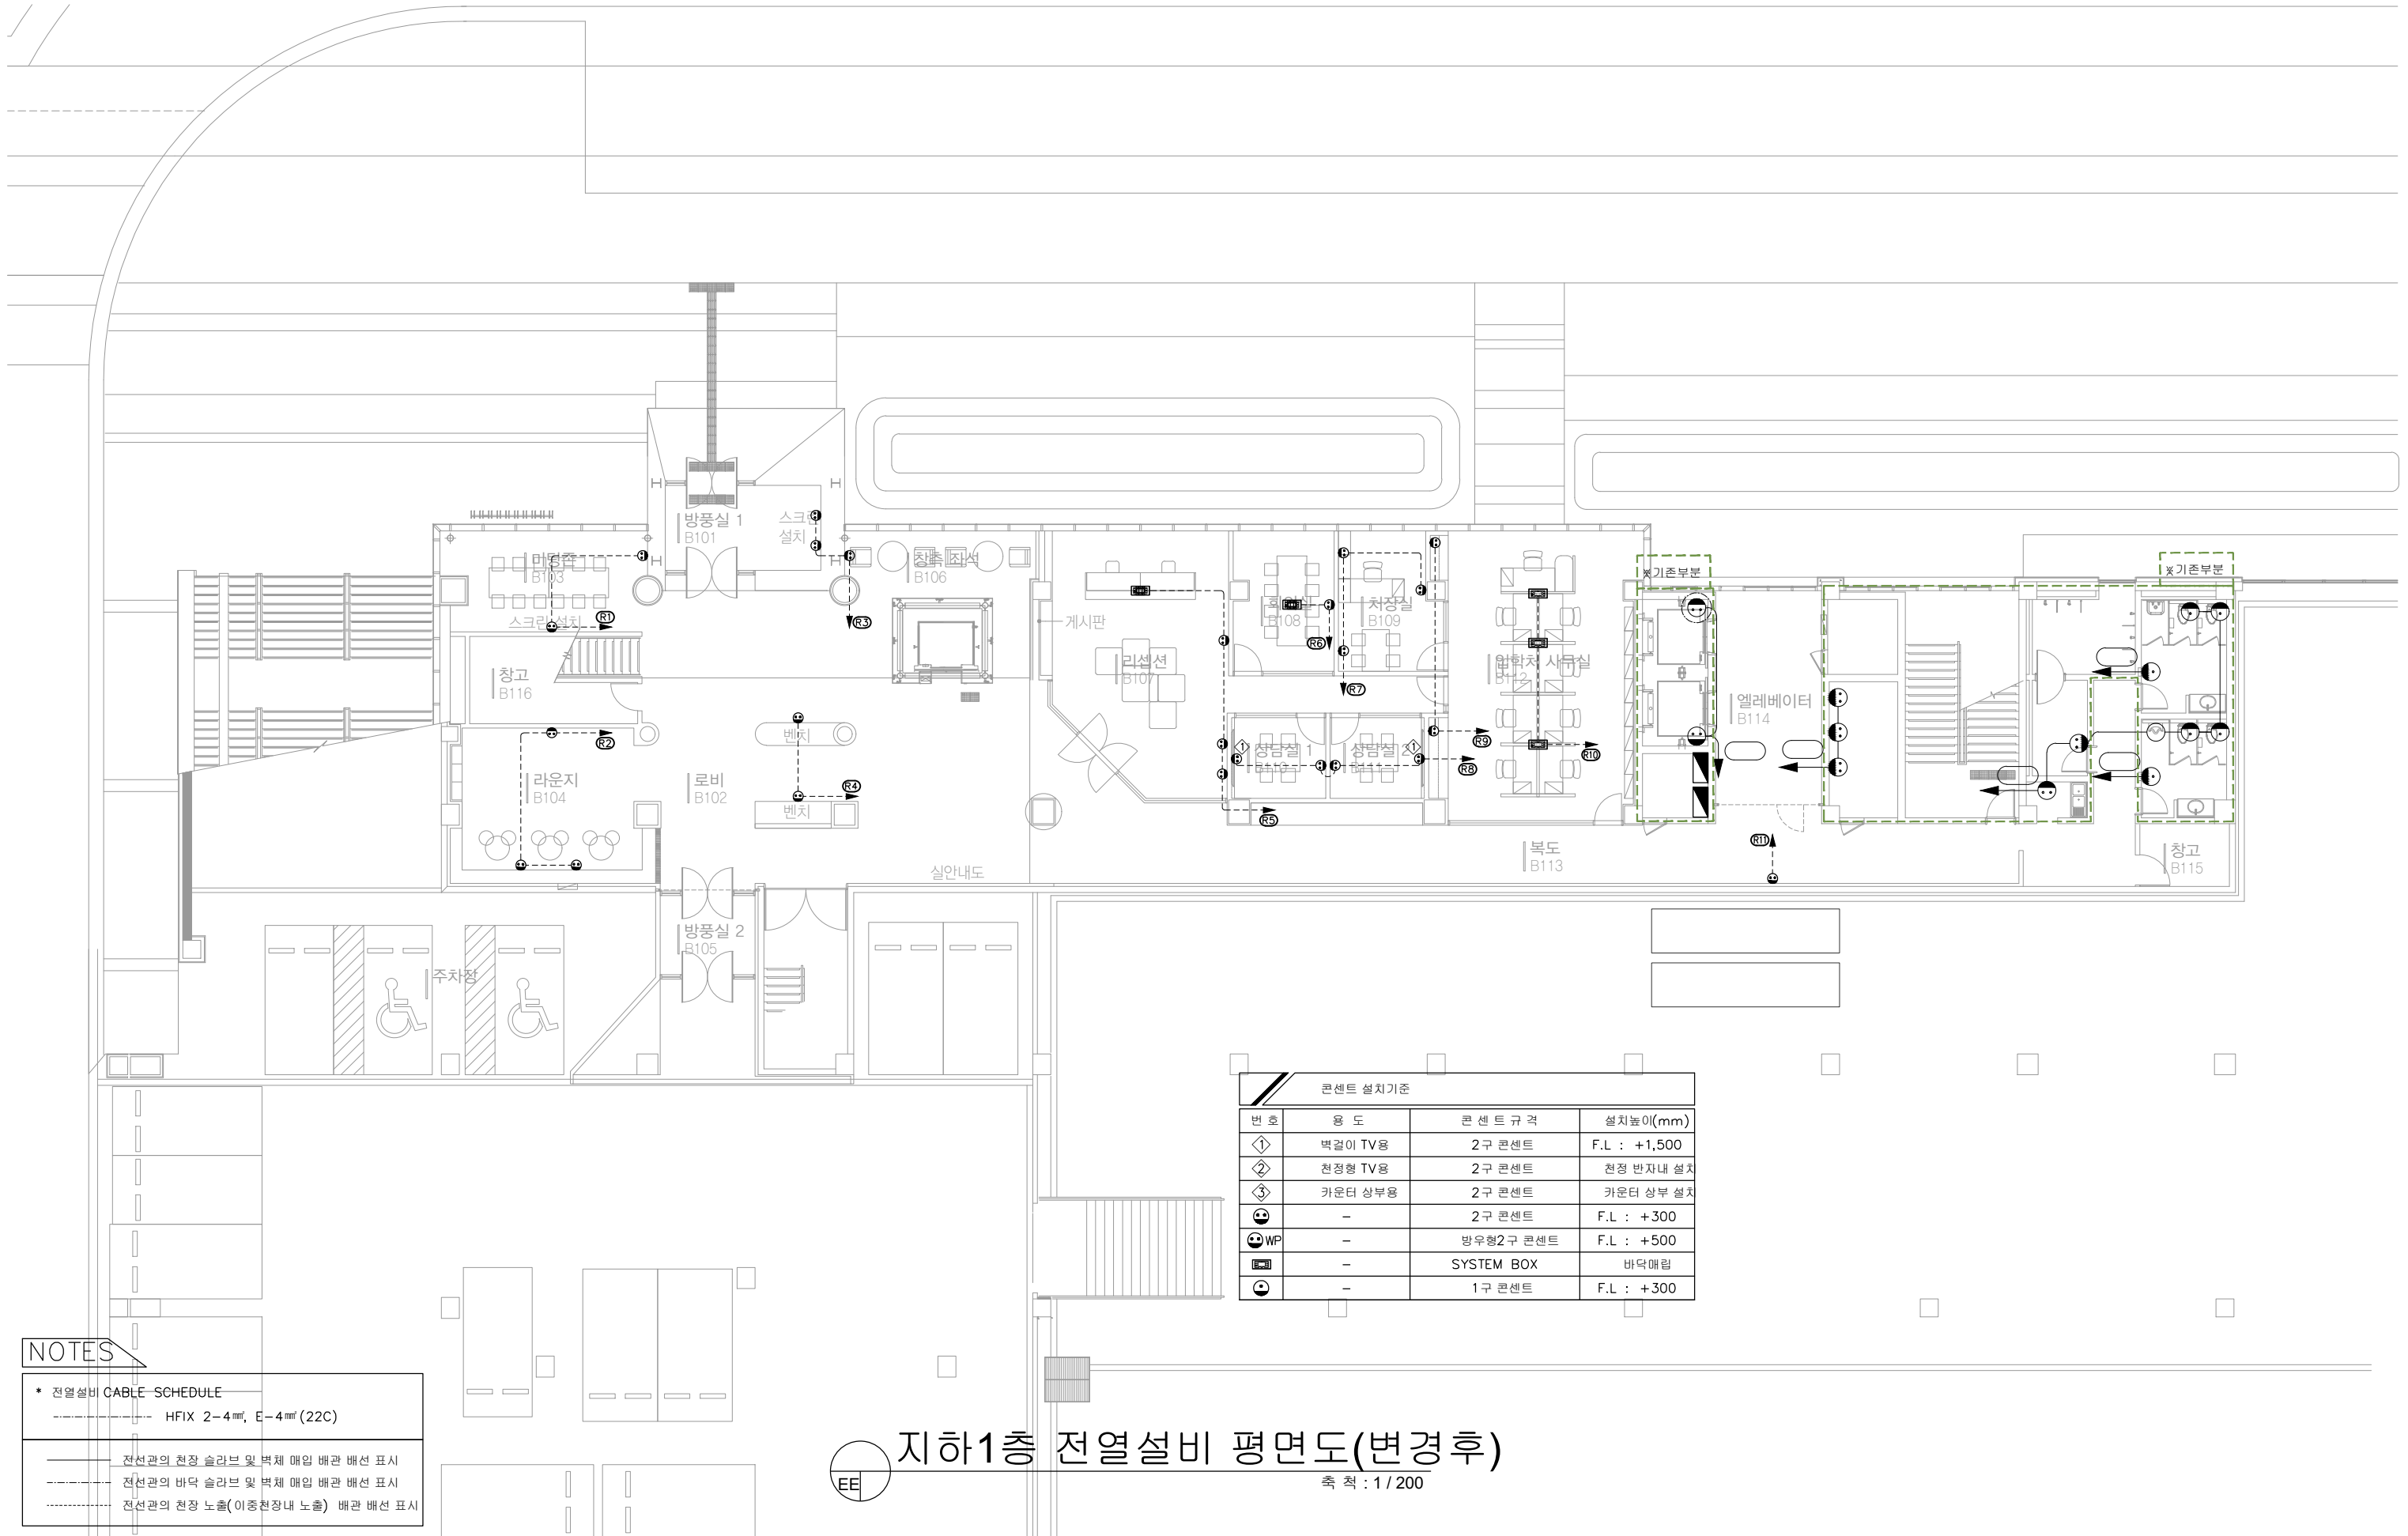

콘센트 설치기준			
번호	용도	콘센트 규격	설치높이(mm)
①	벽걸이 TV용	2구 콘센트	F.L : +1,500
②	천정형 TV용	2구 콘센트	천정 반자내 설치
③	카운터 상부용	2구 콘센트	카운터 상부 설치
⊕	-	2구 콘센트	F.L : +300
⊕ WP	-	방우형2구 콘센트	F.L : +500
☑	-	SYSTEM BOX	바닥매립
⊕	-	1구 콘센트	F.L : +300

NOTES

- * 전열설비 CABLE-SCHEDULE
- HFIX 2-4mm, E-4mm (22C)
- 전선관의 천장 슬라브 및 벽체 매입 배관 배선 표시
- 전선관의 바닥 슬라브 및 벽체 매입 배관 배선 표시
- 전선관의 천장 노출(이중천장내 노출) 배관 배선 표시



지하1층 전열설비 평면도(변경후)

축척 : 1 / 200



PROJECT TITLE
SUNY KOREA B1F 환경개선사업
인천광역시 연수구 송도문화로 119-2
한국뉴욕주립대학교

DRAWING TITLE
지하1층 전열설비 평면도(변경후)
DRAWING NO. EE - 104
CONSULTANT CONSULTANTNAME

APPROVED BY SC
DRAWN BY GC
SCALE A3=1:200
DATE 2026.06

콜라브웍스건축사사무소+정파트너스 아키텍츠
NOTES

(주) 콜라브웍스건축사사무소

Office 02.2135.2423
Mail info@collab-works.com

IDF-U-B1A	
VOICE IN	25P
DATA IN	16 Coer
VOICE OUT	21 Port
DATA OUT	22 Port
F/O OUT	6 Port



통신 명세			
번호	규격	수량	비고
🔒	MODULAR JACK 2P	1	기존 철거
⊙	TV UNIT	2	기존 철거
☐	바닥 시스템박스		철거 전기공사부
📶	ACCESS POINT	2	철거재설치

지하1층 정보통신설비 평면도(변경전)
축척 : 1/200



PROJECT TITLE
SUNY KOREA B1F 환경개선사업
인천광역시 연수구 송도문화로 119-2
한국뉴욕주립대학교

DRAWING TITLE
지하1층 정보통신설비 평면도(변경전)
DRAWING NO. ET - 101
CONSULTANT CONSULTANTNAME

APPROVED BY SC
DRAWN BY GC
SCALE A3=1:200
DATE 2026.06

콜라브웍스건축사사무소+정파트너스 아키텍츠
NOTES
-
-

(주) 콜라브웍스건축사사무소
Office 02.2135.2423
Mail info@collab-works.com



지하1층 전광방송설비 평면도(변경전)

축척 : 1/200



PROJECT TITLE
SUNY KOREA B1F 환경개선사업
인천광역시 연수구 송도문화로 119-2
한국뉴욕주립대학교

DRAWING TITLE
지하1층 전광방송설비 평면도(변경전)
DRAWING NO. ET - 102
CONSULTANT CONSULTANTNAME

APPROVED BY SC
DRAWN BY GC
SCALE A3=1:200
DATE 2026.06


콜라브웍스건축사사무소+정파트너스 아키텍츠
NOTES
-
-

(주) 콜라브웍스건축사사무소
Office 02.2135.2423
Mail info@collab-works.com

IDF-U-B1A

VOICE IN	25P
DATA IN	16 Coer
VOICE OUT	21 Port
DATA OUT	22 Port
F/O OUT	6 Port

	2구 콘센트
	단독형 콘센트
	바닥 매입형 콘센트
	TEL 단자
	LAN 단자

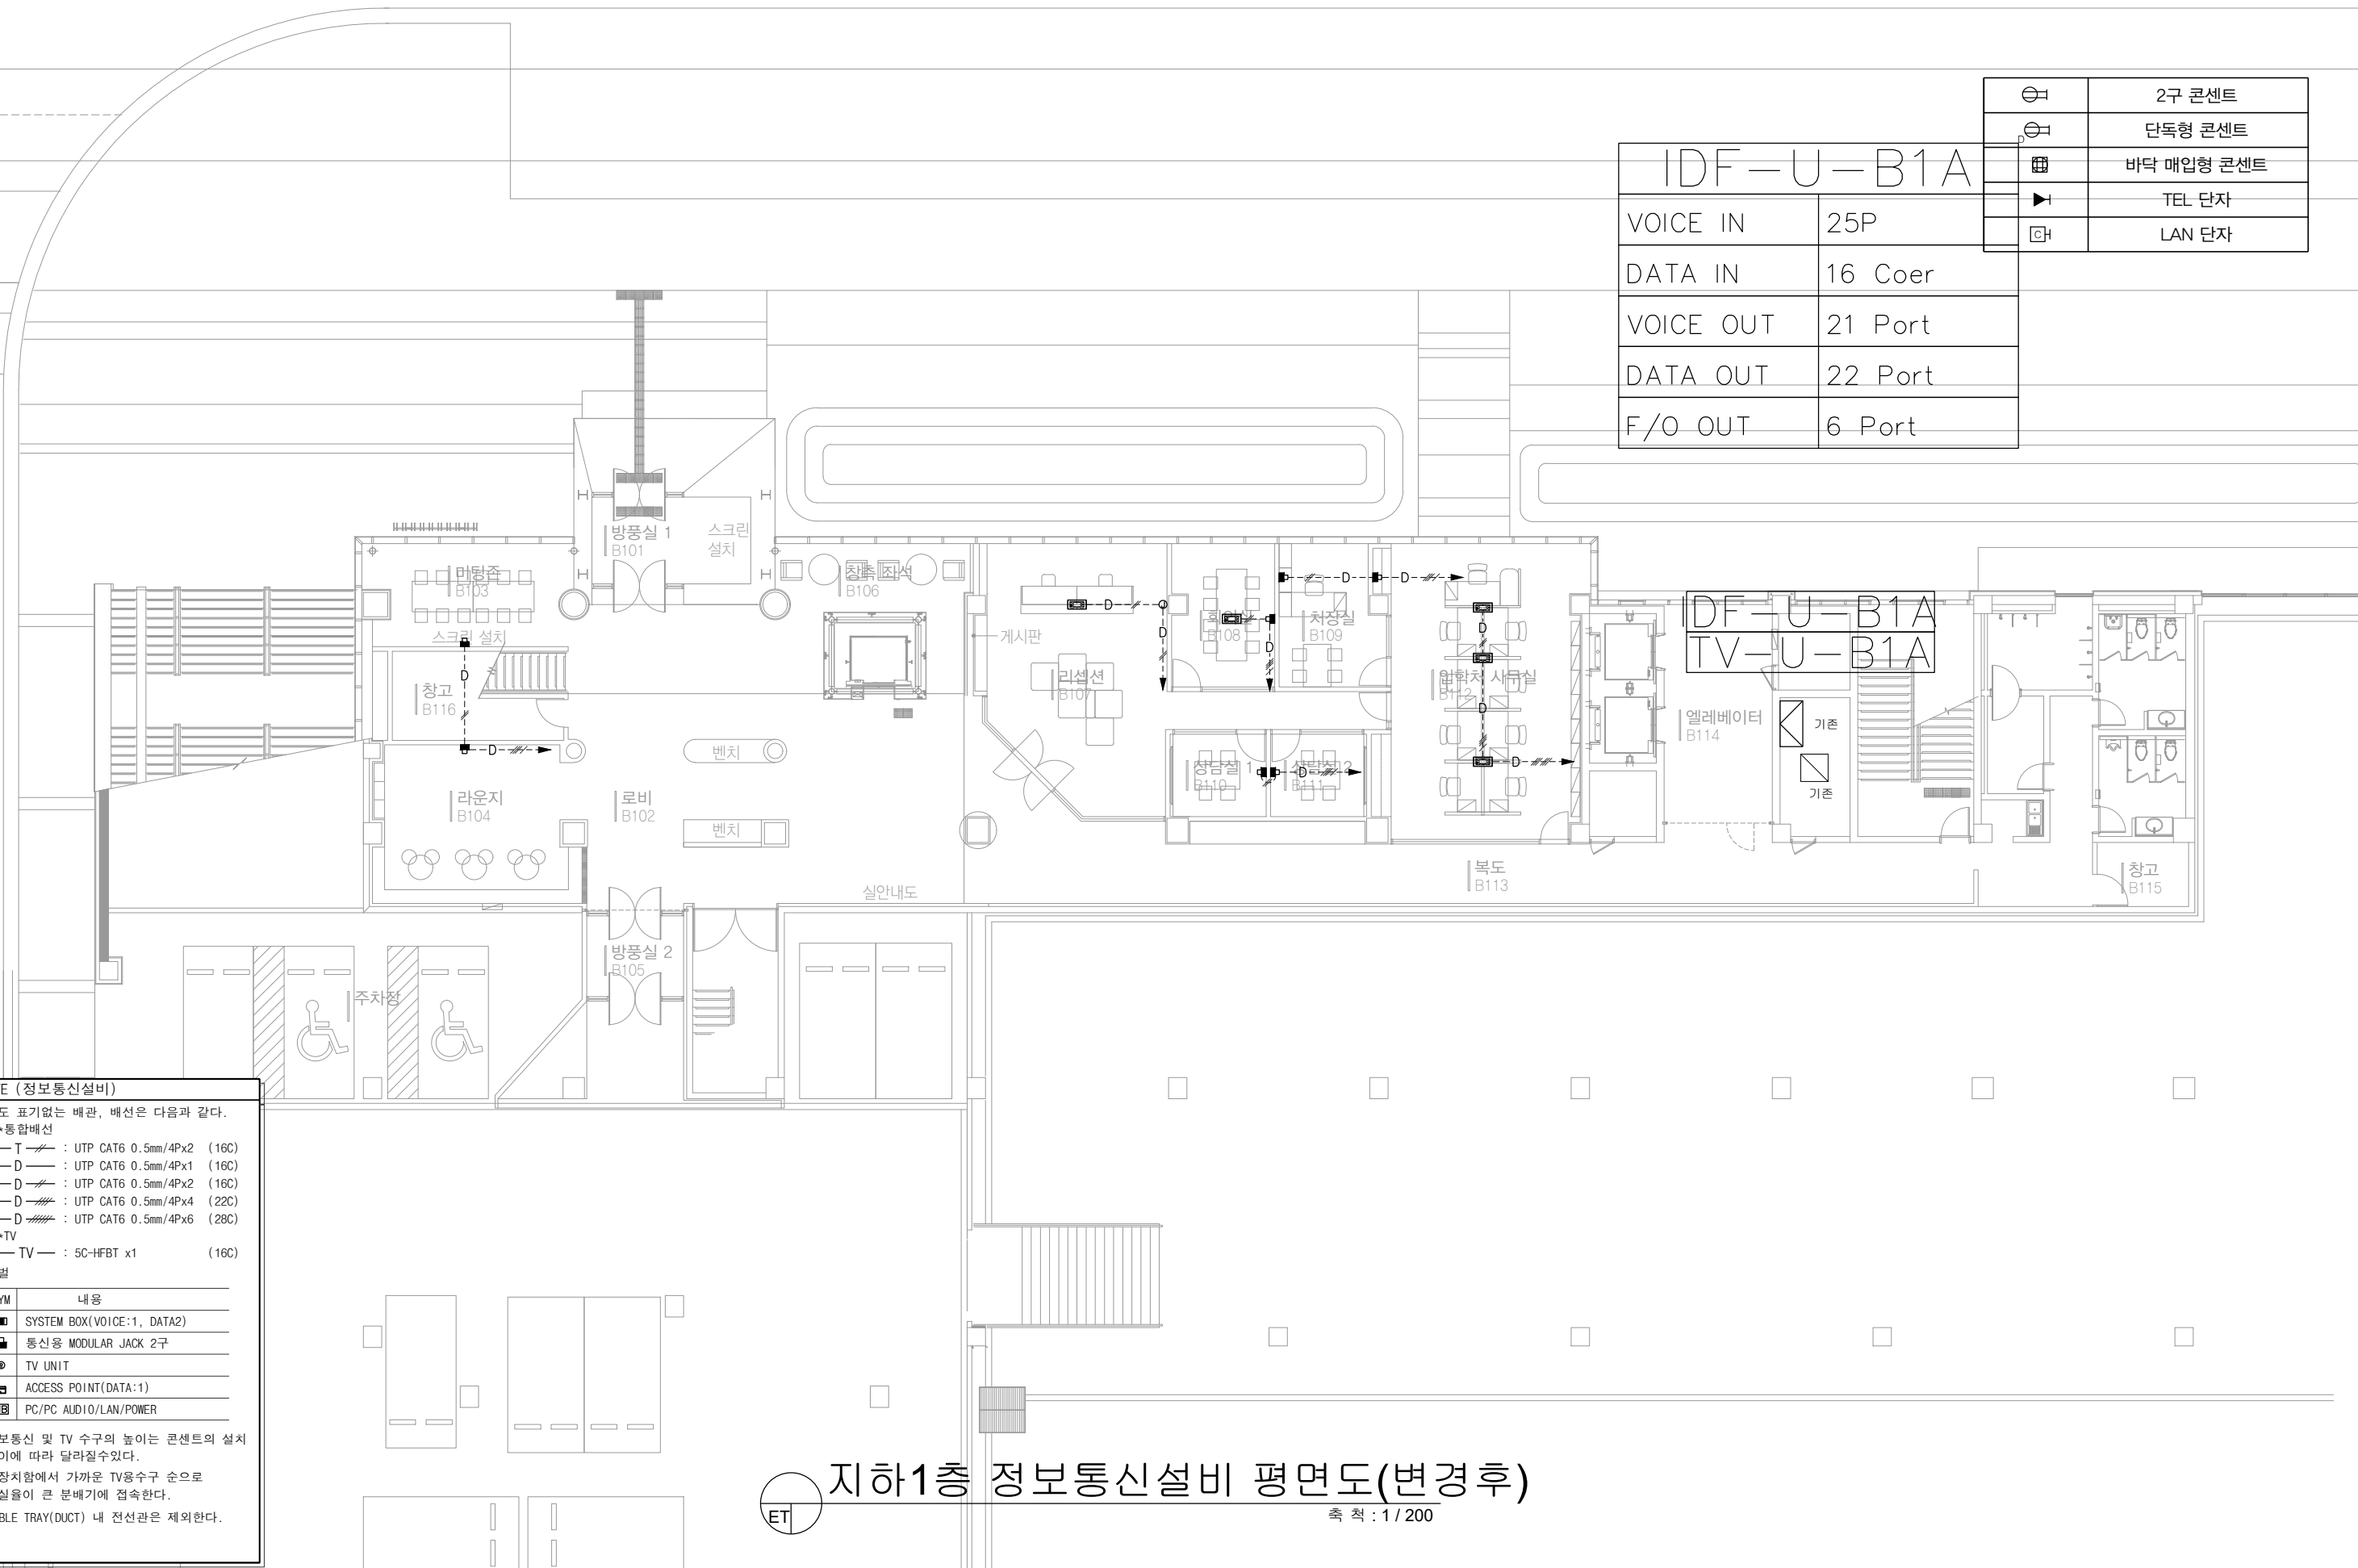

NOTE (정보통신설비)

- 별도 표기없는 배관, 배선은 다음과 같다.
 - *통합배선
 - (TEL) — T — : UTP CAT6 0.5mm/4Px2 (16C)
 - (DATA) — D — : UTP CAT6 0.5mm/4Px1 (16C)
 - (DATA) — D — : UTP CAT6 0.5mm/4Px2 (16C)
 - (DATA) — D — : UTP CAT6 0.5mm/4Px4 (22C)
 - (DATA) — D — : UTP CAT6 0.5mm/4Px6 (28C)
 - *TV
 - TV — : 5C-HFBT x1 (16C)
- 심벌

SYM	내용
	SYSTEM BOX(VOICE:1, DATA2)
	통신용 MODULAR JACK 2구
	TV UNIT
	ACCESS POINT(DATA:1)
	PC/PC AUDIO/LAN/POWER
- 정보통신 및 TV 수구의 높이는 콘센트의 설치 높이에 따라 달라질수있다.
- TV장치함에서 가까운 TV용수구 순으로 손실율이 큰 분배기에 접속한다.
- CABLE TRAY(DUCT) 내 전선관은 제외한다.

지하1층 정보통신설비 평면도(변경후)

축척 : 1 / 200



PROJECT TITLE
SUNY KOREA B1F 환경개선사업

인천광역시 연수구 송도문화로 119-2
한국뉴욕주립대학교

DRAWING TITLE
지하1층 정보통신설비 평면도(변경후)

DRAWING NO. ET - 103

CONSULTANT CONSULTANTNAME

APPROVED BY SC

DRAWN BY GC

SCALE A3=1:200

DATE 2026.06

콜라브웍스건축사사무소+정파트너스 아키텍츠

NOTES


-

-

(주) 콜라브웍스건축사사무소

Office 02.2135.2423

Mail info@collab-works.com

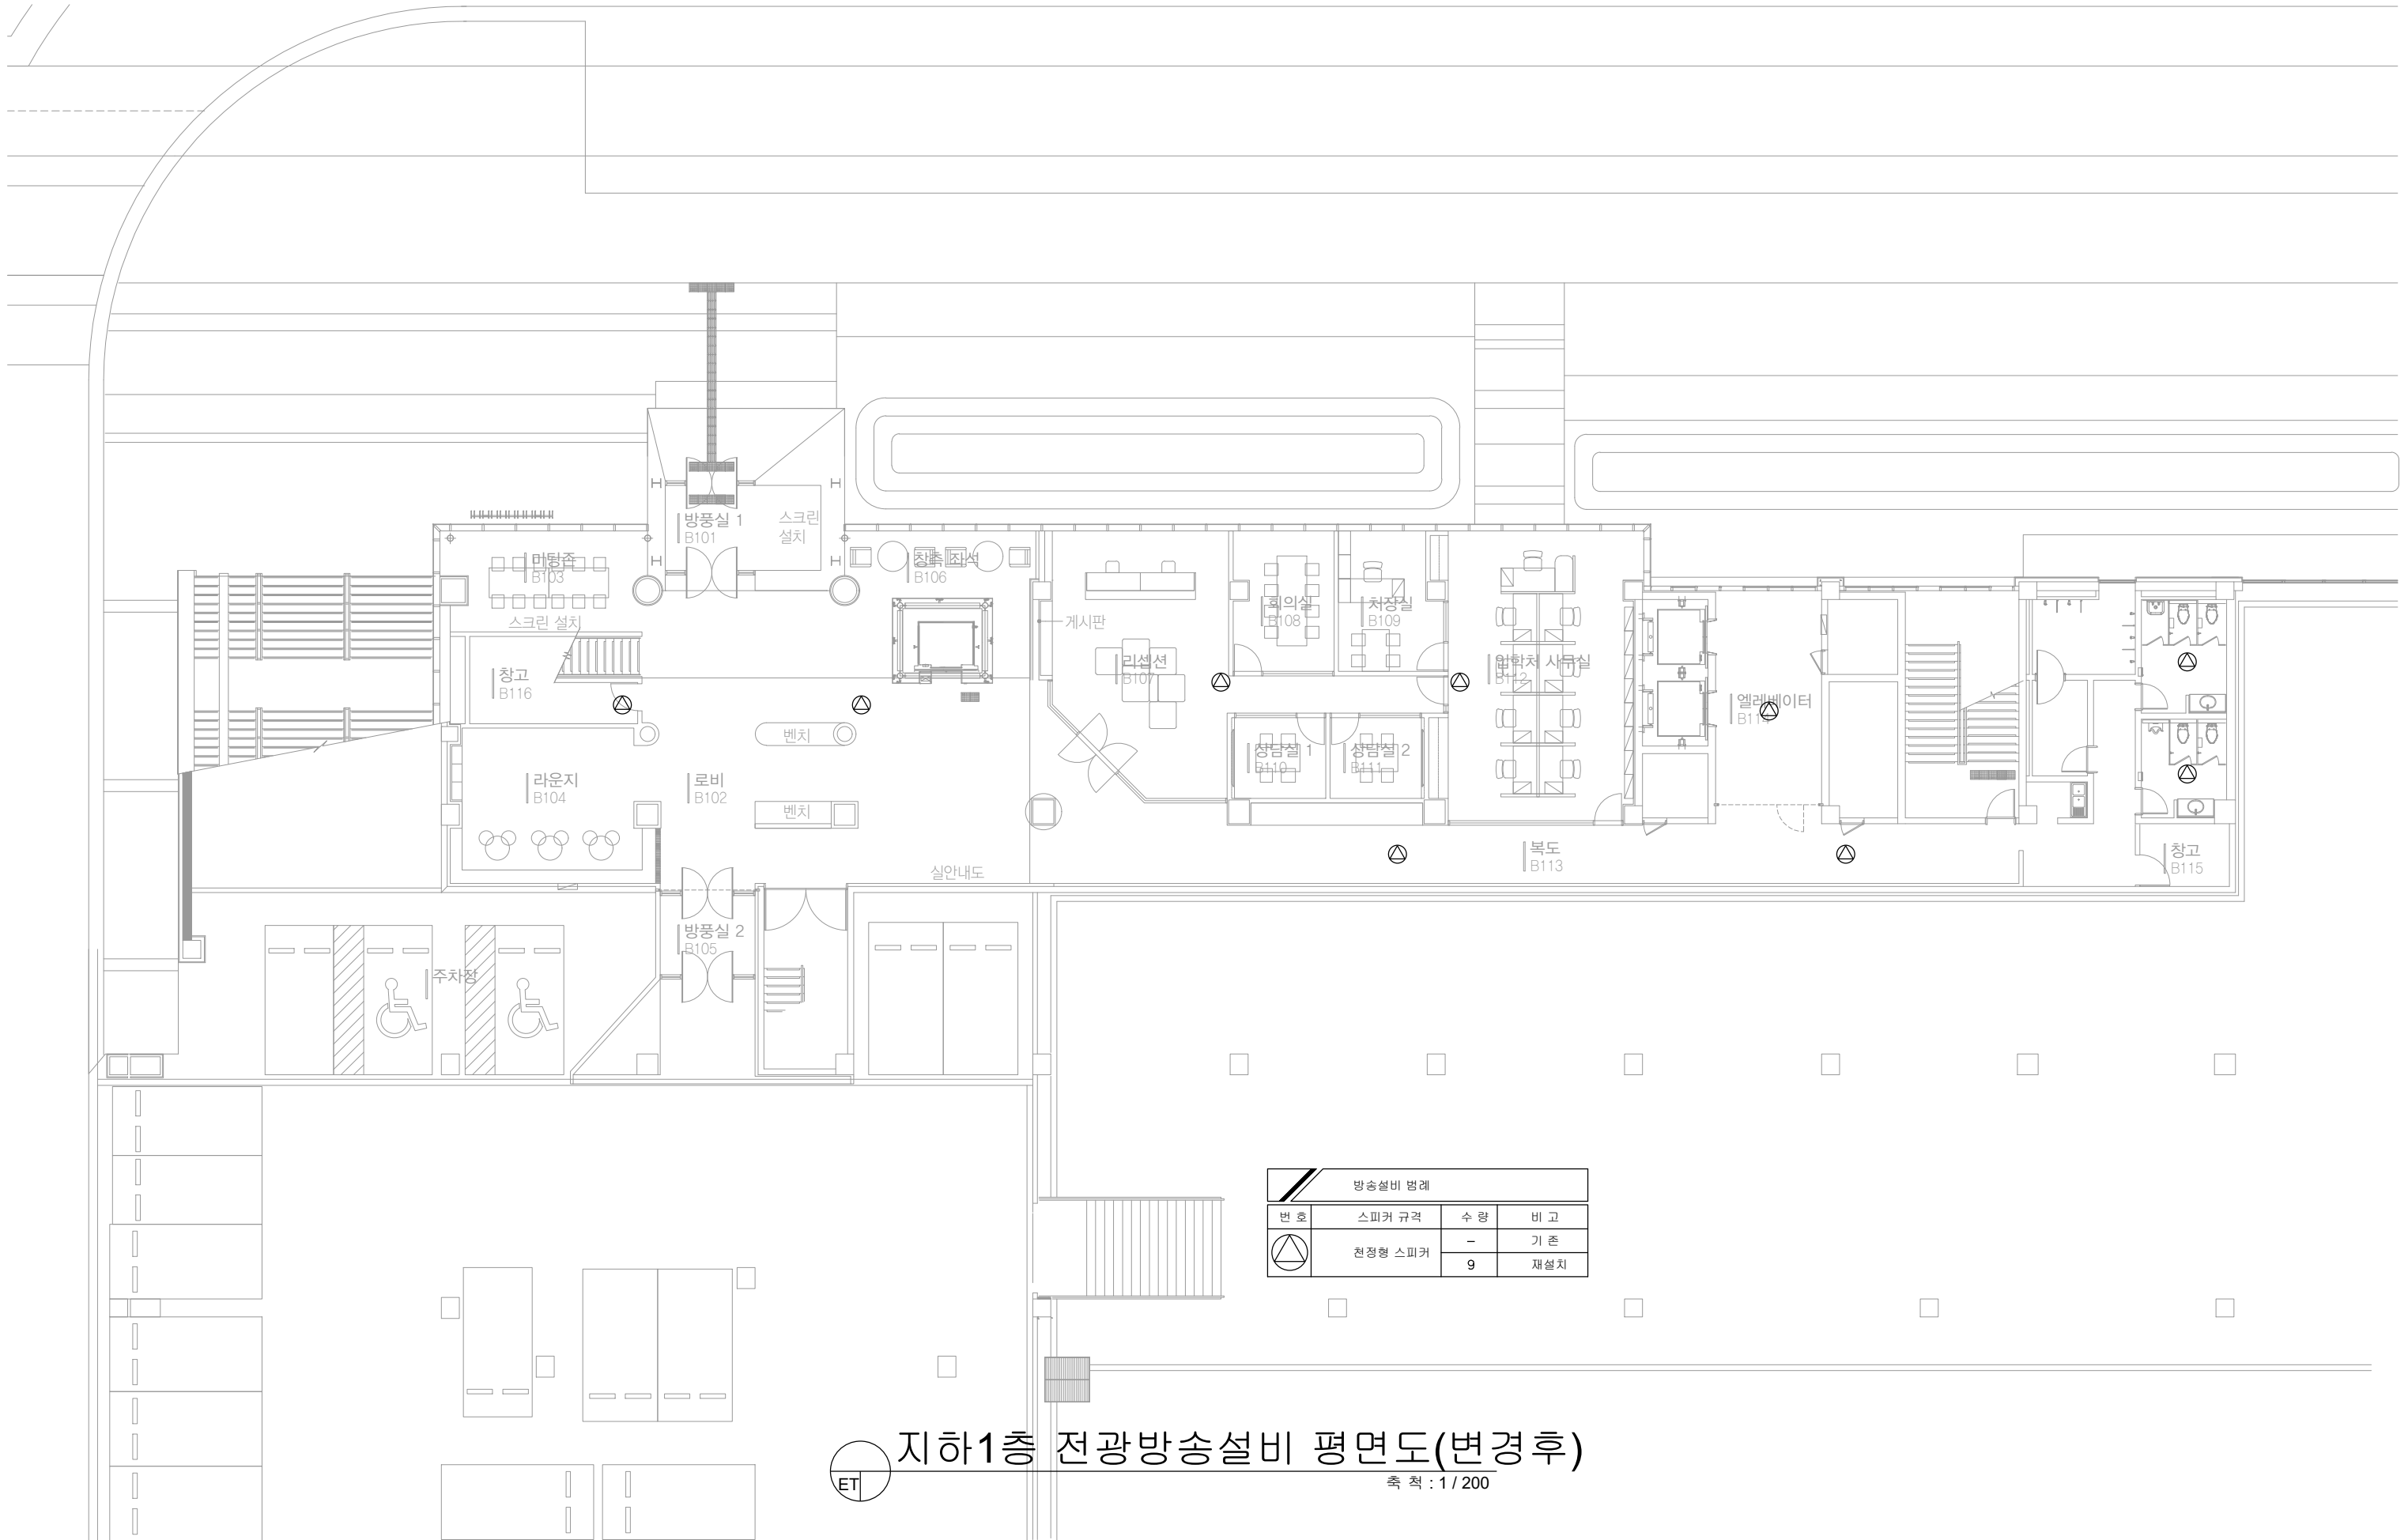

ET 지하1층 전광방송설비 평면도(변경후)
축척 : 1 / 200

범례	명칭	수량(EA)
	소화전부착형 발신기	2
	방화셔터 연동제어반	2
	연기식 감지기(광전식 비축적형 일반형)	15
	차동식 스포트형 감지기 제 2종	9
	정온식 스포트형 감지기 제 1종	4
	시각경보기	3



지하1층 자동화재탐지설비 평면도(변경전) 축척: 1/200

S 주식회사에스이엔씨
 경기도 화성시 여울로3길 22, 4층
 T:070-8098-6103, F:031-305-7780
 전문설계업 1종 제경기화성1-25호
 전문소방시설설계업 제 2023-01-00092호
 엔지니어링활동주체 제 E-10-003501호
 대표이사 전 상 규
 건축전기설비기술사 이 진 수
 소방기술사 이 진 수
 공조냉동기계기술사 김 광 선
 통신기술사 유 지 웅



PROJECT TITLE	DRAWING TITLE	APPROVED BY	SC	콜라브웍스건축사사무소+정파트너스 아키텍츠
	지하1층 자동화재탐지설비 평면도(변경전)	DRAWN BY	GC	NOTES
	DRAWING NO. EF-101	SCALE	A3=1:200	-
	CONSULTANT CONSULTANTNAME	DATE	2026.06	-

(주) 콜라브웍스건축사사무소
 Office 02.2135.2423
 Mail info@collab-works.com

범례	명칭	수량(EA)
⊗	피난구 유도등벽부형	13
☐	통로 유도등	2



S 주식회사에스이엔씨
 경기도 화성시 여울로3길 22, 4층
 T:070-8098-6103, F:031-305-7780
 전문설계업 1종 제경기화성1-25호
 전문소방시설설계업 제 2023-01-00092호
 엔지니어링활동주체 제 E-10-003501호
 대표이사 전 상 규
 건축건설비기술사 이 진 수
 소방기술사 이 진 수
 공조냉동기계기술사 김 광 선
 통신기술사 유 지 웅



PROJECT TITLE

DRAWING TITLE
지하1층 유도등설비 평면도(변경전)

DRAWING NO. EF-102
CONSULTANT CONSULTANTNAME

APPROVED BY SC
DRAWN BY GC

SCALE A3=1:200
DATE 2026.06

콜라브웍스건축사사무소+정파트너스 아키텍츠
NOTES

(주) 콜라브웍스건축사사무소

Office 02.2135.2423
Mail info@collab-works.com

*** NOTE ***

- ▷ 루버 천장에 설치되는 감지기는 루버 상부 슬라브 천장면에 설치.
- ▷ 개방형 격자천장의 재료 두께가 격자 구멍의 가장 작은 크기 미만 이고, 개구부의 개구율이 천장 면적의 70% 이하이며, 개구부의 가장 작은 치수가 6.4mm 이하인 경우에는 루버 상부와 하부 모두 감지기를 설치할 것.
- ▷ 루버 하부 천장면에 감지기 설치 시, 상부 슬라브 천장면 감지기와 같은 위치에 설치할 것.

	옥내소화전함	수량	설치층
	P형1급 일체형	2	지하1층
	청각장애인용 시각경보기	수량	설치층
		4	지하1층
	연기식감지기	수량	설치층
	2종	12	지하1층
	차동식감지기	수량	설치층
	2종	13	지하1층
	연기식감지기	수량	설치층
	2종-방화셔터	4	지하1층
	정온식감지기	수량	설치층
	1종-방화셔터	4	지하1층
	방화샷드 설비	수량	설치층
		2	지하1층

지하1층 자동화재탐지설비 평면도(변경후) 축척: 1/200

S주식회사에스이엔씨
 경기도 화성시 여울로3길 22, 4층
 T:070-8098-6103, F:031-305-7780
 전문설계업 1종 제경기화성1-25호
 전문소방시설설계업 제 2023-01-00092호
 엔지니어링활동주체 제 E-10-003501호
 대표이사 전 상 규
 건축기술비기술사 이 진 수
 소방기술사 이 진 수
 공조냉동기계기술사 김 광 선
 통신기술사 유 지 웅




PROJECT TITLE
 SUNY KOREA B1F 환경개선사업
 인천광역시 연수구 송도문화로 119-2
 한국뉴욕주립대학교

DRAWING TITLE
 지하1층 자동화재탐지설비 평면도(변경후)
 DRAWING NO. EF-103
 CONSULTANT CONSULTANTNAME

APPROVED BY SC
 DRAWN BY GC
 SCALE A3=1:200
 DATE 2026.06

콜라브웍스건축사사무소+정파트너스 아키텍츠
 NOTES
 -
 -

(주) 콜라브웍스건축사사무소
 Office 02.2135.2423
 Mail info@collab-works.com

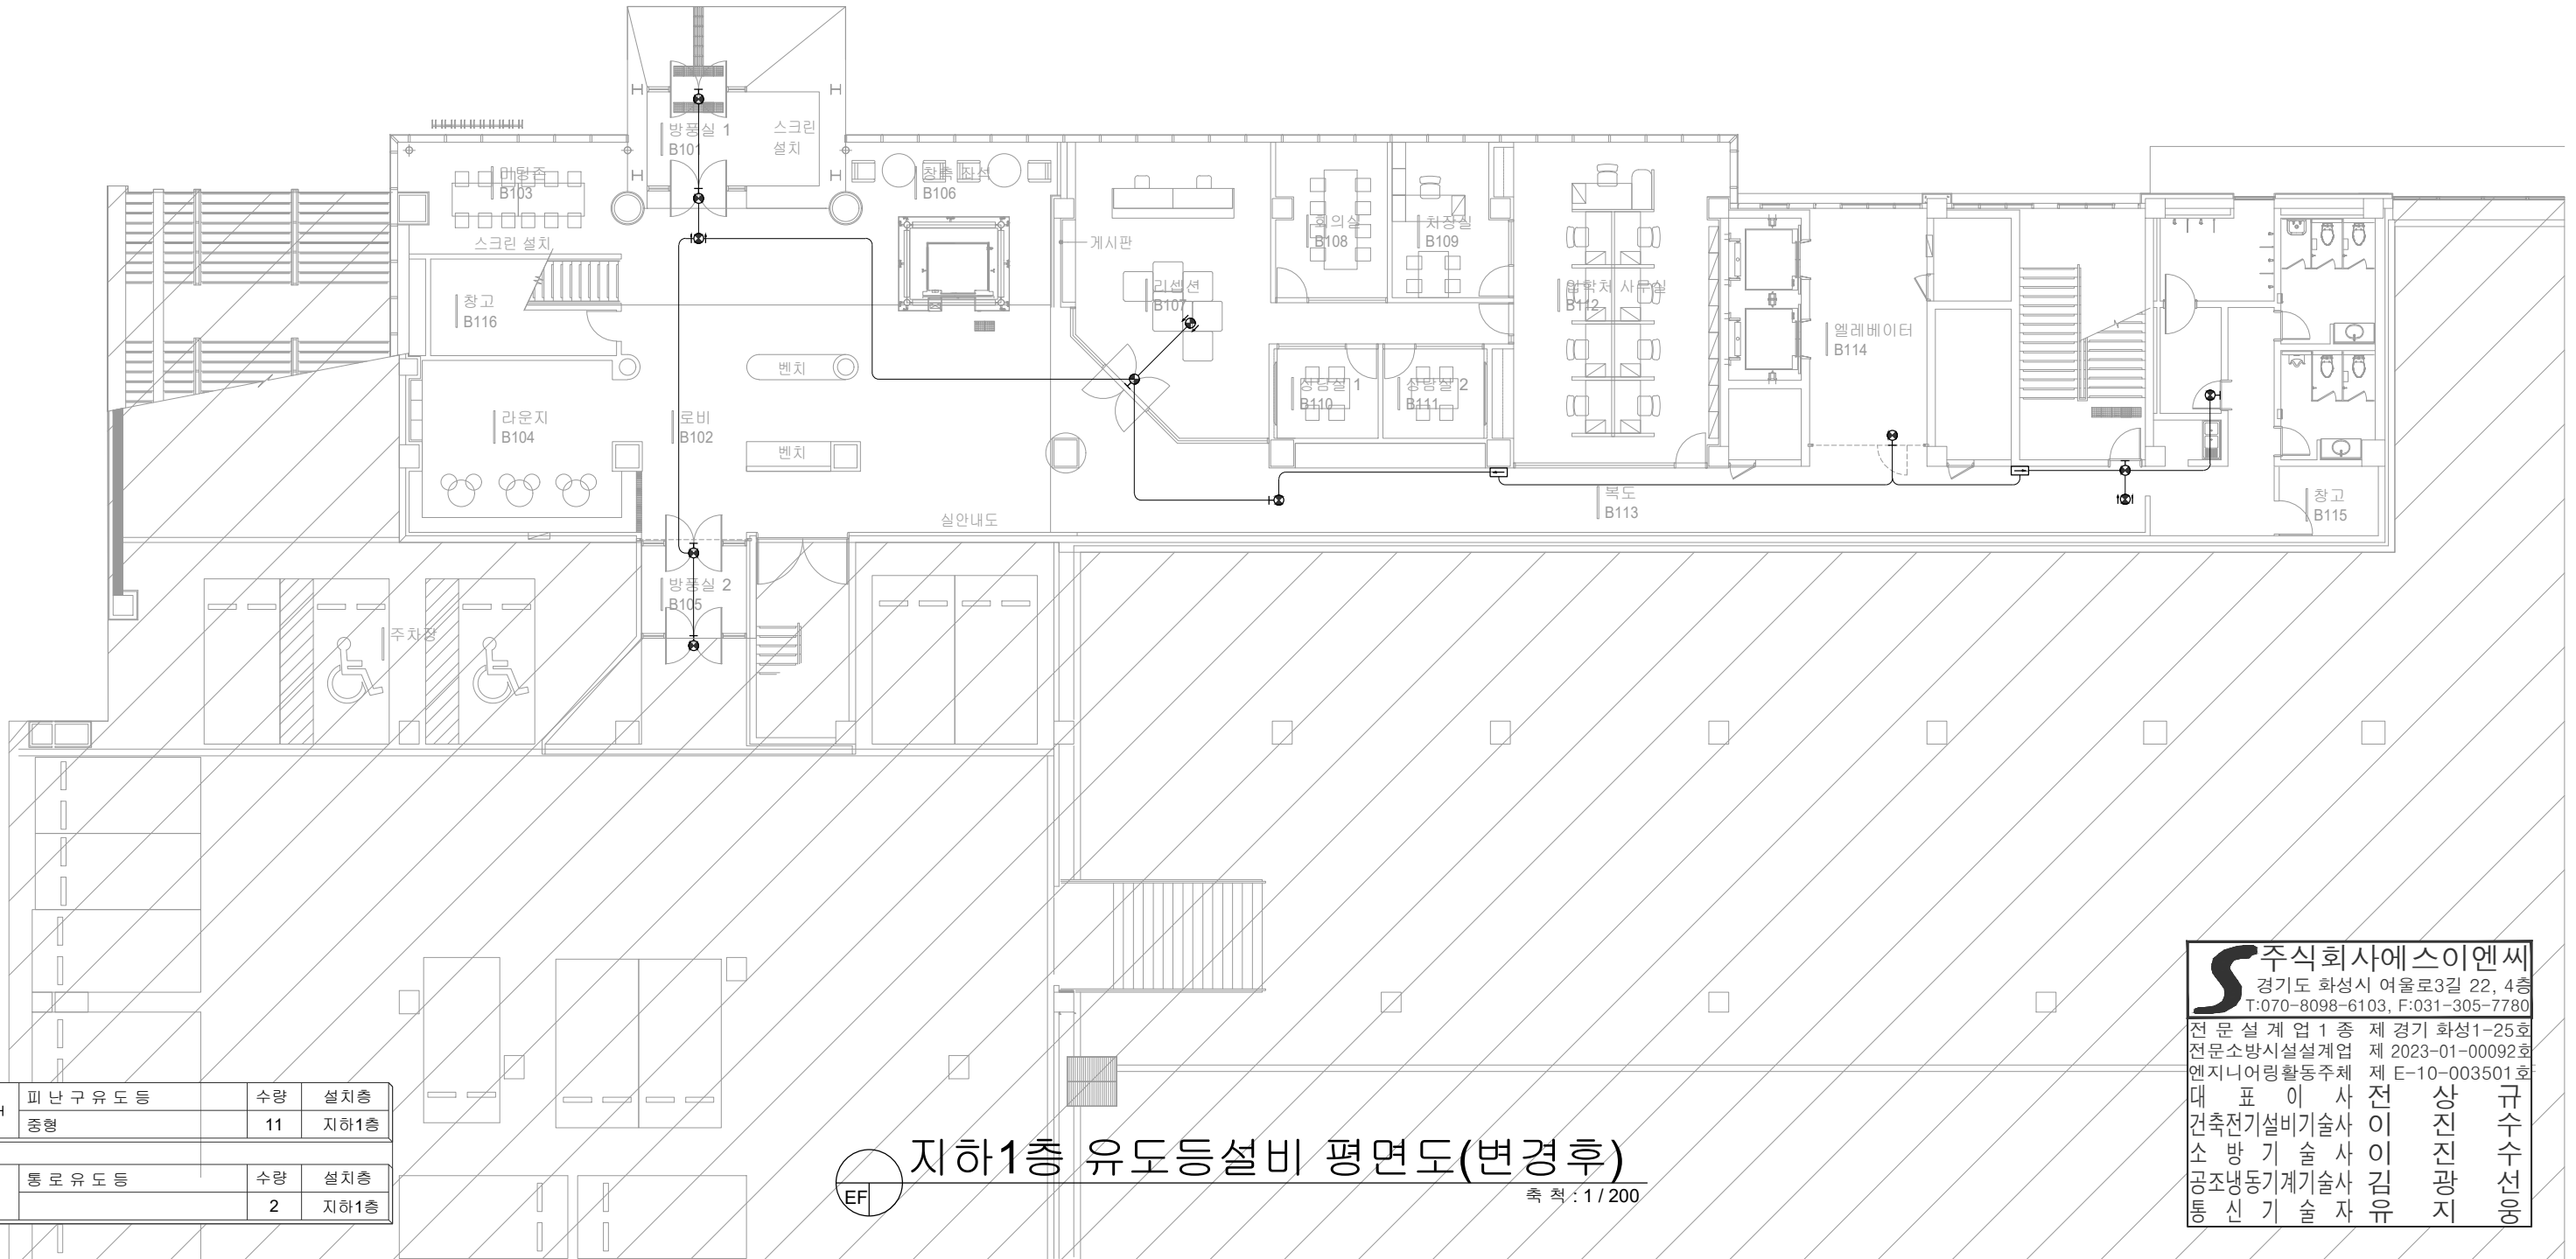

피난구 유도등	수량	설치층
중형	11	지하1층
통로 유도등	수량	설치층
	2	지하1층

지하1층 유도등설비 평면도(변경후) 축척: 1/200

S 주식회사에스이엔씨
 경기도 화성시 여울로3길 22, 4층
 T:070-8098-6103, F:031-305-7780
 전문설계업 1종 제경기화성1-25호
 전문소방시설설계업 제 2023-01-00092호
 엔지니어링활동주체 제 E-10-003501호
 대표이사 전상규
 건축기술비기술사 이진수
 소방기술사 이진수
 공조냉동기계기술사 김광선
 통신기술사 유지웅




PROJECT TITLE
 SUNY KOREA B1F 환경개선사업
 인천광역시 연수구 송도문화로 119-2
 한국뉴욕주립대학교

DRAWING TITLE
 지하1층 유도등설비 평면도(변경후)
 DRAWING NO. EF-104
 CONSULTANT CONSULTANTNAME

APPROVED BY SC
 DRAWN BY GC
 SCALE A3=1:200
 DATE 2026.06

콜라브웍스건축사사무소+정파트너스 아키텍츠
 NOTES
 -
 -

(주) 콜라브웍스건축사사무소
 Office 02.2135.2423
 Mail info@collab-works.com

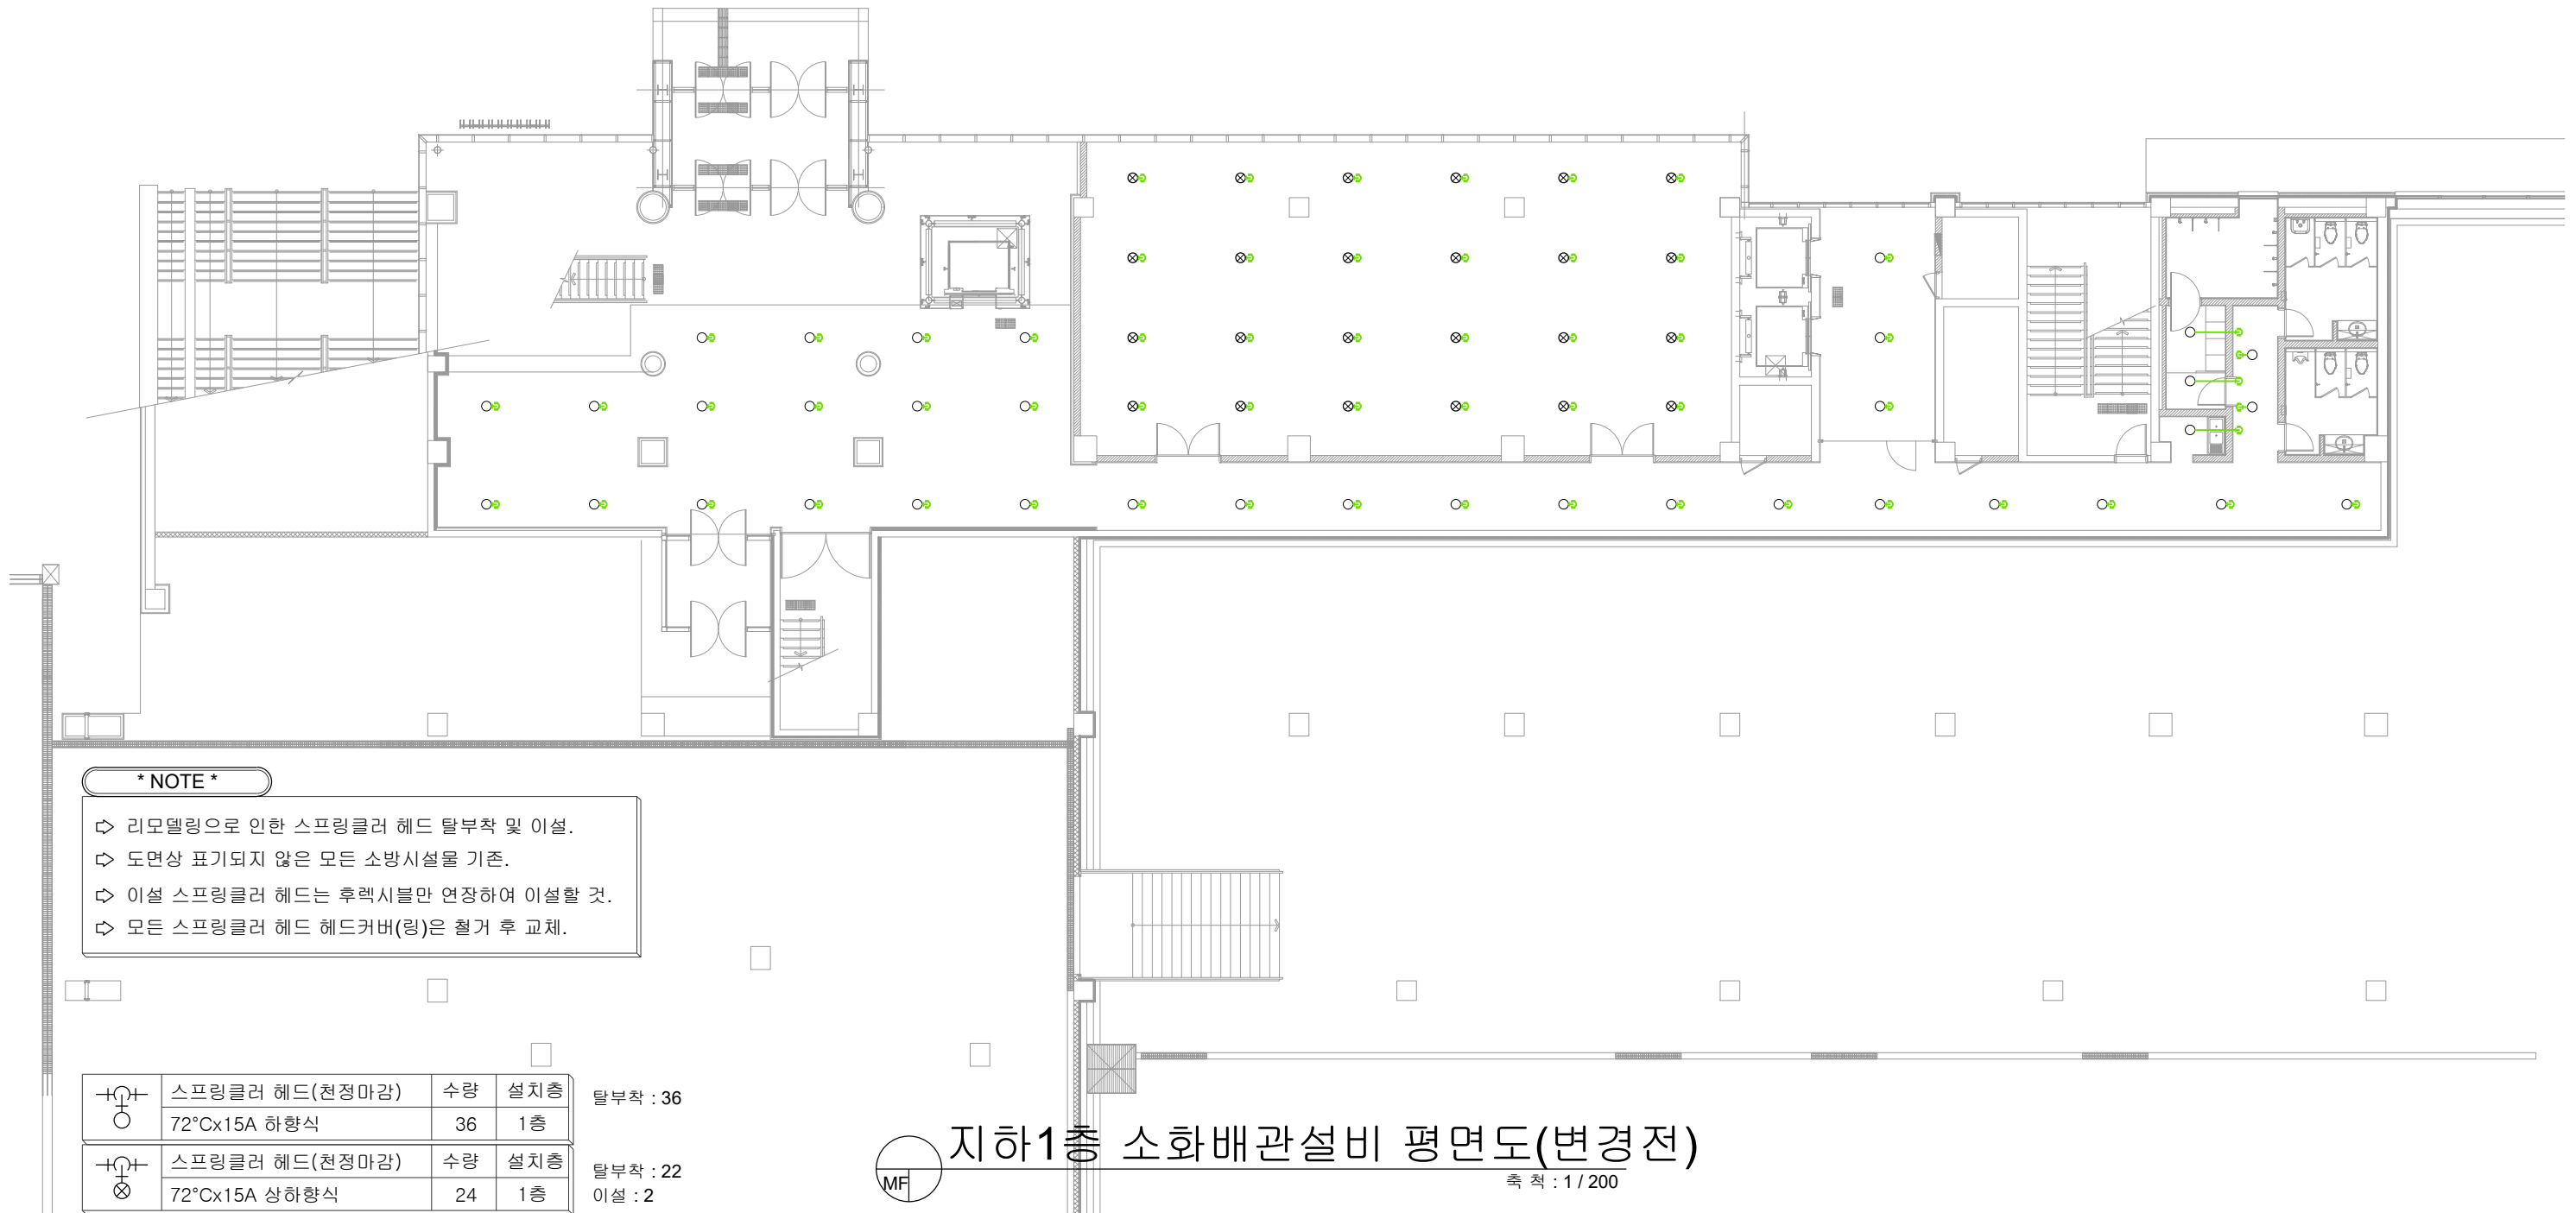

*** NOTE ***

- ↳ 리모델링으로 인한 스프링클러 헤드 탈부착 및 이설.
- ↳ 도면상 표기되지 않은 모든 소방시설물 기존.
- ↳ 이설 스프링클러 헤드는 후렉시블만 연장하여 이설할 것.
- ↳ 모든 스프링클러 헤드 헤드커버(링)은 철거 후 교체.

+G	스프링클러 헤드(천정마감)	수량	설치층	탈부착 : 36
	72°Cx15A 하향식	36	1층	
+G	스프링클러 헤드(천정마감)	수량	설치층	탈부착 : 22 이설 : 2
	72°Cx15A 상하향식	24	1층	

지하1층 소화배관설비 평면도(변경전) 축척 : 1 / 200



PROJECT TITLE
SUNY KOREA B1F 환경개선사업

인천광역시 연수구 송도문화로 119-2
한국뉴욕주립대학교

DRAWING TITLE
지하1층 소화배관설비 평면도(변경전)

DRAWING NO. MF-101
CONSULTANT CONSULTANTNAME

APPROVED BY SC
DRAWN BY GC

SCALE A3=1:200
DATE 2026.06


콜라브웍스건축사사무소+정파트너스 아키텍츠

NOTES

-
-

(주) 콜라브웍스건축사사무소

Office 02.2135.2423
Mail info@collab-works.com

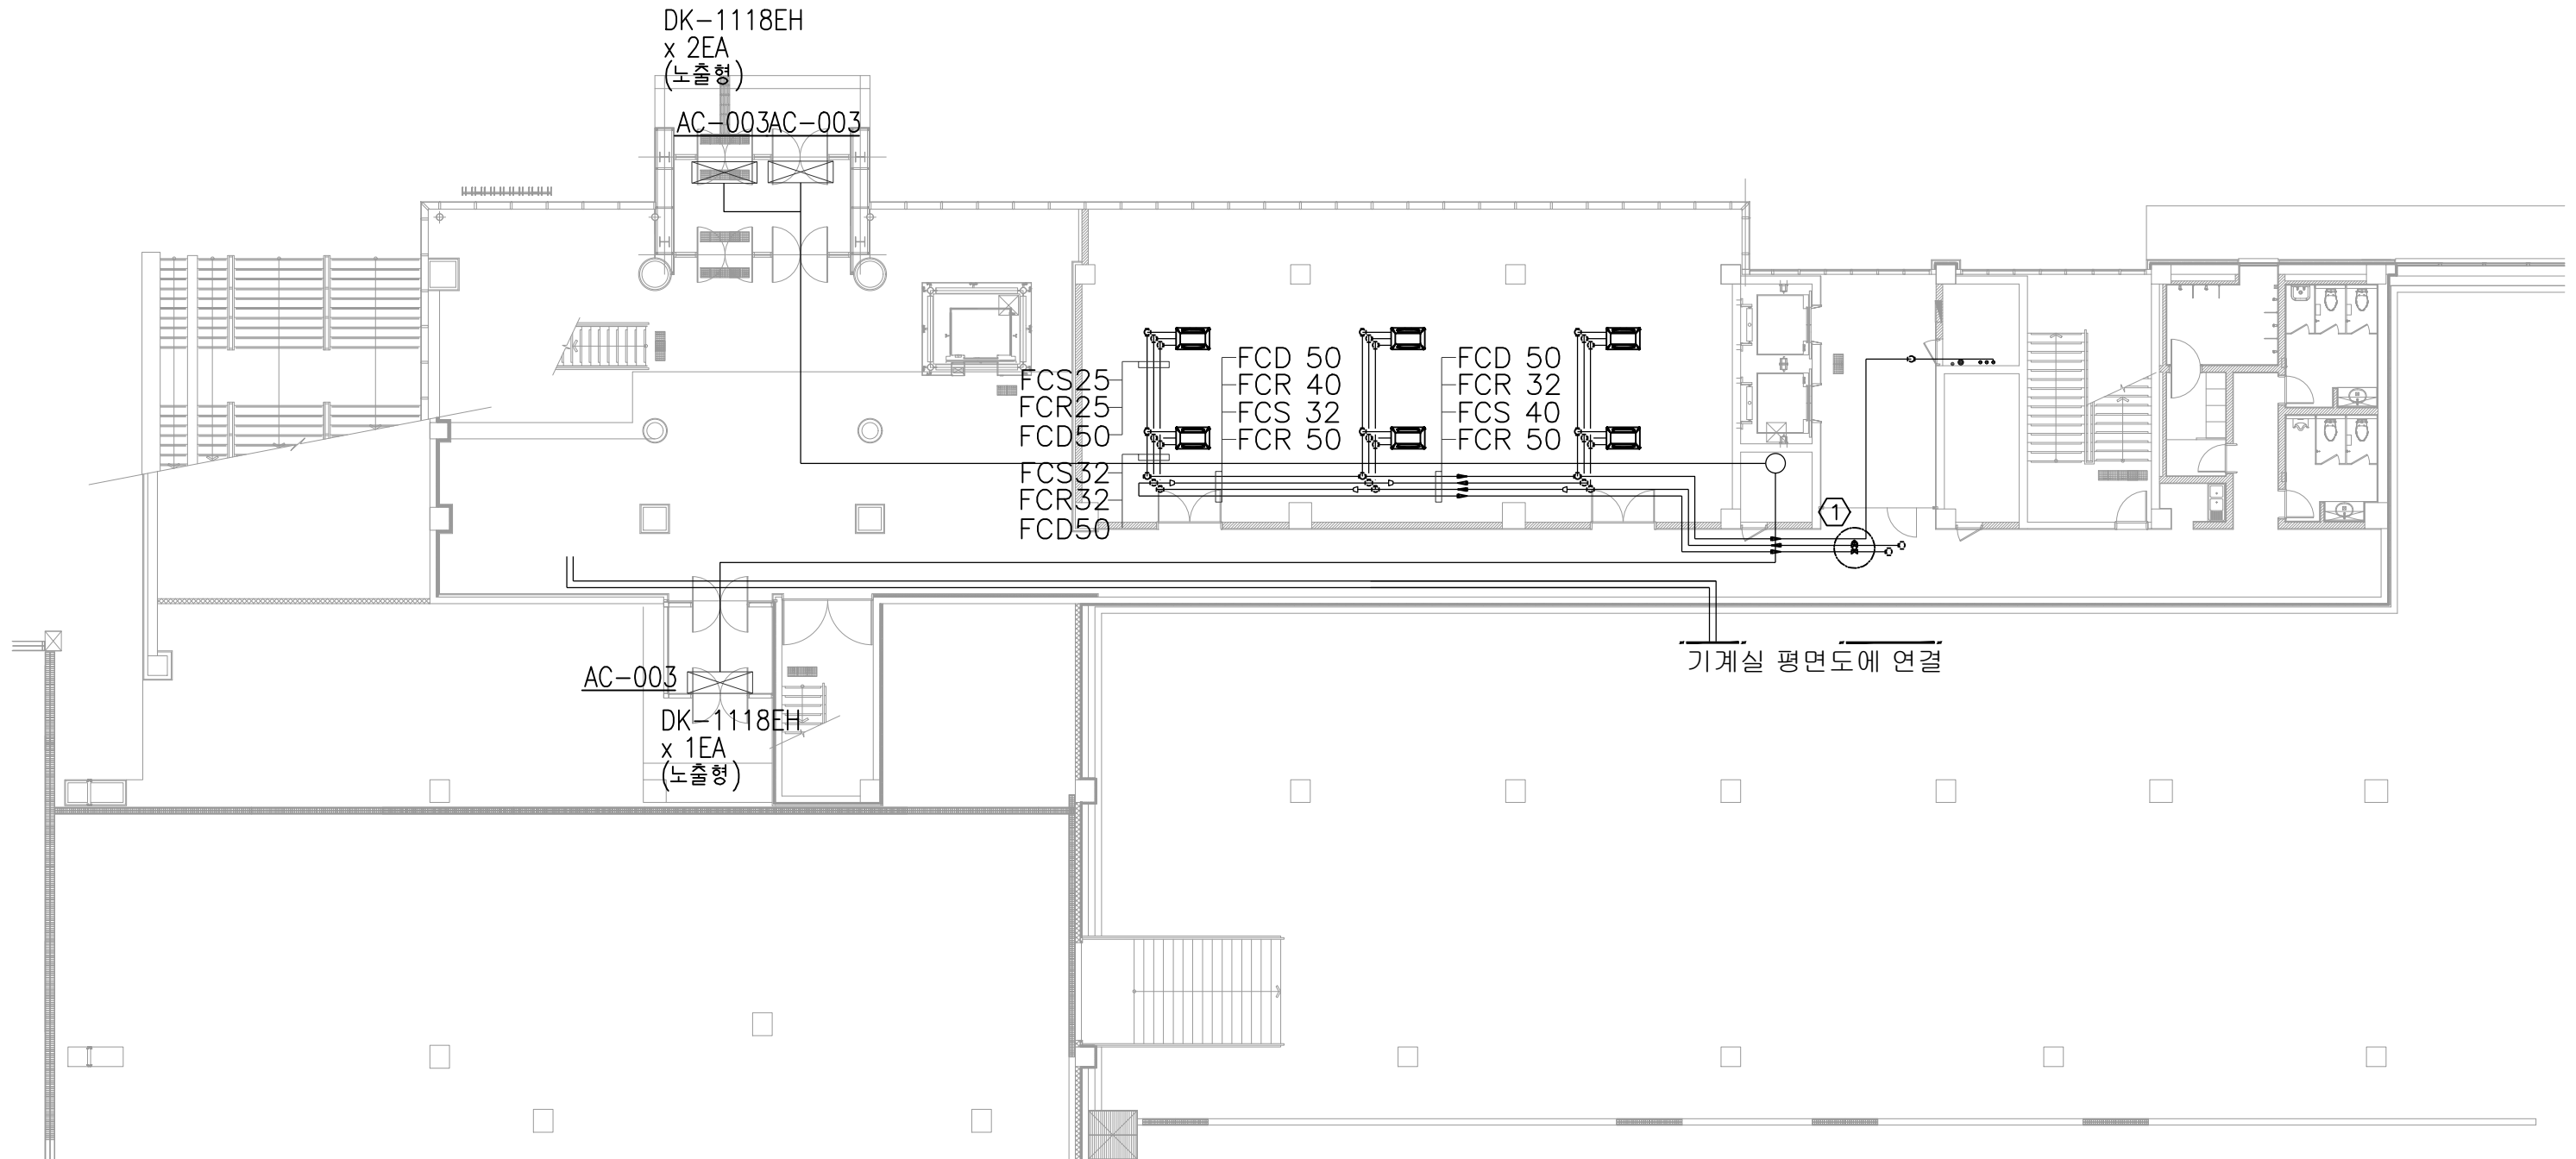

지하1층 공조배관설비 평면도(변경전) 축척 : 1 / 200




PROJECT TITLE
SUNY KOREA B1F 환경개선사업
인천광역시 연수구 송도문화로 119-2
한국뉴욕주립대학교

DRAWING TITLE
지하1층 공조배관설비 평면도(변경전)
DRAWING NO. MF-102
CONSULTANT CONSULTANTNAME

APPROVED BY SC
DRAWN BY GC
SCALE A3=1:200
DATE 2026.06

콜라브웍스건축사사무소+정파트너스 아키텍츠
NOTES
-
-

(주) 콜라브웍스건축사사무소
Office 02.2135.2423
Mail info@collab-works.com

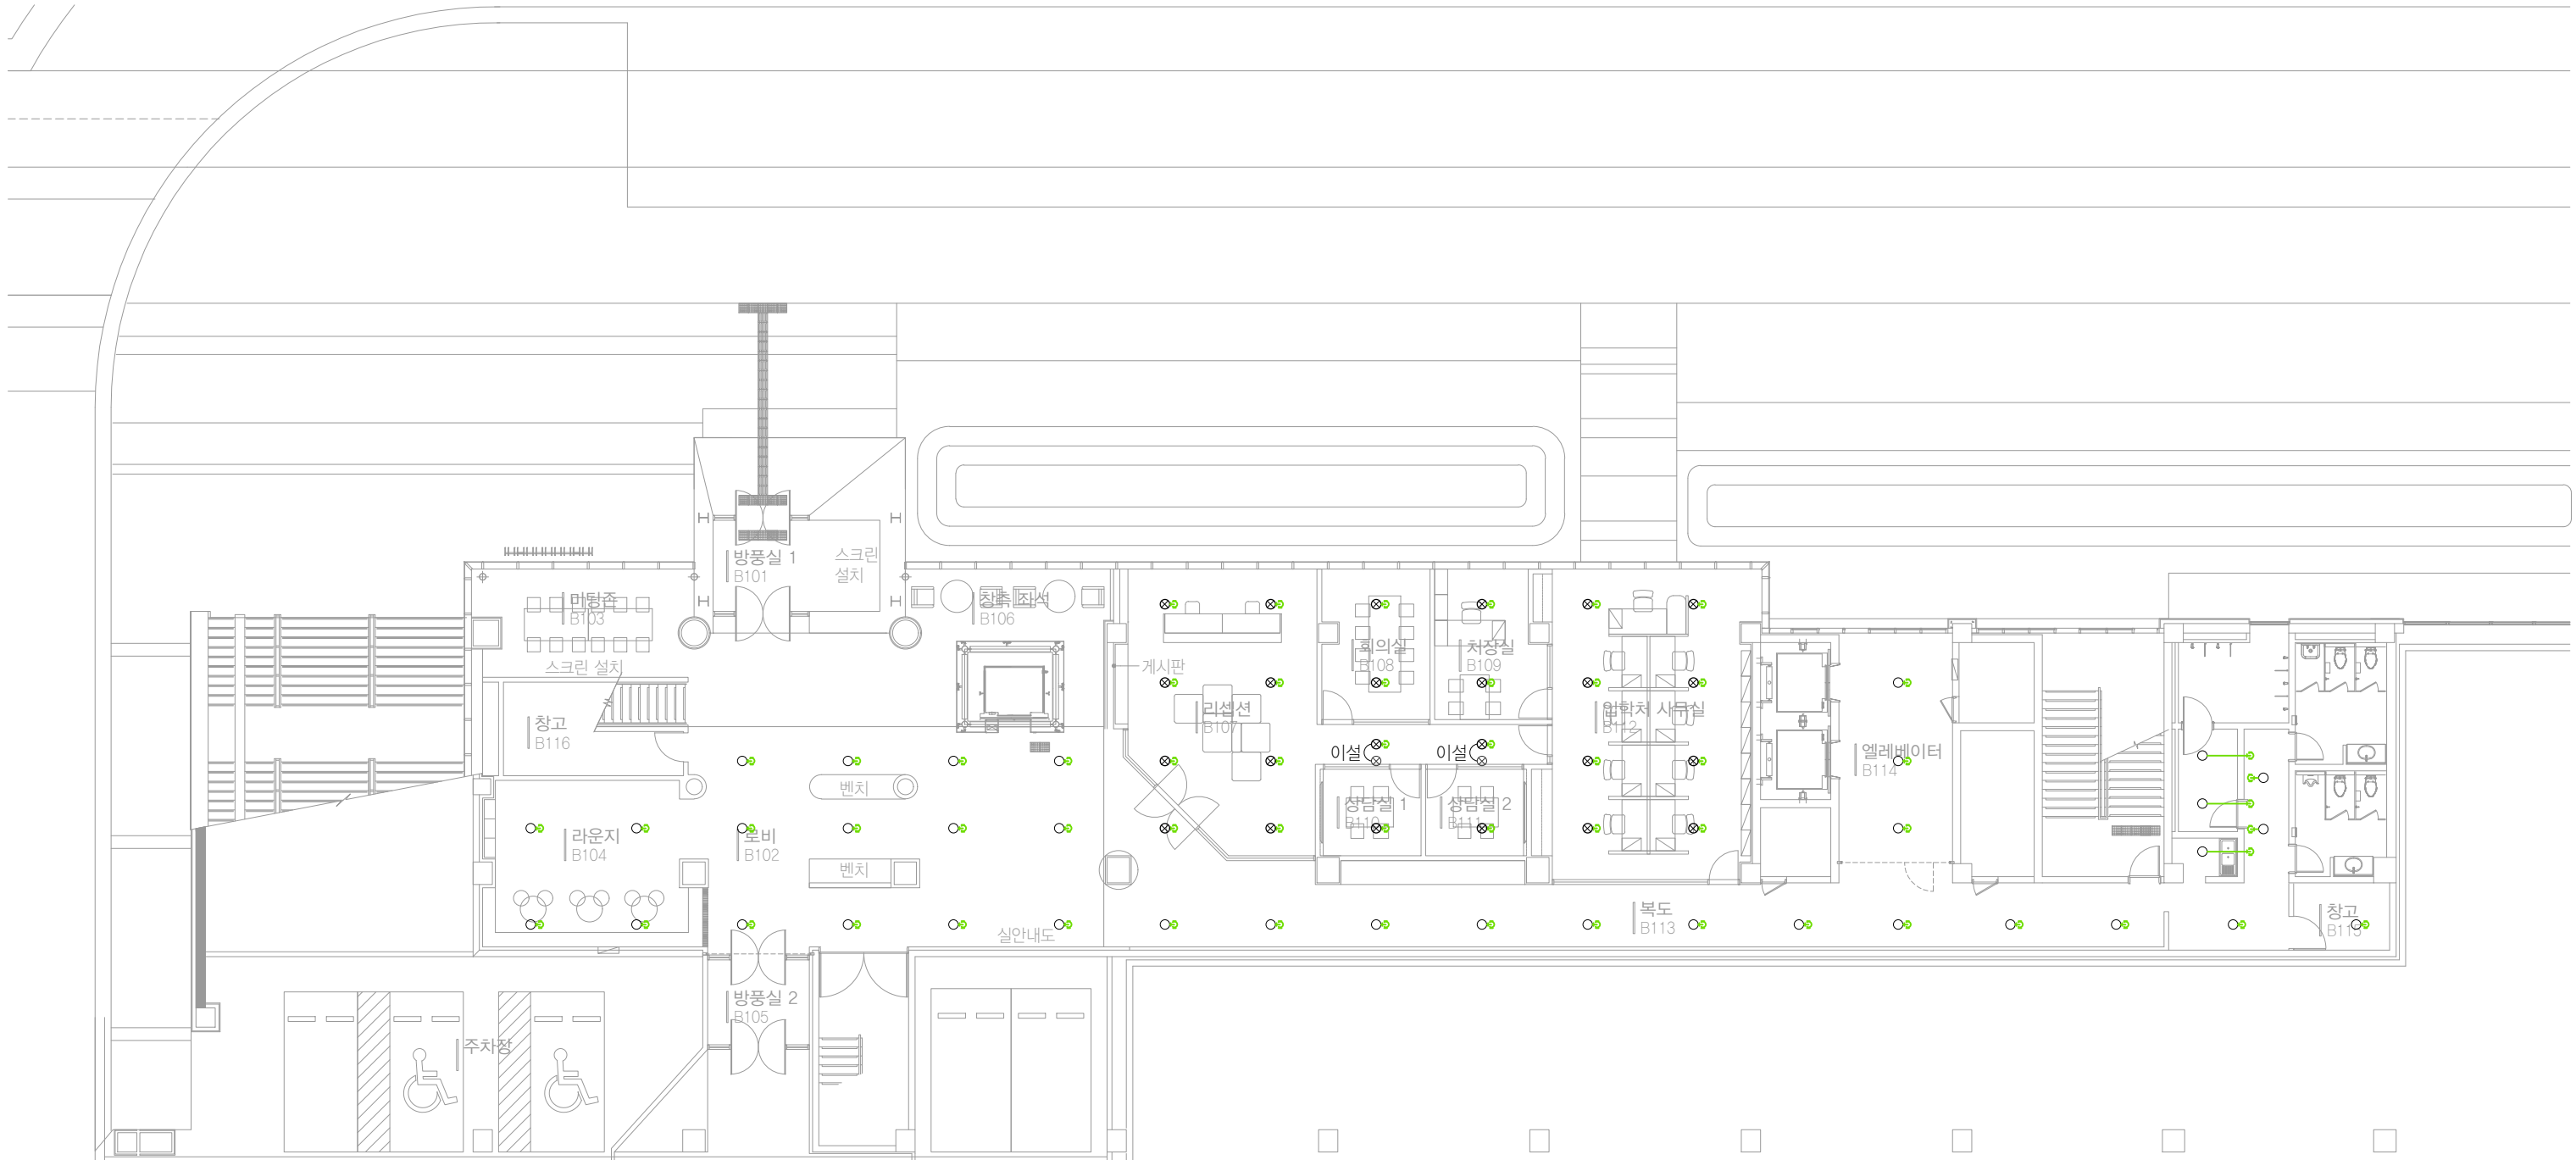

*** NOTE ***

- ↳ 리모델링으로 인한 스프링클러 헤드 탈부착 및 이설.
- ↳ 도면상 표기되지 않은 모든 소방시설물 기존.
- ↳ 이설 스프링클러 헤드는 후렉시블만 연장하여 이설할 것.
- ↳ 모든 스프링클러 헤드 헤드커버(링)은 철거 후 교체.

	스프링클러 헤드(천정마감)	수량	설치층	탈부착 : 36
	72°x15A 하향식	36	1층	
	스프링클러 헤드(천정마감)	수량	설치층	탈부착 : 22 이설 : 2
	72°x15A 상하향식	24	1층	

지하1층 소화배관설비 평면도(변경후)
축척 : 1 / 200



PROJECT TITLE
SUNY KOREA B1F 환경개선사업

인천광역시 연수구 송도문화로 119-2
한국뉴욕주립대학교

DRAWING TITLE
지하1층 소화배관설비 평면도(변경후)

DRAWING NO. MF-103
CONSULTANT CONSULTANTNAME

APPROVED BY SC
DRAWN BY GC


SCALE A3=1:200
DATE 2026.06

콜라브웍스건축사사무소+정파트너스 아키텍츠

NOTES

(주) 콜라브웍스건축사사무소

Office 02.2135.2423
Mail info@collab-works.com

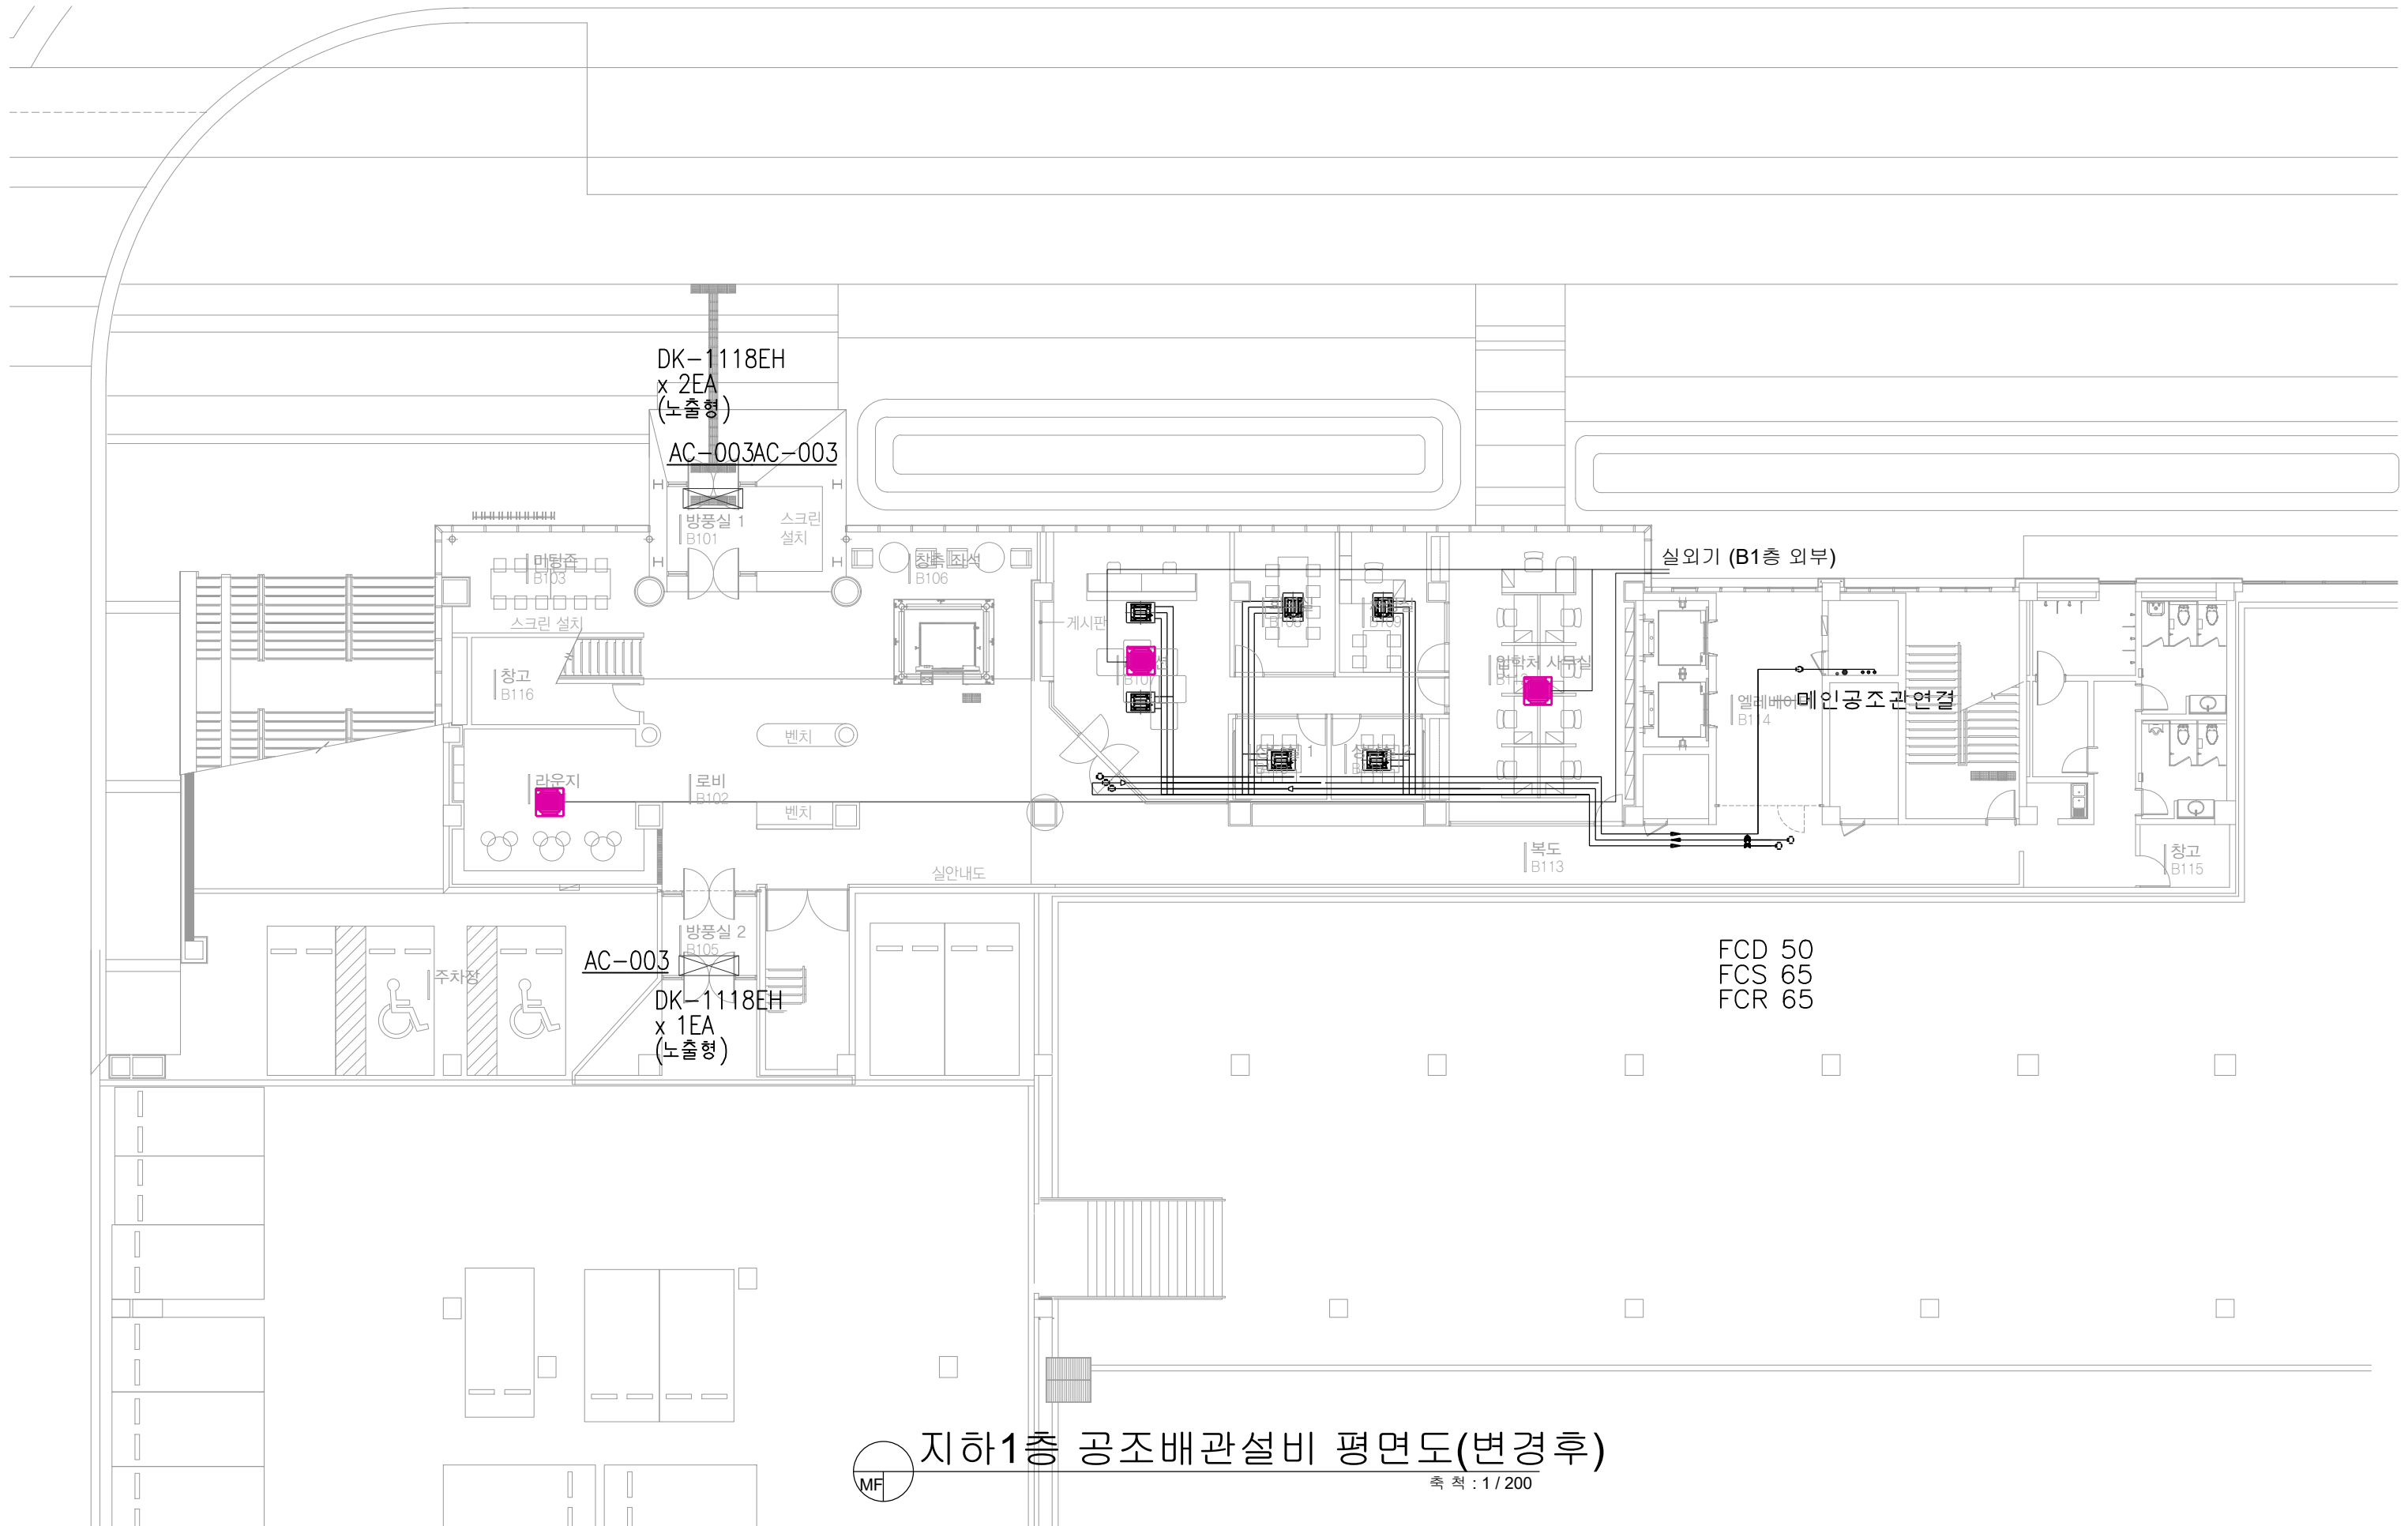

FCD 50
FCS 65
FCR 65

지하1층 공조배관설비 평면도(변경후) 축척 : 1 / 200



PROJECT TITLE
SUNY KOREA B1F 환경개선사업
인천광역시 연수구 송도문화로 119-2
한국뉴욕주립대학교

DRAWING TITLE
지하1층 공조배관설비 평면도(변경후)
DRAWING NO. MF-104
CONSULTANT CONSULTANTNAME

APPROVED BY SC
DRAWN BY GC
SCALE A3=1:200
DATE 2026.06

콜라브웍스건축사사무소+정파트너스 아키텍츠
NOTES
-
-

(주) 콜라브웍스건축사사무소
Office 02.2135.2423
Mail info@collab-works.com